


PŮDORYS 1.PP - CVIČNÁ KUCHYŇKA

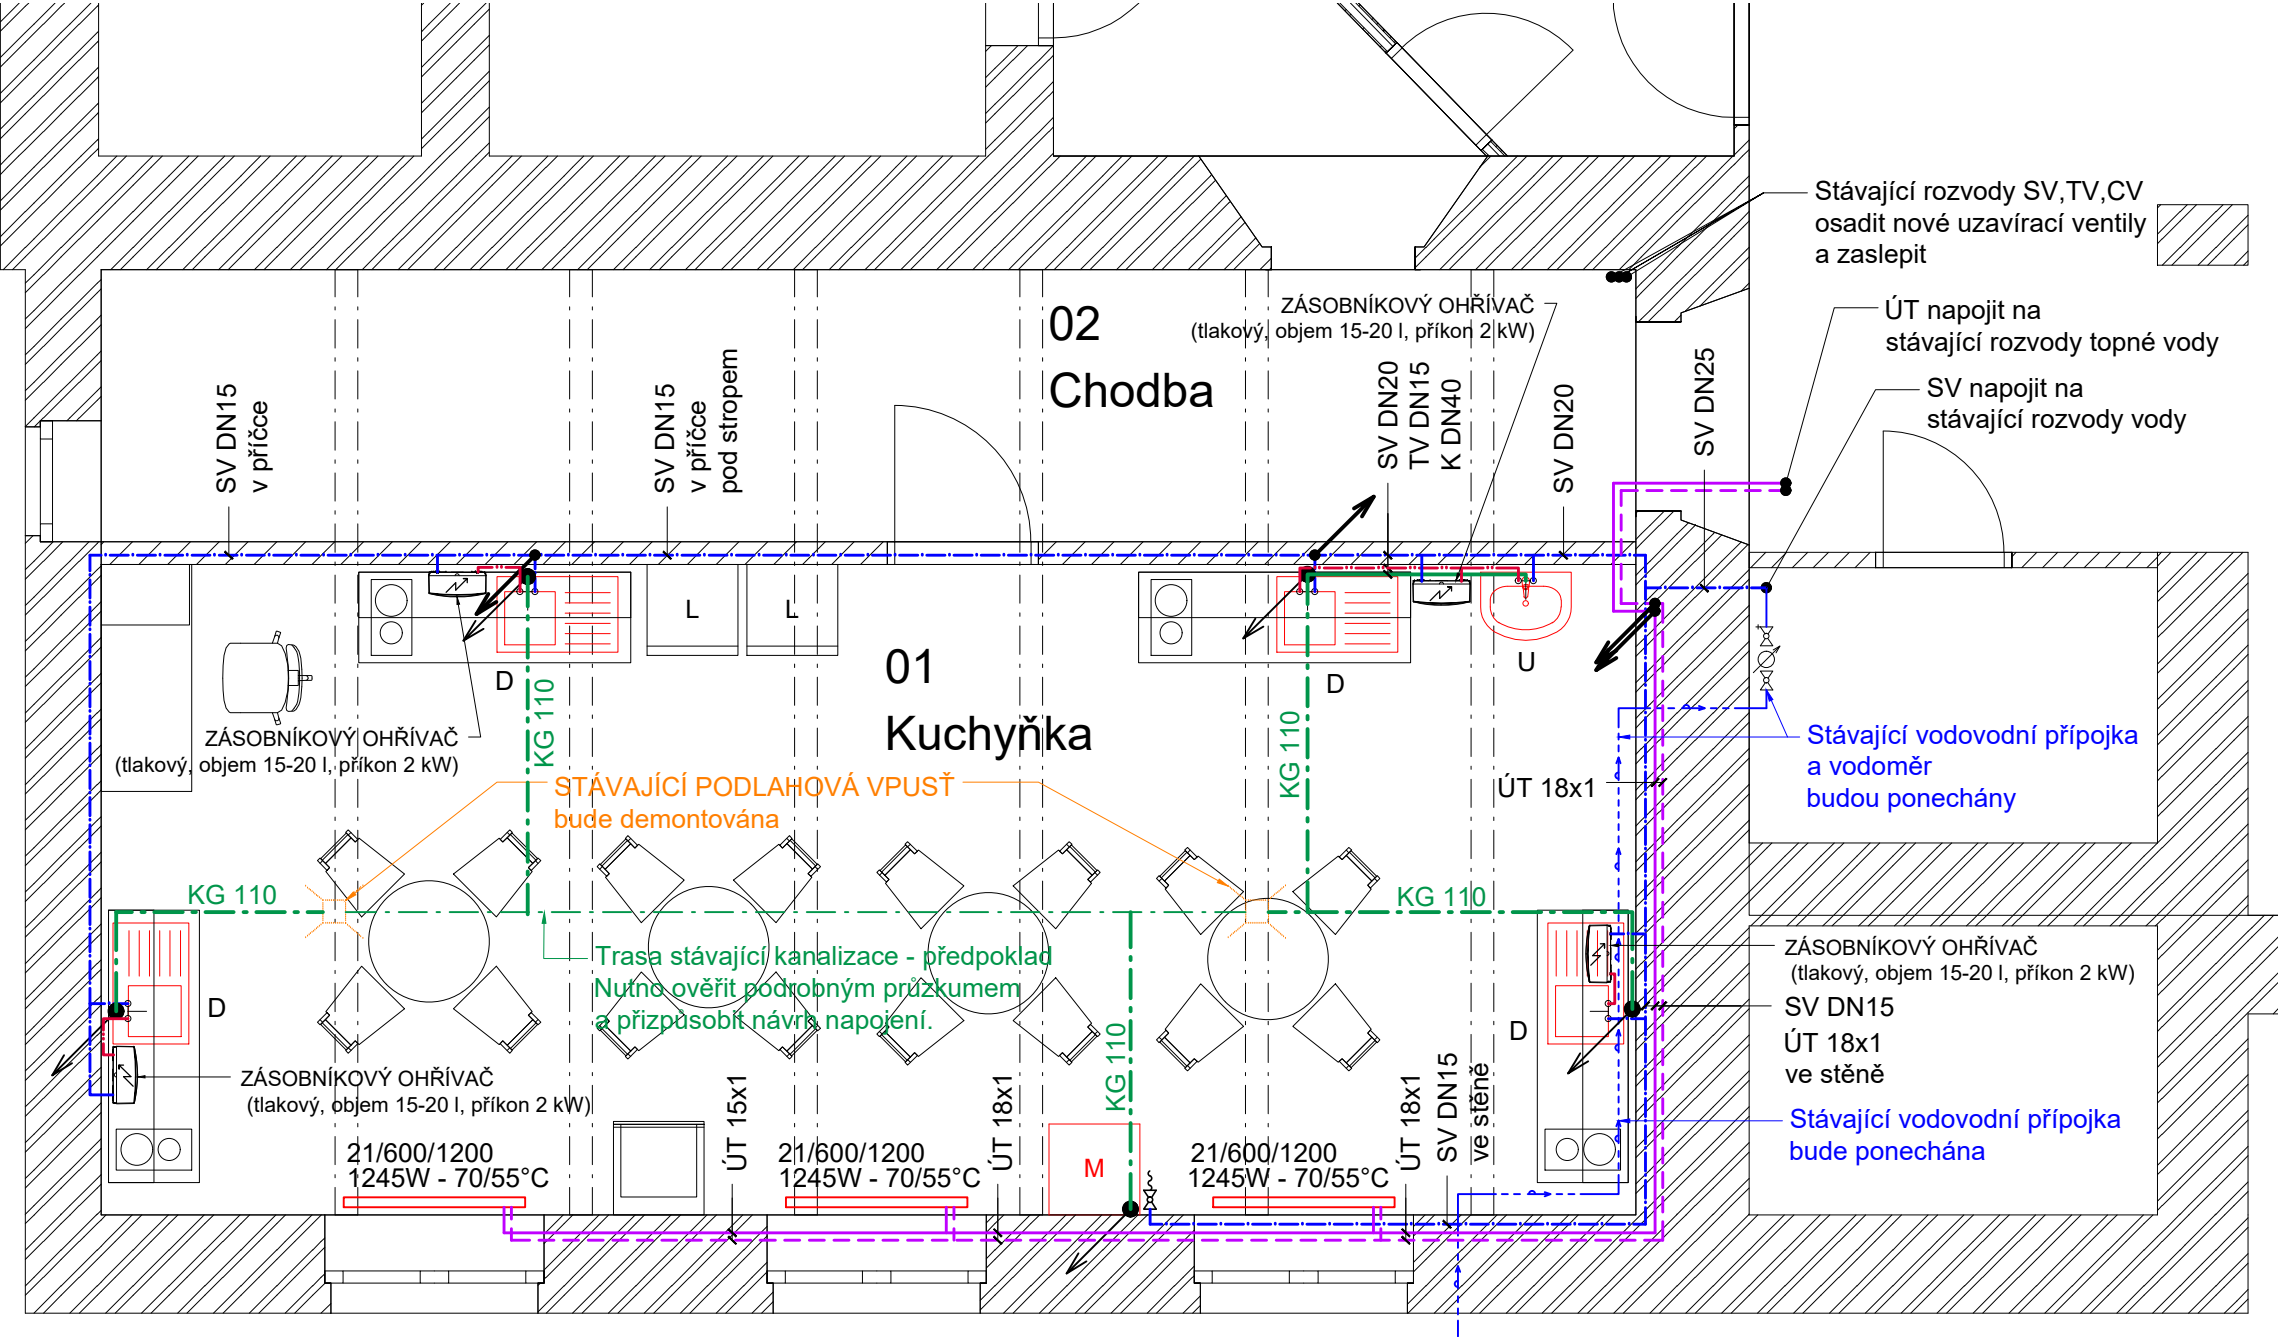

LEGENDA

ZNAČKA	OZN.	POPIS
— · —	SV	STUDENÁ PITNÁ VODA PP - R
— · · —	TV	TEPLÁ VODA PP - R
— — —	K	KANALIZAČNÍ POTRUBÍ PP - HT
- - - - -	K	KANALIZAČNÍ POTRUBÍ PVC KG
- - - - -	K	POTRUBÍ VYTÁPĚNÍ OCEL
.....		BOURANÉ ZAŘÍZOVACÍ PŘEDMĚTY
— — —		NOVÉ ZAŘÍZOVACÍ PŘEDMĚTY


ZAŘÍZOVACÍ PŘEDMĚTY

- U UMYVADLO + BATERIE NA SV,TV
- D DŘEZ + BATERIE NA SV,TV
- M MYČKA + VÝTOKOVÝ VENTIL NA SV

OTOPNÉ TĚLESO DESKOVÉ S TERMOSTATICKOU HLAVICÍ

21/600/1200 TYP - HL. 66mm/V. 600mm/DL. 1200mm
1245W - 70/55°C VÝKON (W) - TEPLOTNÍ SPÁD t1/t2 (°C)

PŮDORYS 1.PP - DÍLNY

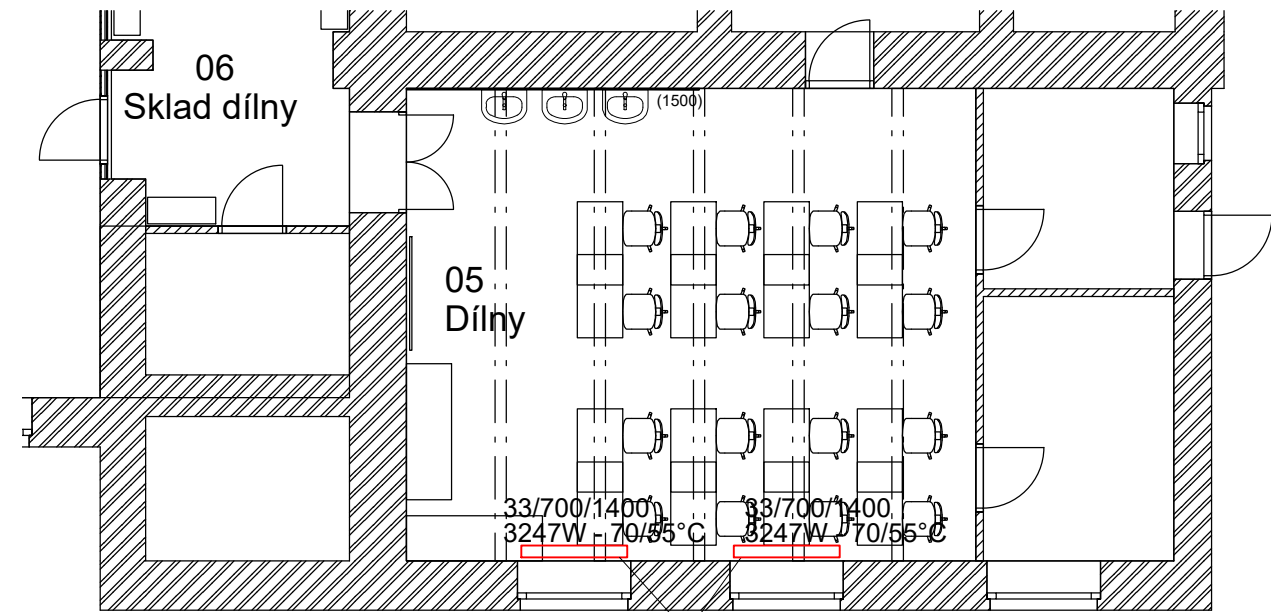

POZNÁMKY

TEPLOTNÍ SPÁD T1/T2 TOPNÉ VODY JE NUTNO OVĚŘIT.
V PŘÍPADĚ ROZDÍLNÉHO TEPLOTNÍHO SPÁDU NEŽ JE UVEDEN, JE TŘEBA OTOPNÁ TĚLESA VOLIT S OHLEDEM NA ZJIŠTĚNÝ TEPLOTNÍ SPÁD, ABY BYL ZARUČEN PŘIBLIŽNÝ ODPOVÍDAJÍCÍ VÝKON TĚLESŮM V PROJEKTU.

DOJDE K DEMONTÁŽI LITINOVÝCH RADIÁTORŮ.
NOVÁ DESKOVÁ TĚLESA BUDOU OPATŘENY REGULAČNÍM ŠROUBENÍM
A TERMOSTATICKÝM VENTILEM S TERMOSTATICKOU HLAVICÍ.

Zodpovědný projektant	Ing. Vladimír Hořelka	KAPEGO PROJEKT S.R.O.			
Vypracoval	Ing. Jolanta Sabelová				
Investor:	Statutární město Ostrava, městský obvod Slezská Ostrava Těšínská 138/35, 710 16 Ostrava-Slezská Ostrava				28. října 1142/168, Mariánské Hory, 709 00 Ostrava IČ: 29395933 tel. 725 528 887 info@kapegopro.cz
Název:	Modernizace učeben ZŠ Slezská Ostrava II (PD, AD, IČ)				Formát A3 Datum leden 2022
Část:	ZŠ Škrobálková - Cvičná kuchyňka				Měřítko 1:50,1:100 Stupeň PD DPS
Místo:	Škrobálkova 300/51, 718 00 Slezská Ostrava-Kunčičky				Číslo výkresu
Název výkresu:	Vodovod a kanalizace - Půdorys 1.PP - Cvičná kuchyňka a dílny				D.1.4.1