



BUDOVA "A"

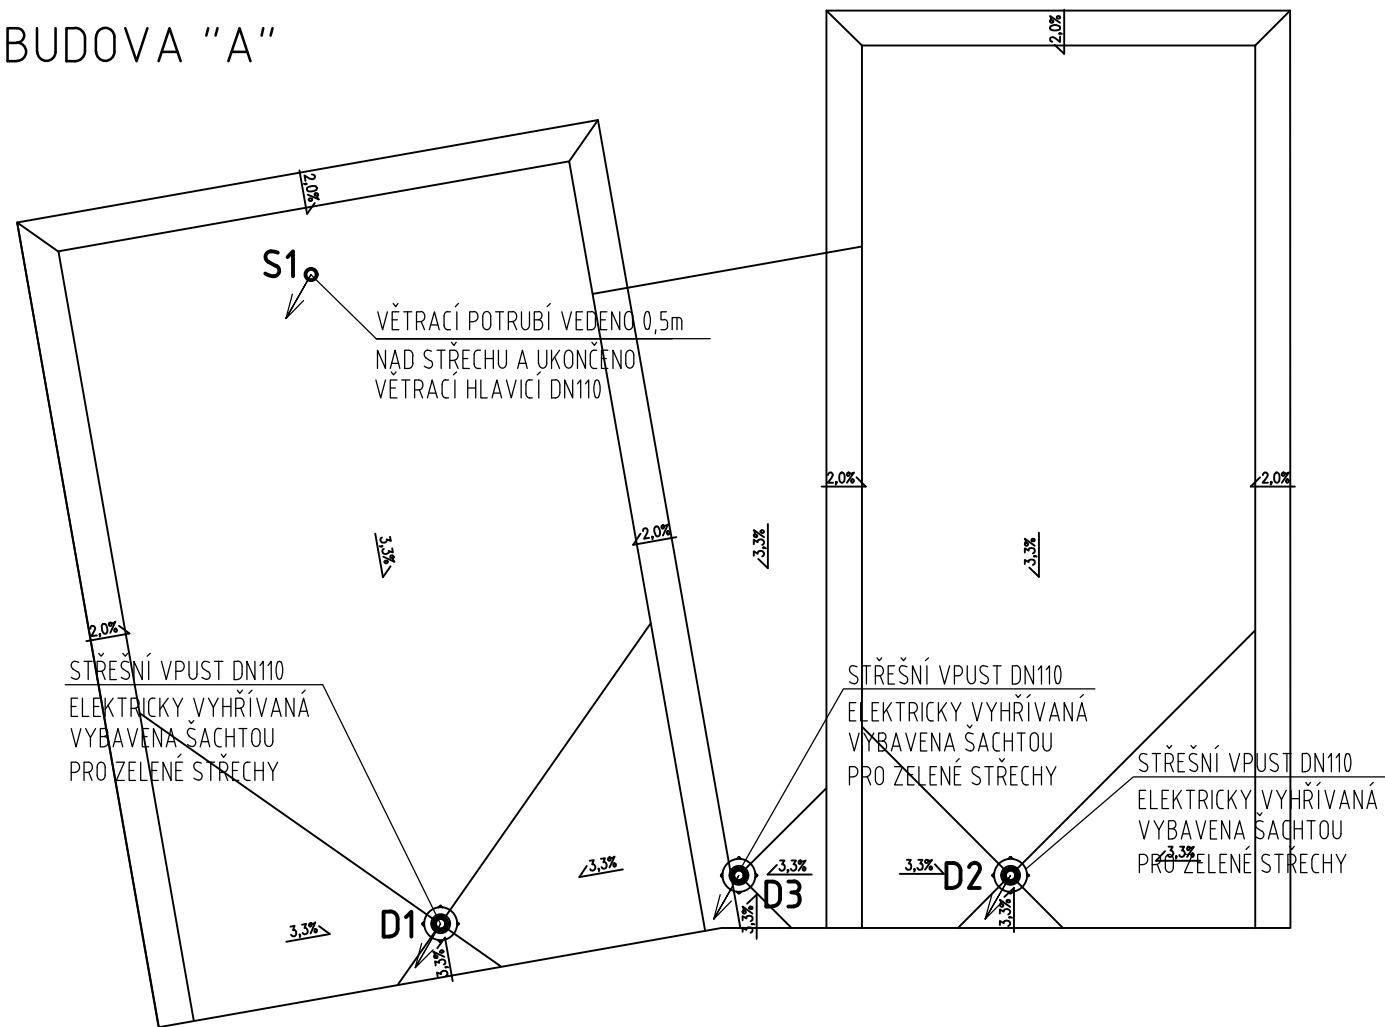

BUDOVA "B"

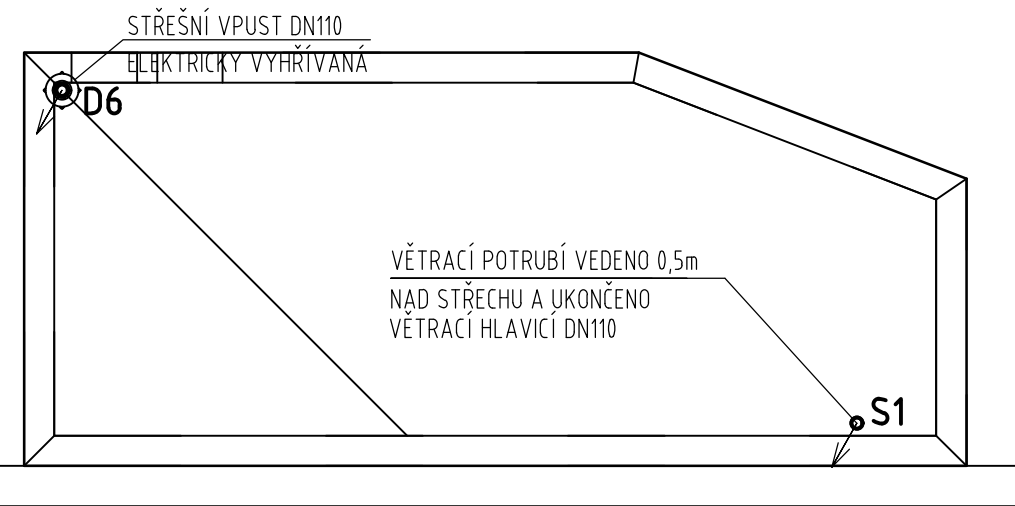

LEGENDA

- SPLAŠKOVÁ KANALIZACE (PP - HT SYSTÉM, PP - KG SYSTÉM)
———— DEŠŤOVÁ KANALIZACE (PP - HT SYSTÉM, PP - KG SYSTÉM)

Autorizoval: Martin Kopecký
Vypracoval: Martin Kopecký

INVESTOR: **Dopravní podnik Ostrava a.s.; Poděbradova494/2, Ostrava**
Zastoupena: Ing. Martinem Chovancem

STAVBA:
**Výstavba budovy zázemí pro řidiče a veřejných
toalet - Dubina smyčka**
MÍSTO STAVBY:
k.ú. Dubina u ostravy (798894), parc. č.110/129

ČÁST: ZDRAVOTNĚ TECHNICKÉ INSTALACE
NÁZEV VÝKRESU
PŮDORYS STŘECH OBJEKTŮ A a B - KANALIZACE

TZB PROJEKT KOPECKÝ s.r.o.
IČO:17128048, DIČ: CZ17128048
Lidická 700/19, Veveří, 602 00 Brno
tel.+420 603 544 735
e-mail:projekce@tzb-projekt-kopeccky.cz

FORMÁT A3
DATUM 05/2024
STUPEŇ DSP+DPS
OBJEKT

MĚŘÍTKO

1:75

Č. VÝKRESU

017

SADA 1 2 3 4 5 6 7 8