


## LEGENDA ZAŘÍZENÍ VZT :

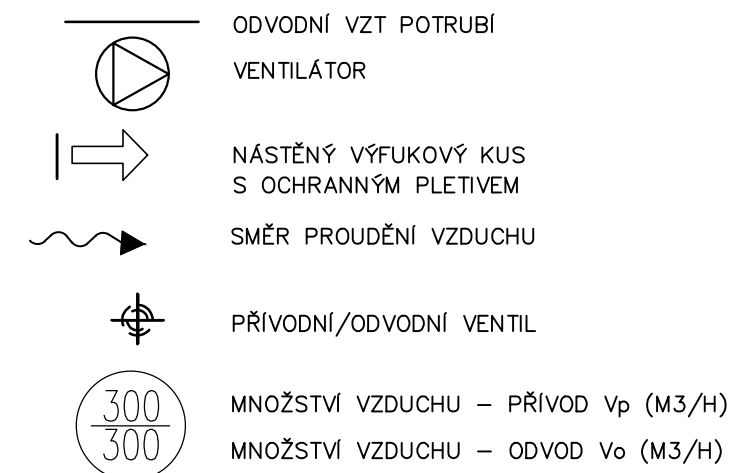

Autorizoval:  
Ing. Jan Nečada

Vypracoval:  
Martin Kopecký

INVESTOR: **Dopravní podnik Ostrava a.s.; Poděbradova494/2, Ostrava**  
**Zastoupena: Ing. Martinem Chovancem**

STAVBA:

**Výstavba budovy zázemí pro řidiče a veřejných  
toalet - Dubina smyčka**

MÍSTO STAVBY:

**k.ú. Dubina u ostravy (798894), parc. č.110/129**

ČÁST: VZDUCHOTECHNIKA

NÁZEV VÝKRESU

**PŮDORYS STŘECHY - OBJEKT B**

TZB PROJEKT KOPECKÝ s.r.o.  
IČO:17128048, DIČ: CZ17128048  
Lidická 700/19, Veveří, 602 00 Brno  
tel.+420 603 544 735  
e-mail:projekce@tzb-projekt-kopeccky.cz

FORMÁT A3  
DATUM 05/2024  
STUPEŇ DSP+DPS  
OBJEKT

MĚŘÍTKO

**1:50**

Č. VÝKRESU

**005**

SADA 1 2 3 4 5 6 7 8