




BEZBARIÉROVÉ ŘEŠENÍ  
V MÍSTĚ ZPOMALOVACÍ PRAHU  
PŮDORYS M 1:50

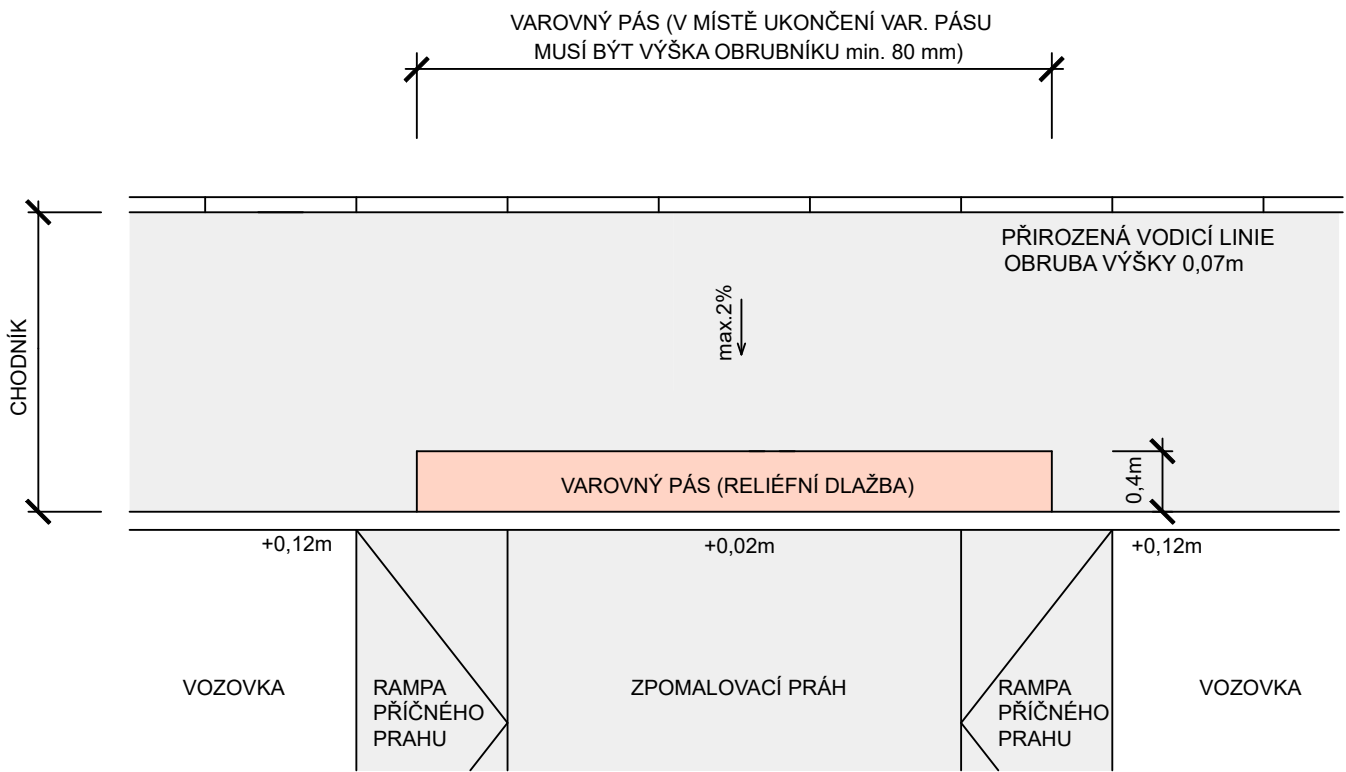


BEZBARIÉROVÉ ŘEŠENÍ SNÍŽENÉ OBRUBY  
UKONČENÍ CHODNÍKU  
PŮDORYS M 1:50

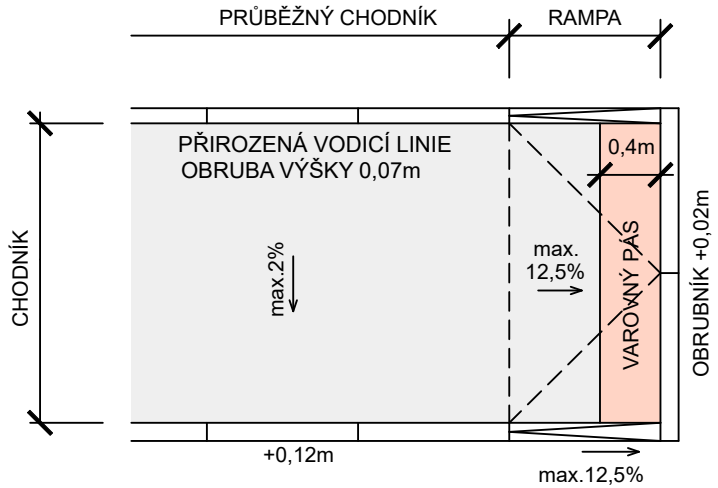


BEZBARIÉROVÉ ŘEŠENÍ SNÍŽENÉ OBRUBY  
SJEZD K NEMOVITOSTI  
PŮDORYS M 1:50

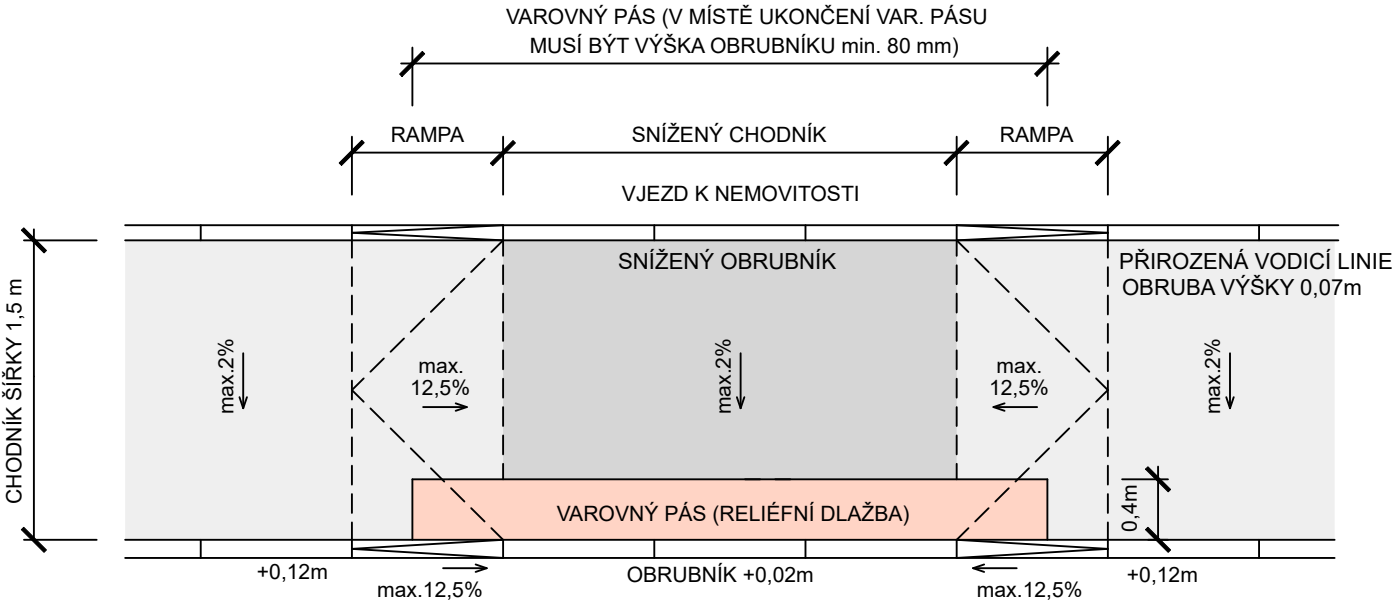

DETAIL SNÍŽENÉ OBRUBY  
M 1:50

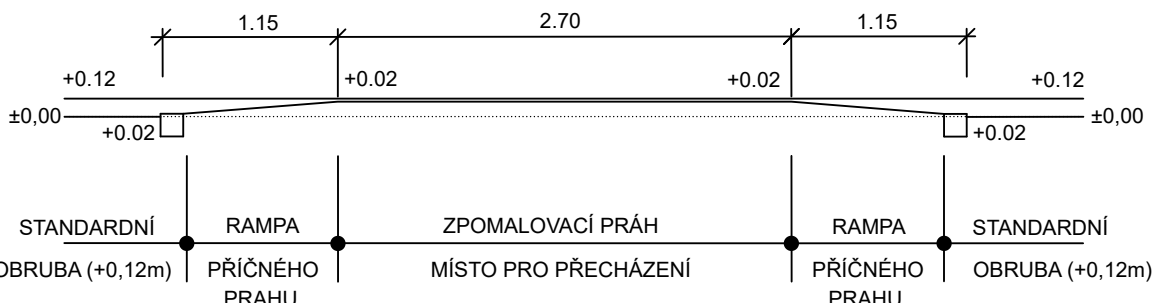


PODÉLNÝ ŘEZ CHODNÍKEM - VSTUP DO VOZOVKY

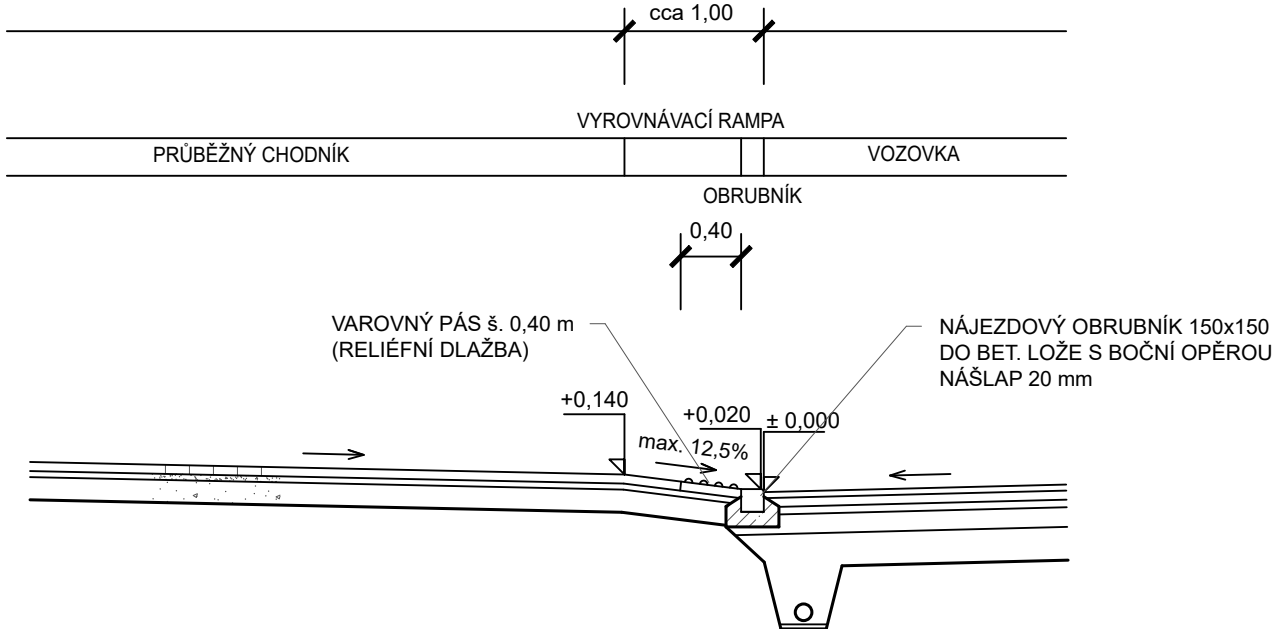

POZNÁMKA: VÝŠKOVÉ ROZDÍLY MEZI SNÍŽENÝMI A PRŮBĚŽNÝMI OBRUBNÍKY  
BUDOU VYROVNÁNY PŘECHODOVÝMI OBRUBNÍKY

DETAIL SNÍŽENÉ OBRUBY  
M 1:50

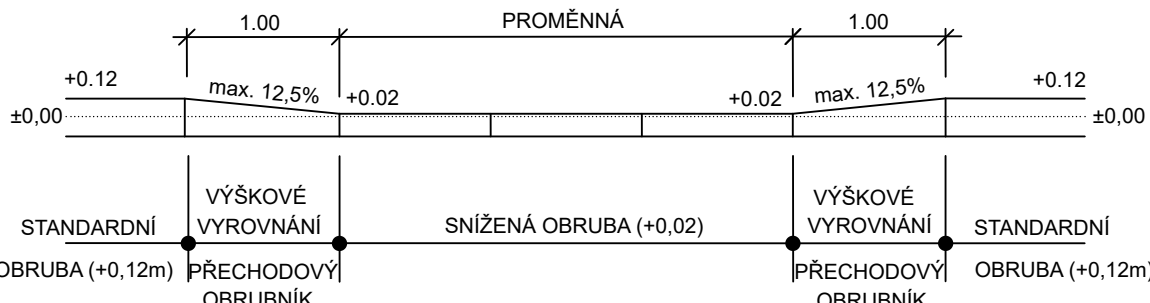

POZNÁMKA: VÝŠKOVÉ ROZDÍLY MEZI SNÍŽENÝMI A PRŮBĚŽNÝMI OBRUBNÍKY  
BUDOU VYROVNÁNY PŘECHODOVÝMI OBRUBNÍKY

DOKUMENTACE DUR+DSP				PROJEKTANT	
ZODPOV. PROJEKTANT	HP	VYPRACOVAL	KONTROLOVAL	 Ing. Vítězslav Pruša mobil: 724 950 623 email: prusa@aqu-ing.cz	
ING. JIRÍ HRNČÍŘ	ING. VITĚZSLAV PRUŠA	ING. JIRÍ HRNČÍŘ	ING. VITĚZSLAV PRUŠA		
MÍSTO STAVBY:	k.ú. SLAVIKOVICE (750212)			mob. 724 950 623	
KRAJ:	VYSOČINA			email: prusa@aqu-ing.cz	
OBJEDNATEL:	Obec Slavkovice, Slavkovice 7, 675 31 Slavkovice, IČO				
NÁZEV STAVBY:	KOMUNIKACE A TECHNICKÁ INFRASTRUKTURA Slavkovice, lokalita Nad Mlýnem			DATUM leden 2023	
NÁZEV OBJEKTU:	SO-01 KOMUNIKACE			FORMÁT 4 x A4	
NÁZEV OBJEKTU:	BEZBARIÉROVÉ ŘEŠENÍ			ČÍSLO ZNAČKY 03/08/2022	
				MĚŘÍTKO 1:50	
				ČÍSLO PARÉ: ČÍSLO VÝKRESU: 06	