


 



























LEGENDA ZNAČEK

- RDs 42U
- DATOVÝ RACK ROZVADĚČ, 18U, 600x600, NÁSTĚNNÝ
- DATOVÝ ZÁSUVKA 2xRJ45 Cat.6A
- WIFI ACCESS POINT
- ÚSTŘEDNA SYSTÉMU PZTS
- POMOCNÝ NAPÁJECÍ ZDROJ SBĚRNICE
- SBĚNICOVÝ MODUL, KONCENTRÁTOR
- OVLÁDACÍ LCD KLÁVESNICE
- AUTOMATICKÝ KOMBINOVANÝ HLÁSIČ POŽÁRU (KOUŘOVÝ+TEPLOTNÍ) – V REŽIMU KOUŘOVÝ
- AUTOMATICKÝ KOMBINOVANÝ HLÁSIČ POŽÁRU (KOUŘOVÝ+TEPLOTNÍ) – V REŽIMU TEPLOTNÍ
- PIR DETEKTOR POHYBU
- SYSTÉMOVÝ NAPÁJECÍ ZDROJ VIDEOTELEFONU
- ZVONKOVÉ VIDEO TABLO
- ÚČASTNICKÝ VIDEOTELEFON
- MANUÁLNÍ TLAČÍTKO PRO ODBLOKOVÁNÍ DVEŘNÍHO OTVÍRAČE
- ELEKTROMAGNETICKÝ DVEŘNÍ OTVÍRAČ
- SYSTÉMOVÝ NAPÁJECÍ ZDROJ SYSTÉMU EKV
- ŘÍDÍCÍ DVEŘNÍ JEDNOTKA
- MULTI FORMÁTOVÁ ČTEČKA ID KARET/ČIPŮ (125 kHz, 13,56 MHz)
- ELEKTROMECHANICKÝ ZÁMEK S PANIKOVOU FUNKCÍ, SAMOZAMYKACÍ
- SÍŤOVÉ ZÁZNAMOVÉ ZAŘÍZENÍ VDS
- IP KAMERA, 4 Mpix, 3–OSÉ NASTAVENÍ OBJEKTIVU
- PoE SWICH PRO PŘIPOJENÍ HODIN
- KONCOVÉ HODINY, DIGITÁLNÍ VE FORMÁTU HH:MM

LEGENDA ROZVODŮ

- PÁTEŘNÍ TRASA – DRÁTĚNÝ ŽLAB 100/50 NAD PODHLEDEM
- HLAVNÍ SDRUŽENÁ TRASA – DRÁTĚNÝ ŽBAL 50/50 NAD PODHLEDEM
- TRUBKOVÉ TRASY KE KONCOVÝM PRVKŮM
- ZEMNÍ VENKOVNÍ TRASA KE VSTUPNÍM BRANKÁM

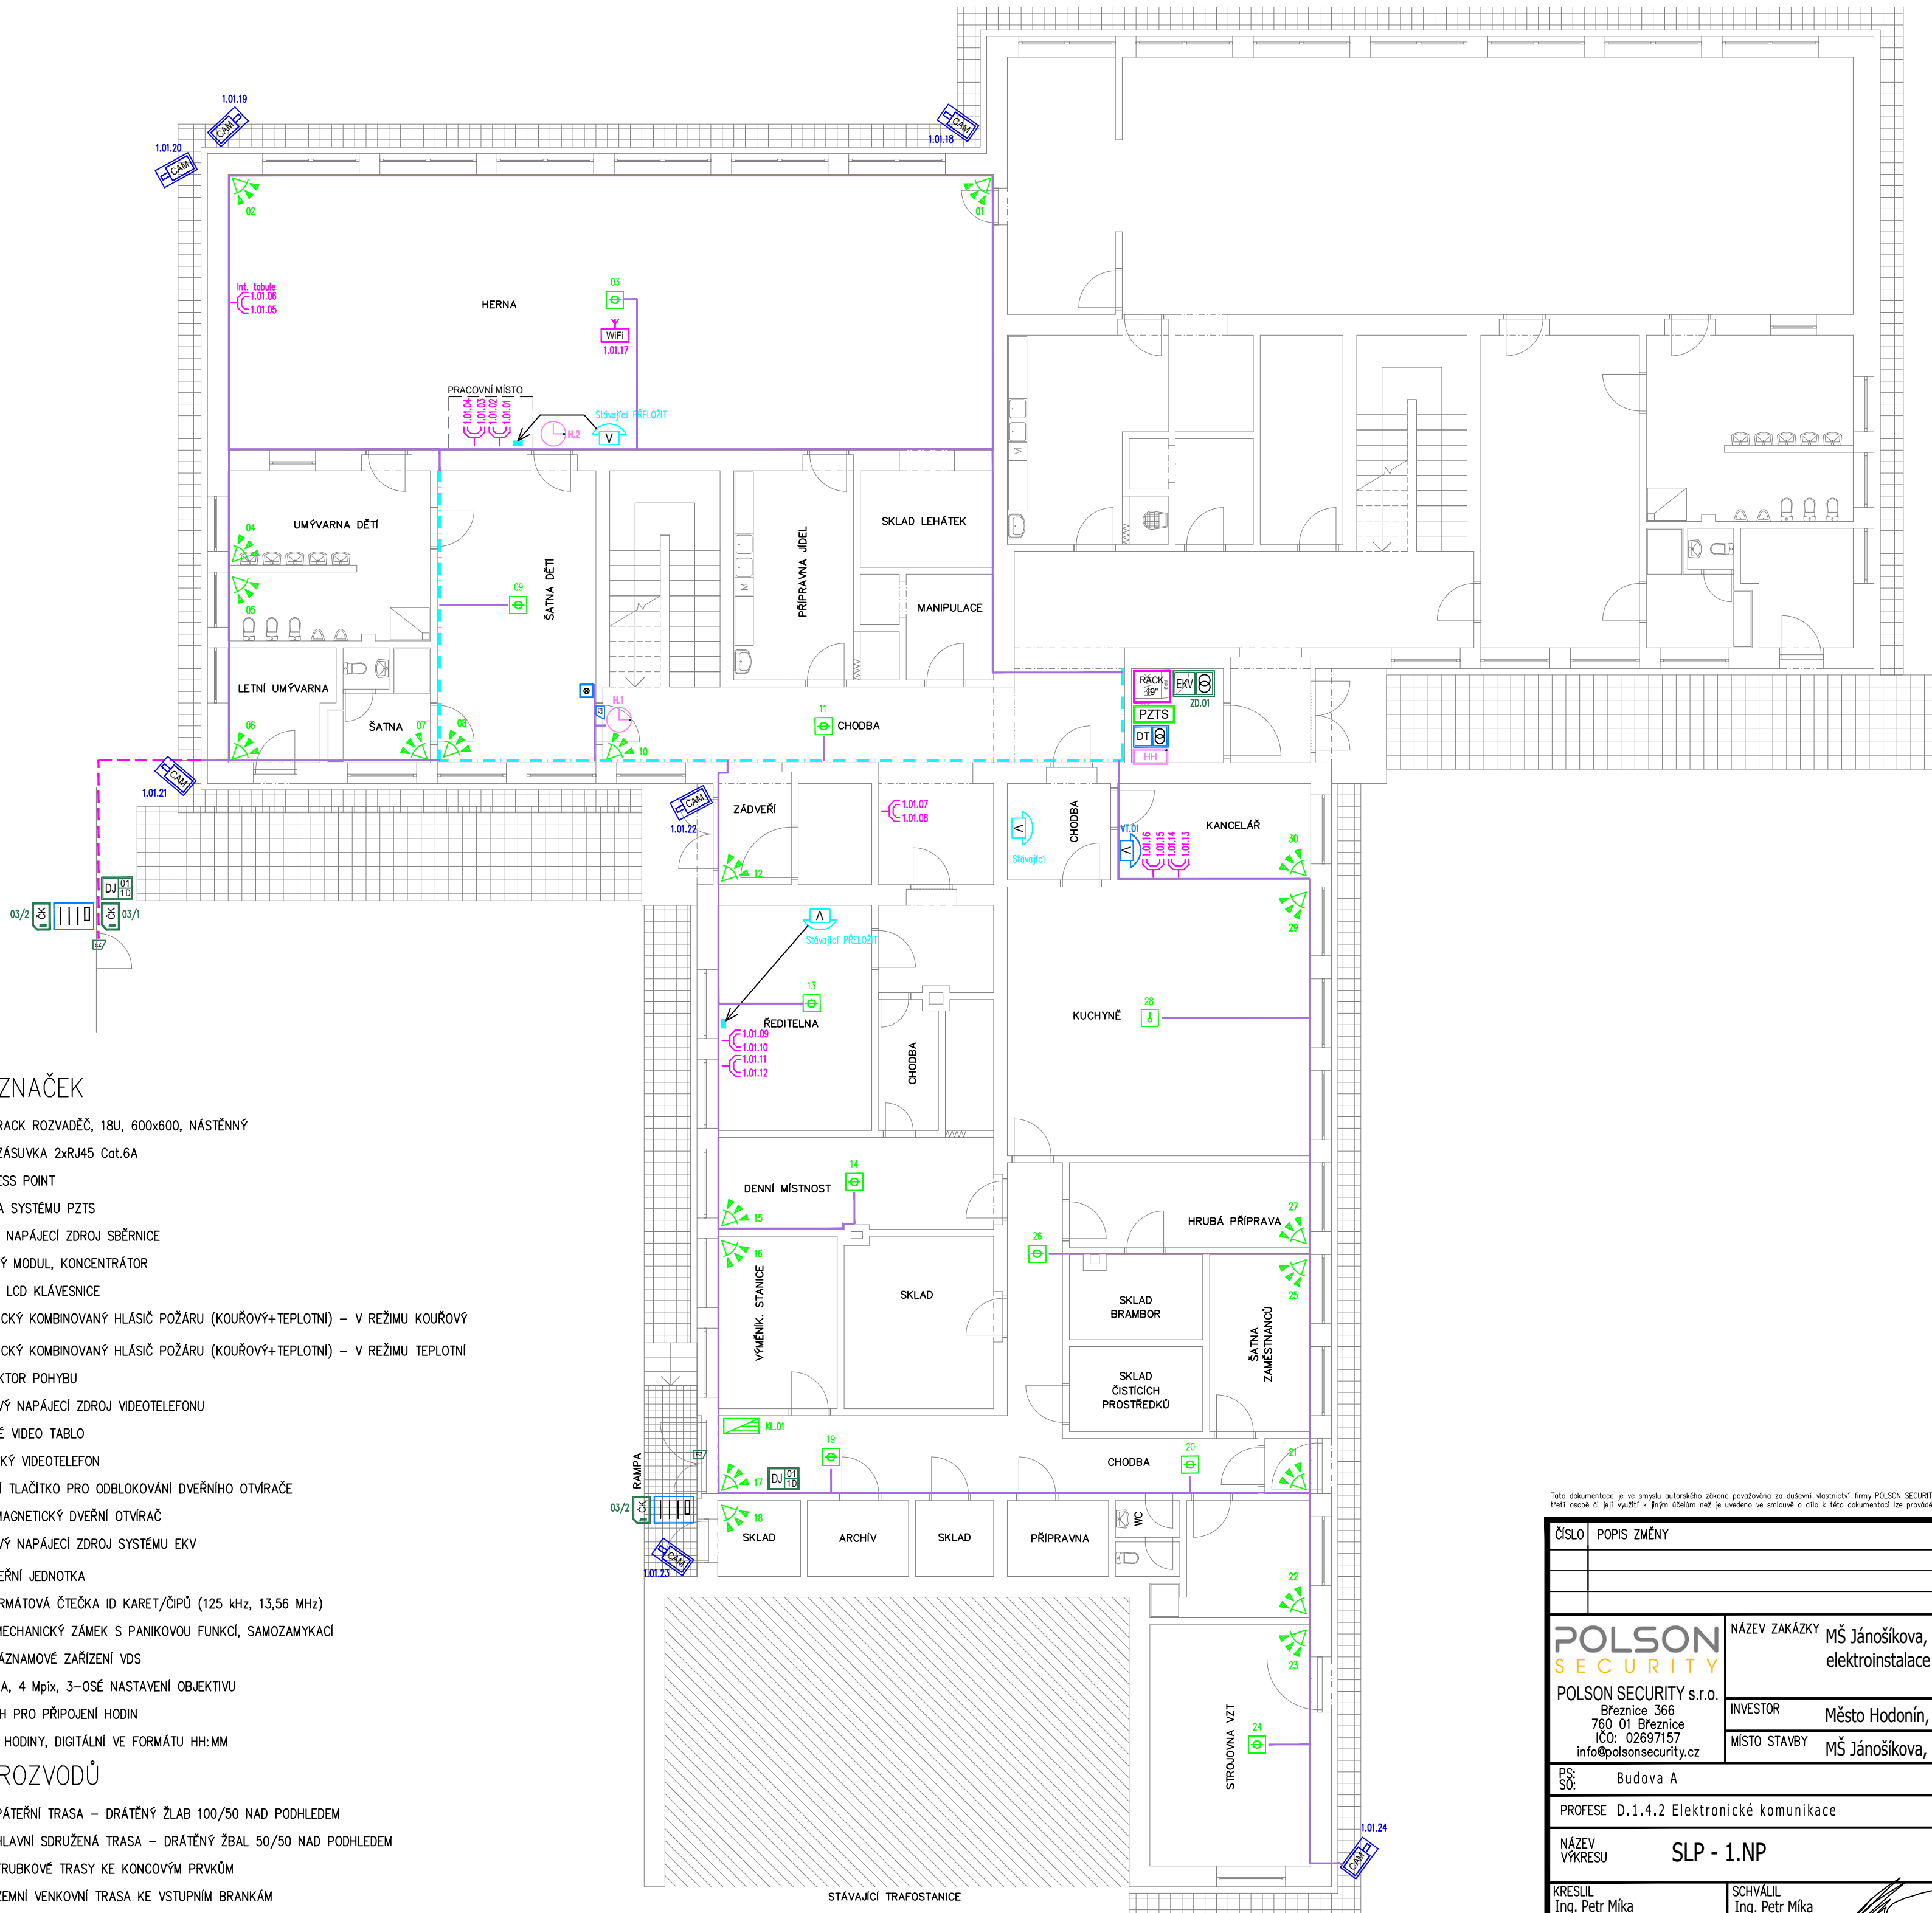

Tato dokumentace je ve smyslu autorského zákona považována za duševní vlastnictví firmy POLSON SECURITY s.r.o. Jakékoliv kopírování, poskytování této dokumentace třetí osobě či její využití k jiným účelům než je uvedeno ve smlouvě o dílo k této dokumentaci lze provádět pouze s předchozím souhlasem firmy POLSON SECURITY s.r.o.

ČÍSLO	POPIS ZMĚNY	PROVEDL	DATUM
POLSON SECURITY		NÁZEV ZAKÁZKY	MŠ Jánošíkova, Hodonín - rekonstrukce elektroinstalace - 2. etapa
POLSON SECURITY s.r.o. Březnice 366 760 01 Březnice IČO: 02697157 info@polsonsecurity.cz		INVESTOR	Město Hodonín, Masarykovo nam. 1, 695 35 Hodonín
		MÍSTO STAVBY	MŠ Jánošíkova, Hodonín
PS: S0: Budova A		Autorizace	
PROFESE D.1.4.2 Elektronické komunikace		STUPEŇ DPS	ZAKÁZKA Č. PS 446/2025
NÁZEV VÝKRESU SLP - 1.NP		MĚŘÍTKO 1:100	FORMÁT 594x440
KRESLIL Ing. Petr Míka		SCHVÁLIL Ing. Petr Míka	ČÍSLO VÝKRESU D.1.4.2-02
		DATUM 12/2025	