


S3Z-3.NP

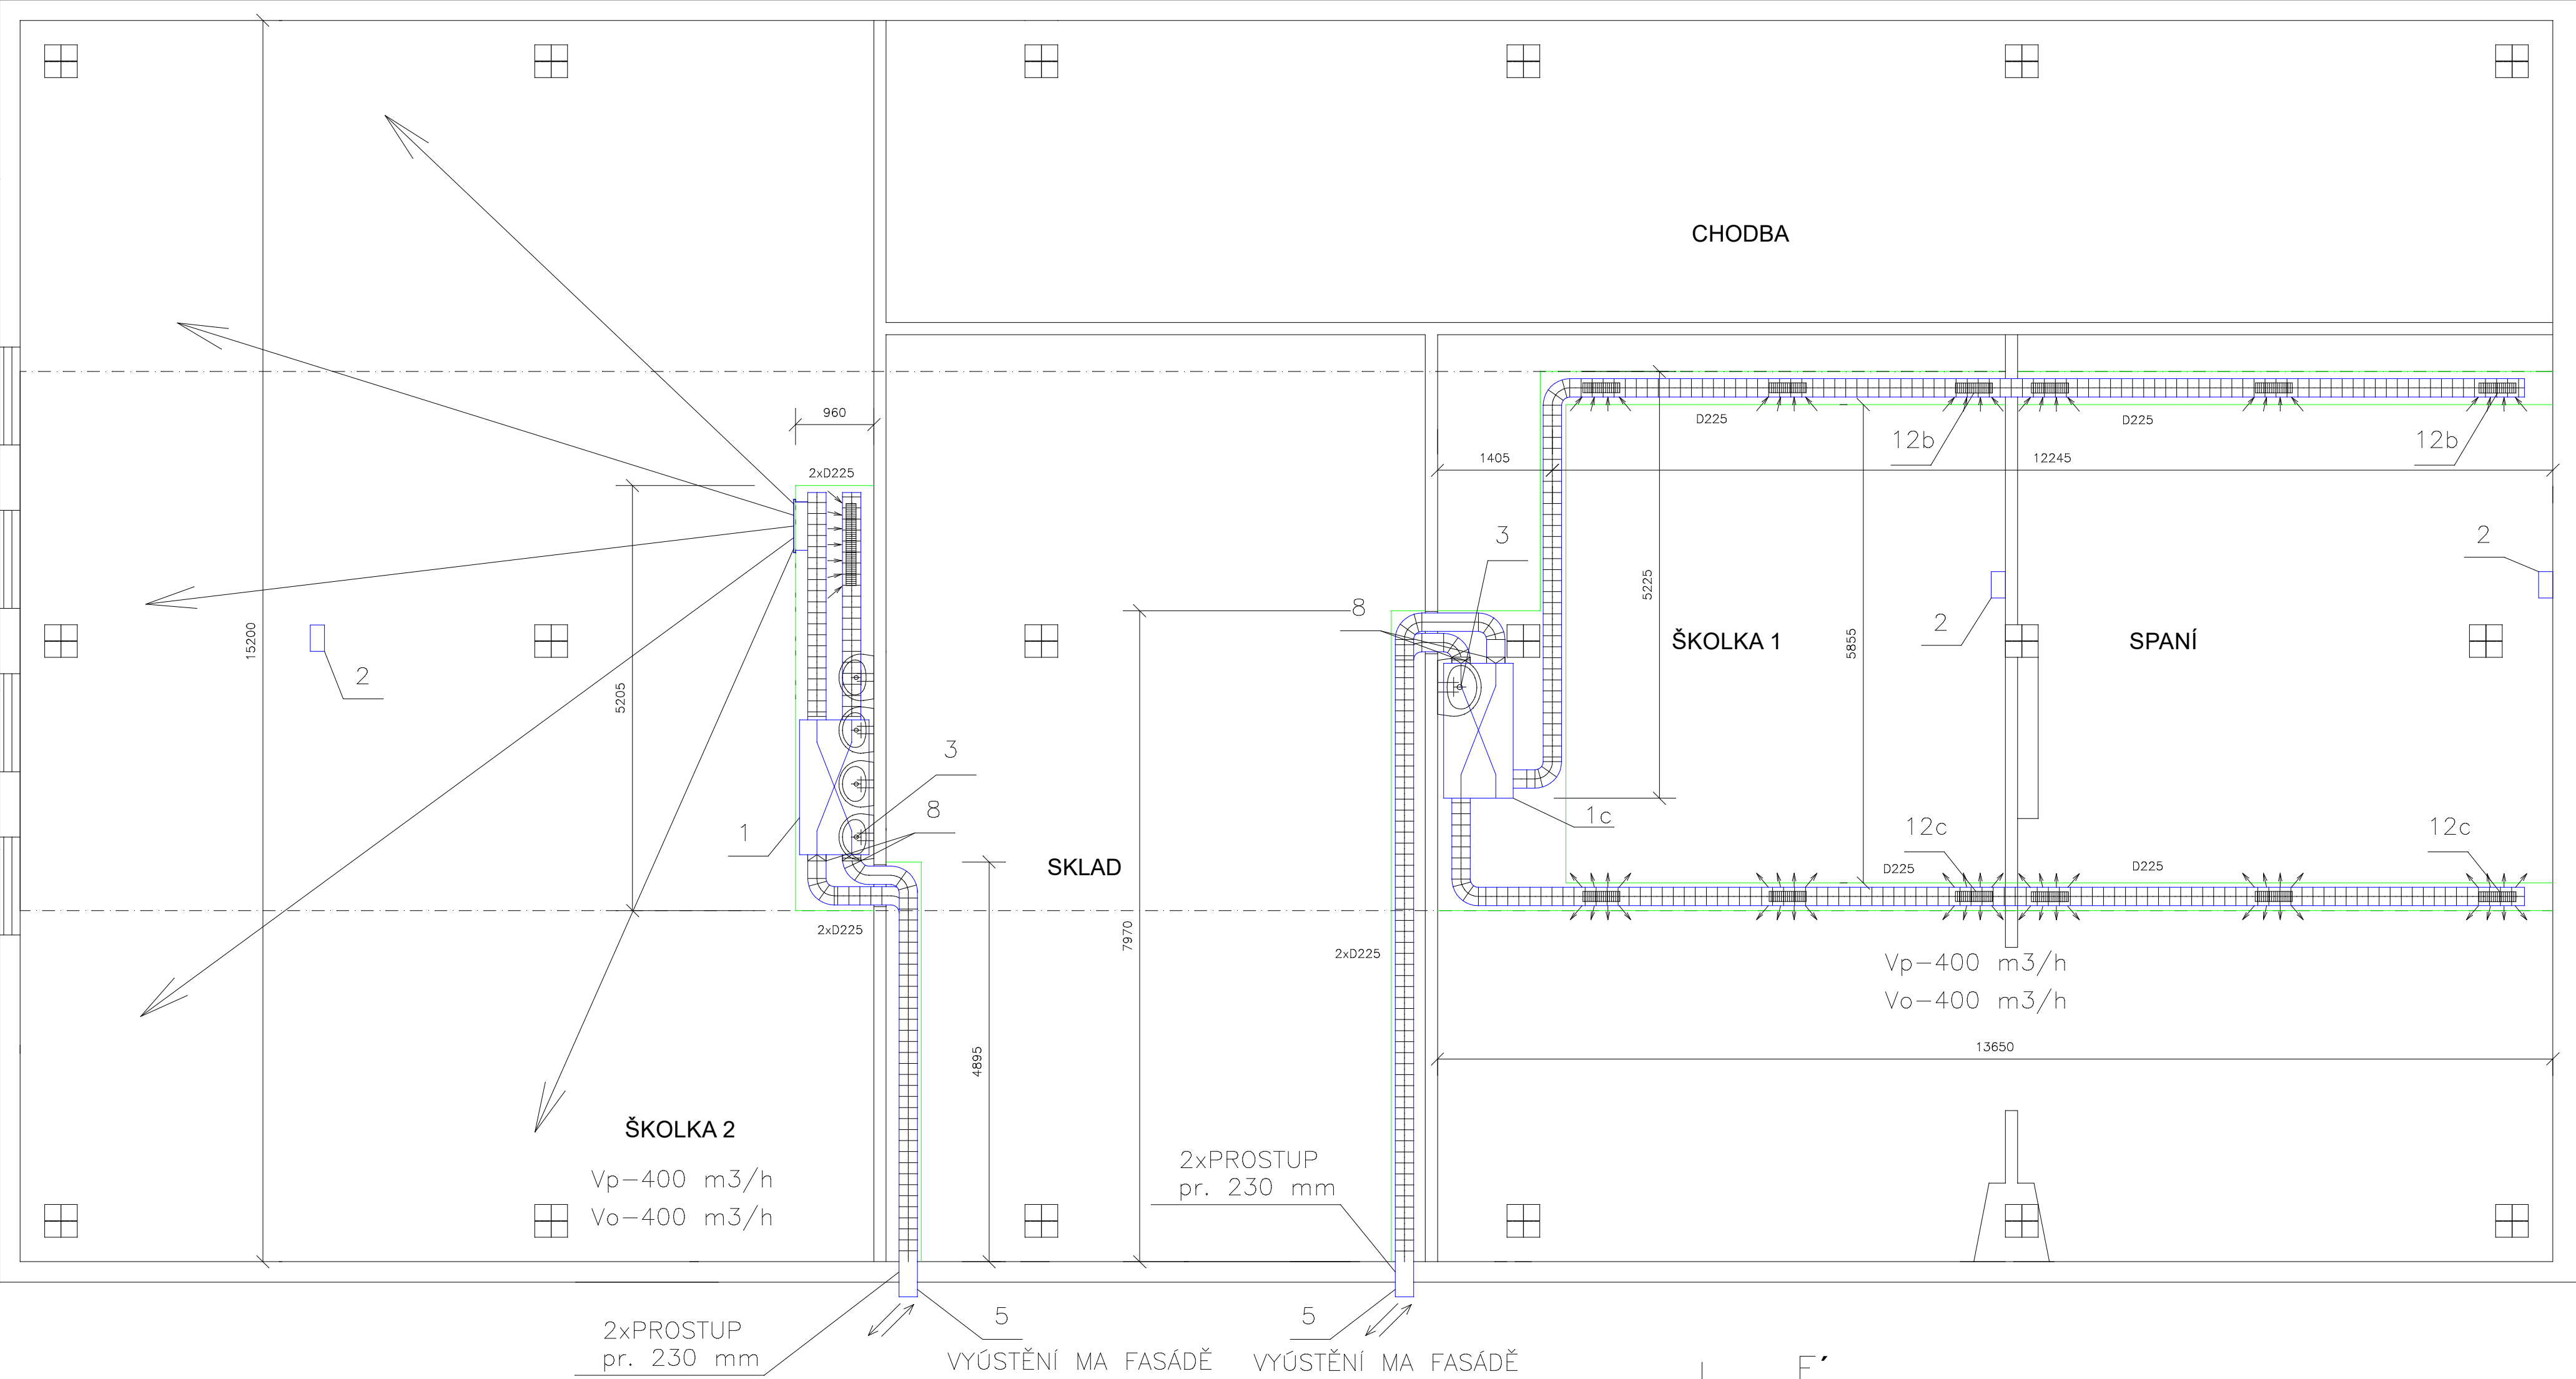

LEGENDA

- HLUKOVĚ TLUMÍCÍ FLEXIBILNÍ POTRUBÍ tl.  
Izolace 25 mm
- ZAKRYTOVÁNÍ SÁDKOKARTONOVOU  
KONSTRUKCÍ + 50 mm HLUKOVÁ  
IZOLACE NA BÁZI MINERÁLNÍ VATY
- POTRUBÍ PRO ODVOD KONDENZÁTU

- 1 VZT REKUPERAČNÍ JEDNOTKA  
1c VZT REKUPERAČNÍ JEDNOTKA, ŘÍZENÍ VÝKONU VE DVOU  
VZÁJEMNĚ PROPOJENÝCH MÍSTNOSTECH POMOCÍ DVOU  
ČIDEL CO<sub>2</sub> A JEJICH SUMÁTORU  
2 ČIDLO CO<sub>2</sub>  
3 ODVOD KONDENZÁTU – HADICE PE V LIŠTĚ, SPÁD min 3%,  
VODOROVNÁ ČÁST VEDENA V INSTALAČNÍM KORYTKU – VÝMĚNA  
STÁVAJÍCÍHO SIFONU UMYVADLA ZA SIFON S PŘÍPOJKOU  
5 KOMBINOVANÁ VÝUSTKA, DETAIL VIZ  
VÝRES č.V-09, V-11  
8 ZPĚTNÁ Klapka S PRUŽINOU  
12b NASÁVACÍ MŘÍŽKA 300x100  
12c DVOURÁDÁ VÝUSTKA 300x100 S REGULACÍ

POZNÁMKA: PŘI MONTÁŽI JE NUTNÉ  
OVĚŘIT KONKRÉTNÍ POLOHU PRŮVLAKU A  
ZÁSAH DO NOSNÝCH KONSTRUKCÍ  
ODSOUHLASIT STATIKEM

Zodpovědný projektant:		Vypracoval:	Kreslil:
Milan Jedinák		Milan Jedinák	Bc. Zdeněk Lančí
Stavebník: MĚSTO BRUNTÁL			
Název stavby: Zateplení a výměna okenních otvorů Základní škola Bruntál, Cihelní 6			Datum: 06/2016
PD: VZDUCHOTECHNIKA			Měřítko: 1:50
Výkres: PŮDORYS S3Z - 3.NP			Stupeň: DSP
			Č.výkresu: V-08