


PŮDORYS M 1:20

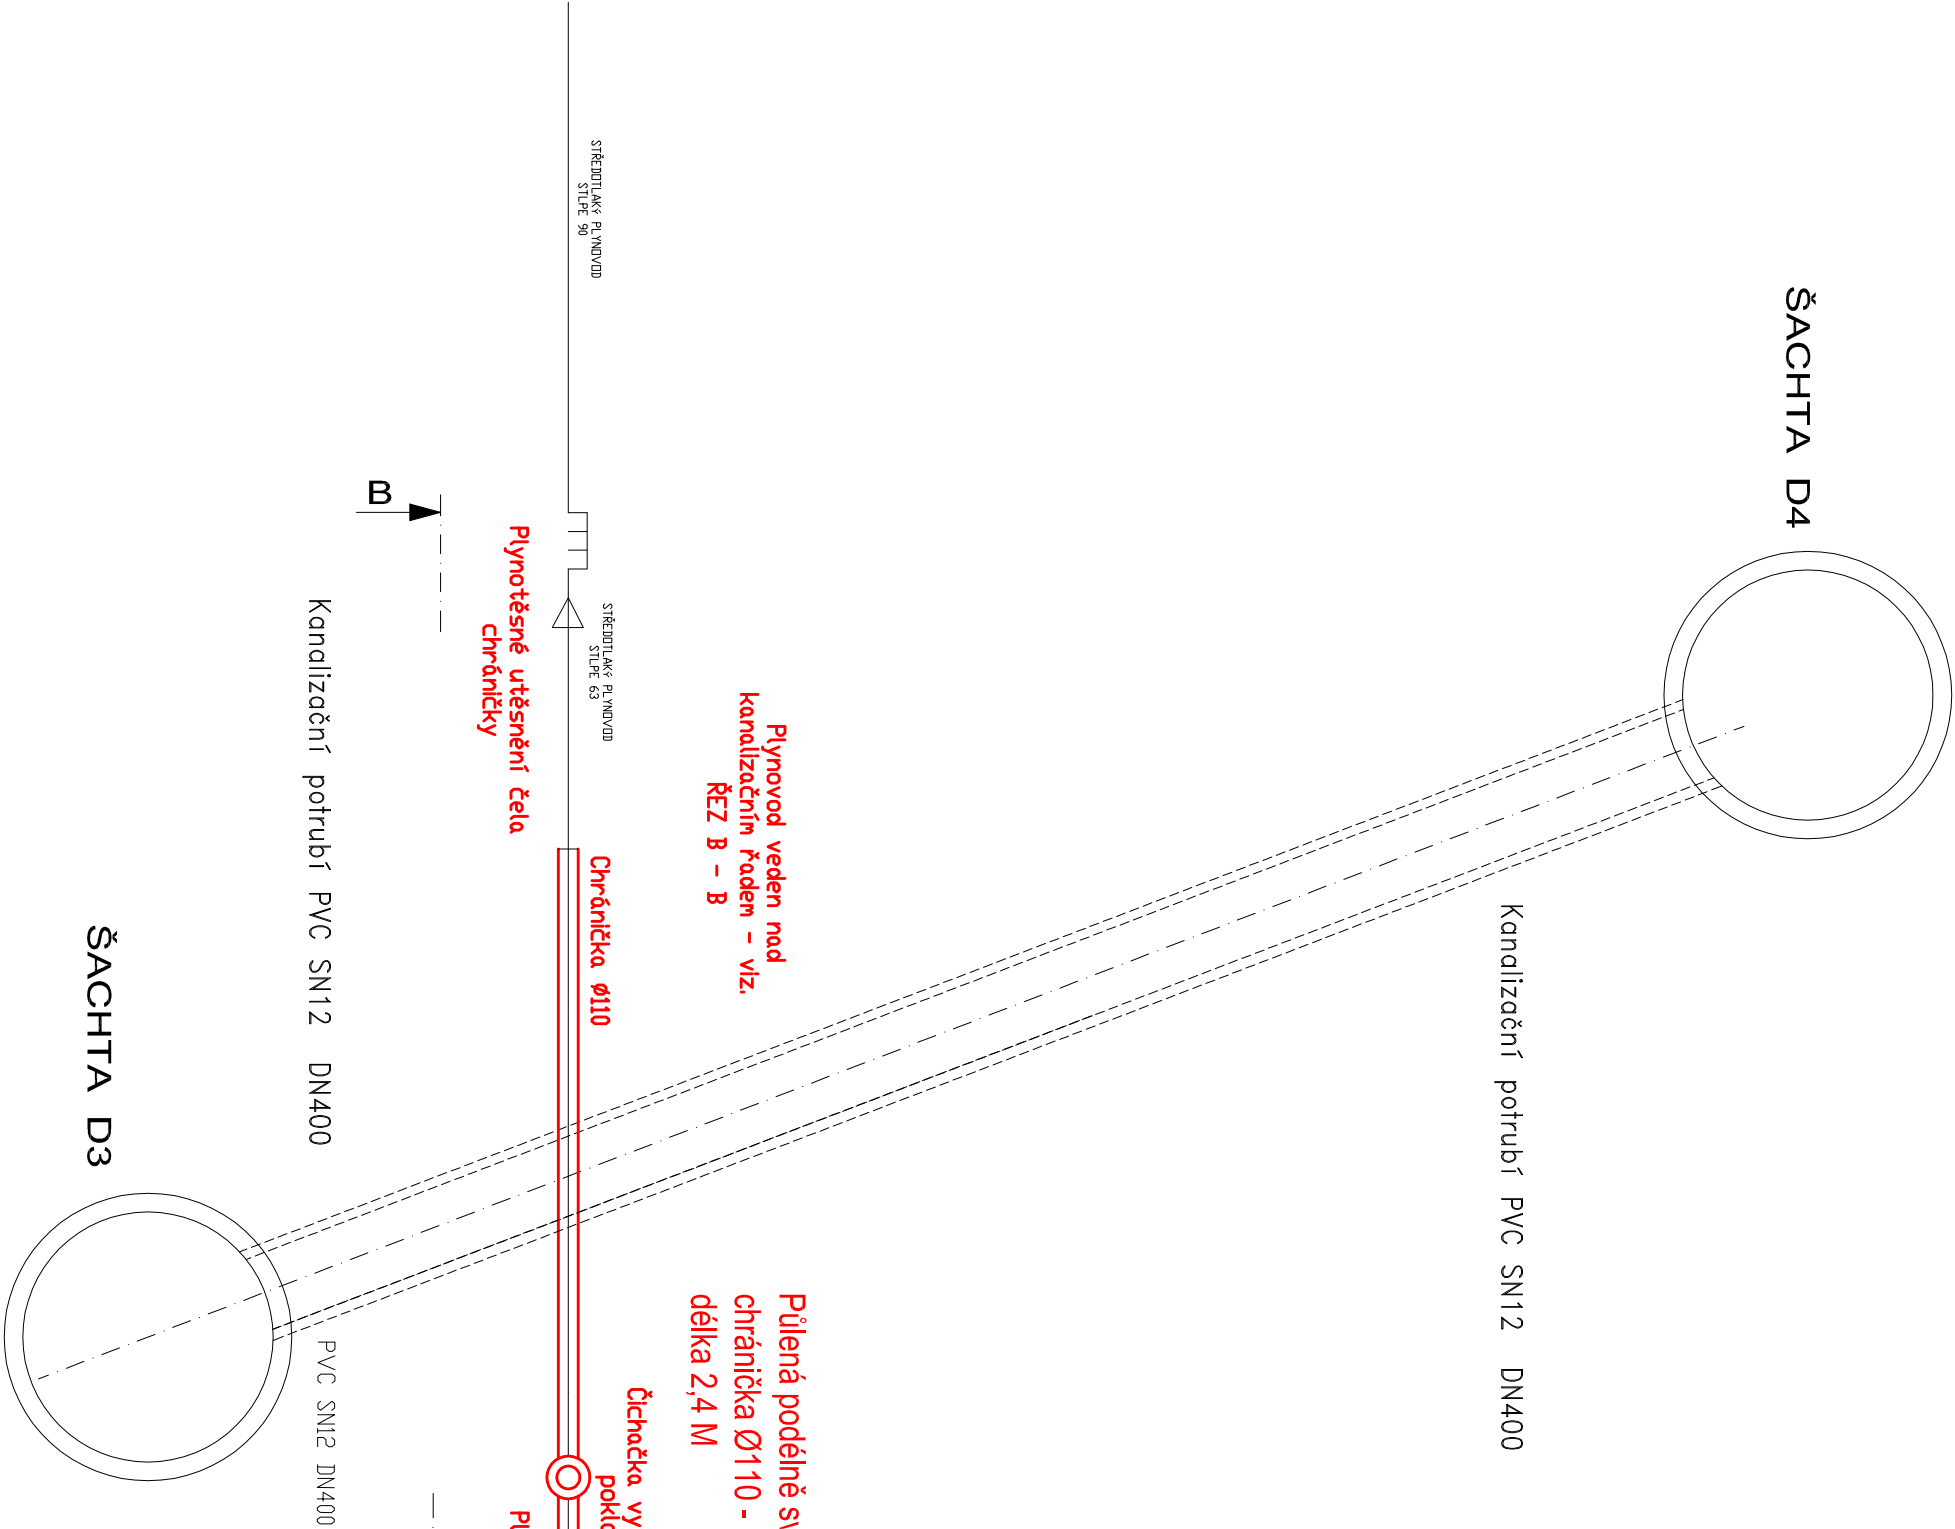

		Projektant		
		ING. P. KOTÝNEK		
ZNOJMO			Mramotice	FORMÁT 2 * A4
INVESTOR : MĚSTO ZNOJMO, OBROKOVÁ 1/12, 669 02 ZNOJMO			DATUM 06/2020	PARÉ
STAVBA : Místní komunikace, ul. Za Obchodem M R A M O T I C E			STUPEŇ P.D.	
Odstranění narušení Ochranného Pásmu Síl plynovodu			Měřítko 1 : 20	
DBSAH	STL PLYNOVOD Půdorys		Číslo výkresu 2	Část D