


SK, VT, EKV, JČ, PZTS, VDS

2. NP

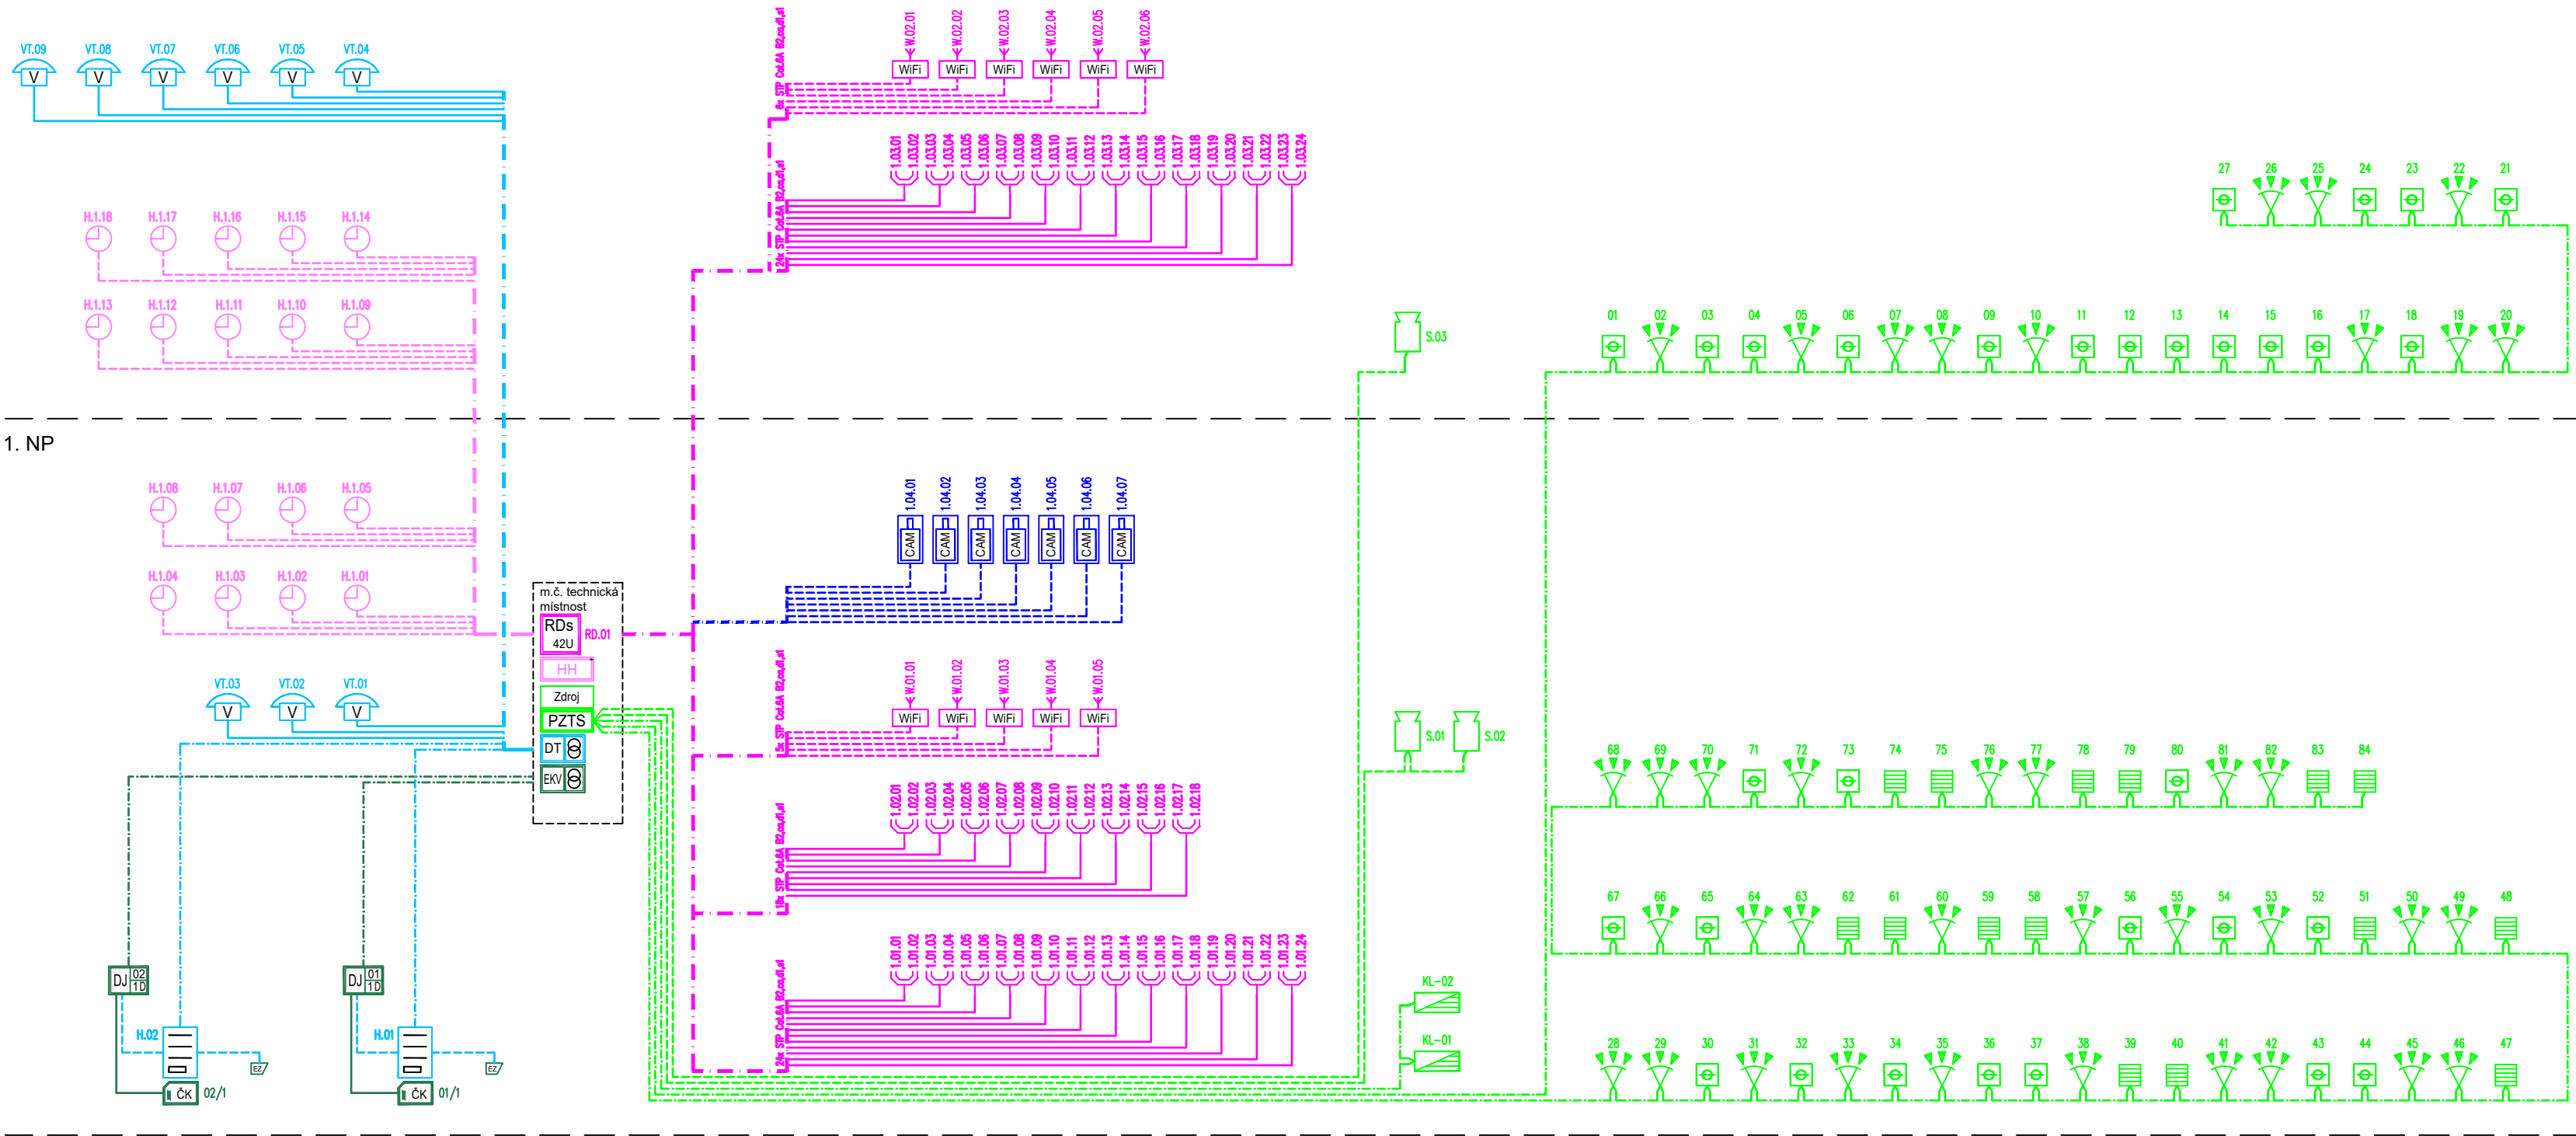

1. NP

LEGENDA ZNAČEK

- PZTS** ÚSTŘEDNA SYSTÉMU PZTS
- Zdroj** POMOČNÝ NAPÁJECÍ ZDROJ SBĚRNICE
- OVLAĐACÍ LCD KLÁVESNICE**
- AUTOMATICKÝ KOUŘOVÝ HLÁSIČ POŽÁRU – SBĚRNICOVÝ**
- PIR DETEKTOR POHYBU – SBĚRNICOVÝ**
- MAGNETICKÝ DVEŘNÍ KONTAKT – SBĚRNICOVÝ**
- POPLACHOVÁ SIRÉNA PZTS**
- DT** SYSTÉMOVÝ NAPÁJECÍ ZDROJ VIDEOTELEFONU
- III** ZVONKOVÉ VIDEO TABLO
- V** ÚČASTNICKÝ VIDEOTELEFON
- MANUÁLNÍ TLAČÍTKO PRO ODBLOKOVÁNÍ DVEŘNÍHO OTVÍRAČE**
- EZ** ELEKTROMAGNETICKÝ DVEŘNÍ OTVÍRAČ
- EKV** SYSTÉMOVÝ NAPÁJECÍ ZDROJ SYSTÉMU EKV
- DJ** ŘÍDÍCÍ DVEŘNÍ JEDNOTKA
- ČK** MULTI FORMÁTOVÁ ČTEČKA ID KARET/ČIPŮ (125 kHz, 13,56 MHz)
- EZ** ELEKTROMECHANICKÝ ZÁMEK S PANIKOVOU FUNKCÍ, SAMOZAMYKACÍ
- S** SÍŤOVÉ ZÁZNAMOVÉ ZAŘÍZENÍ VDS
- CAM** IP KAMERA, 4 Mpix, 3--OSÉ NASTAVENÍ OBJEKTIVU
- HH** PoE SWICH PRO PŘIPOJENÍ HODIN
- KL** KONCOVÉ HODINY, DIGITÁLNÍ VE FORMÁTU HH:MM

LEGENDA KABELÁŽE

- SK** 2x STP Cat.6A LS0H
- SK** 1x STP Cat.6A LS0H
- SK** 1x FTP Cat.5e LS0H
- EKV** 1x FTP Cat.5e LS0H, propojení čtečka/dveřní kontrolér
- EKV** 1x FTP Cat.5e LS0H + 1x CYSY 2x1,5, sběrnice systému pro EKV
- VT** 1x FTP Cat.5e LS0H
- VT** 1x FTP Cat.5e LS0H + 1x CYSY 2x1,5, sběrnice systému pro VT
- VT** 1x CYSY 2x1,5; propojení HLÁSKA/DJ, HLÁSKA/EZ, propojení zdroje / EZ přes tlačítka v šatnách
- JČ** 1x FTP Cat.5e
- PZTS** 1x FTP Cat.5e LS0H
- PZTS** 1x FTP Cat.5e LS0H
- PZTS** 1x FTP Cat.5e LS0H

Tato dokumentace je ve smyslu autorského zákona považována za duševní vlastnictví firmy POLSON SECURITY s.r.o. Jakékoliv kopírování, poskytování této dokumentace třetí osobě či její využití k jiným účelům než je uvedeno ve smlouvě o dílo k této dokumentaci lze provádět pouze s předchozím souhlasem firmy POLSON SECURITY s.r.o.

ČÍSLO	POPIS ZMĚNY	PROVEDL	DATUM
POLSON SECURITY POLSON SECURITY s.r.o. Březnice 366 760 01 Březnice IČO: 02697157 info@polsonsecurity.cz		NAZEV ZAKÁZKY MŠ Sídlištní 2, Hodonín - Rekonstrukce elektroinstalace INVESTOR Město Hodonín, Masarykovo nam. 1, 695 35 Hodonín MÍSTO STAVBY MŠ Sídlištní 2, Hodonín	Autorizace
PS: S:	MŠ Sídlištní 2		
PROFESE	D.1.4.2 Elektronické komunikace	STUPEŇ DPS	ZAKÁZKA Č. PS 452/2025
NAZEV VÝKRESU	SLP - BLOKOVÉ SCHÉMA	MĚŘÍTKO 1:100	FORMÁT 594x420
KRESLIL Ing. Petr Míka	SCHVÁLIL Ing. Petr Míka	DATUM 12/2025	ČÍSLO VÝKRESU D.1.4.2-04