



LEGENDA	
SYMBOL	POPIS
	VEDENÍ KABELŮ ELEKTROINSTALACE
	ZÁŘÍVKOVÉ SVĚTLIDLO
	ŽÁROVKOVÉ SVĚTLIDLO
	LED SVĚTLIDLO
	LED SVĚTLIDLO VENKOVNÍ
	SVĚTLIDLO NOUZOVÉHO OSVĚTLENÍ
	VYPÍNAČ ŘÁZENÍ č.1
	VYPÍNAČ ŘÁZENÍ č.5
	VYPÍNAČ ŘÁZENÍ č.6

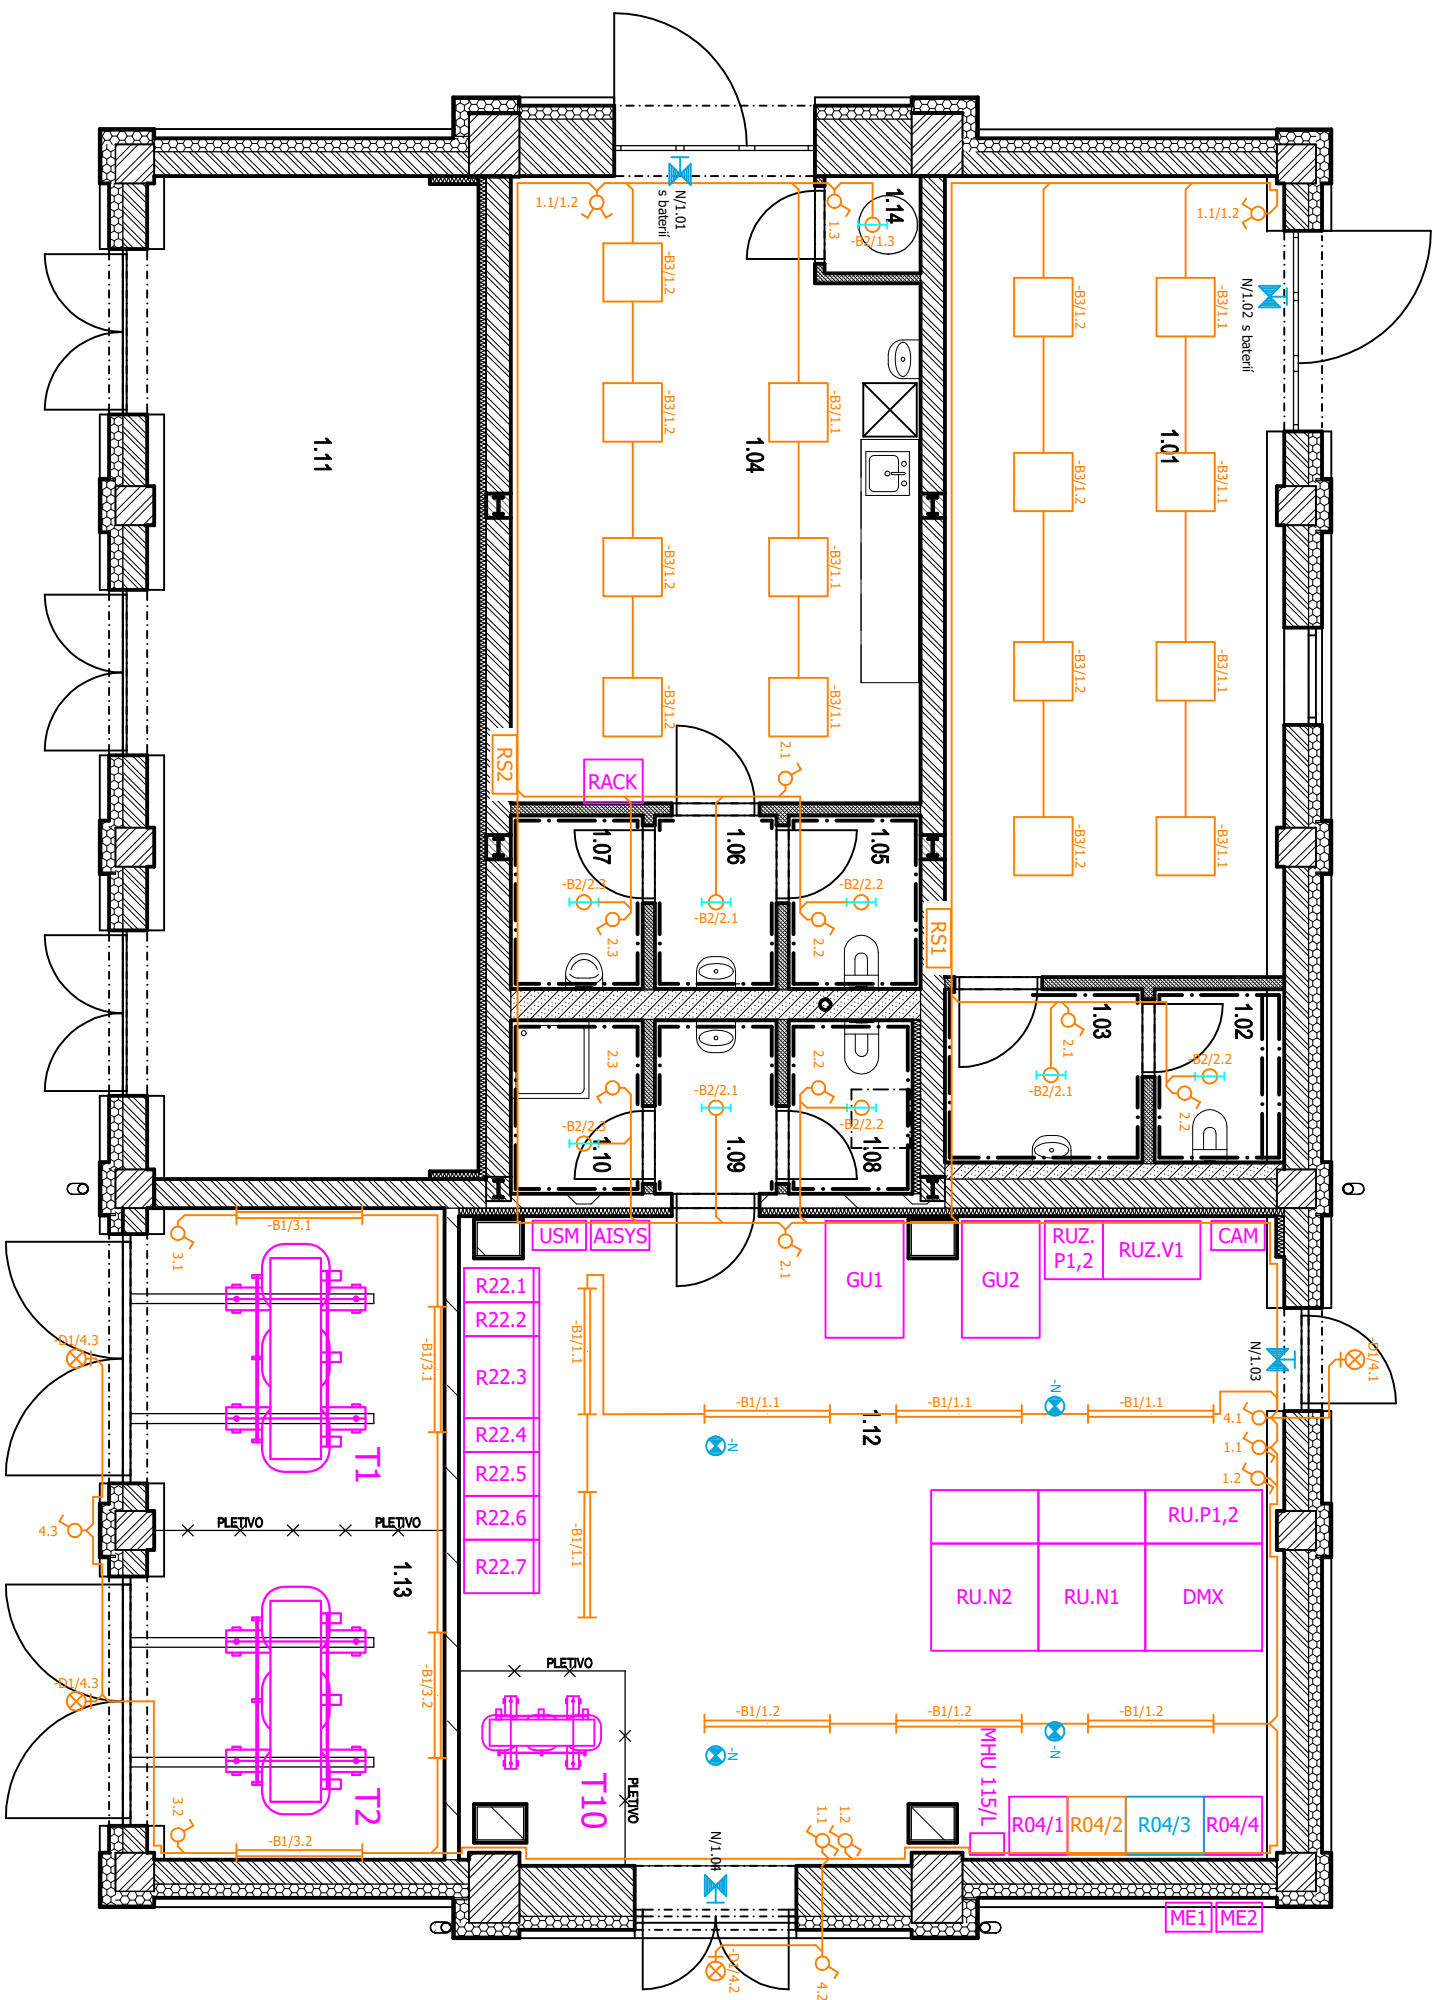

INDEX						INFRASTRUKTURA PRO ELEKTROMOBILITU – lokalita MÍROVÁ PS01.6 – MR Mírová – Stavební elektroinstalace	ZAK: 010 285		FORMÁT: A3		<div><p>ŽS OHLA</p><p>Světlá 5 614 00 Brno https://www.ohla-zs.cz</p></div>
ZMĚNA							ÚČEL: DPS		MĚŘÍTKO: 1:75		
							DATUM: 10/2025		LISTŮ: 1		
		DATUM									
ODP. PROJEKTANT:		Ing. PETR TILL, MBA				Světelné obvody	ČÁST F1		PŘÍLOHA: 2		
NAVRHL, VYPRACOVAL:		Ing. et Ing. RADIM JÍLEK									
KRESLIL:		Bc. DANIEL ROSENBERG									