


LEGENDA	
SYMBOL	POPIS
	HAVARIJNÍ TLAČÍTKO
	KONCOVÝ SPÍNAČ DVEŘÍ

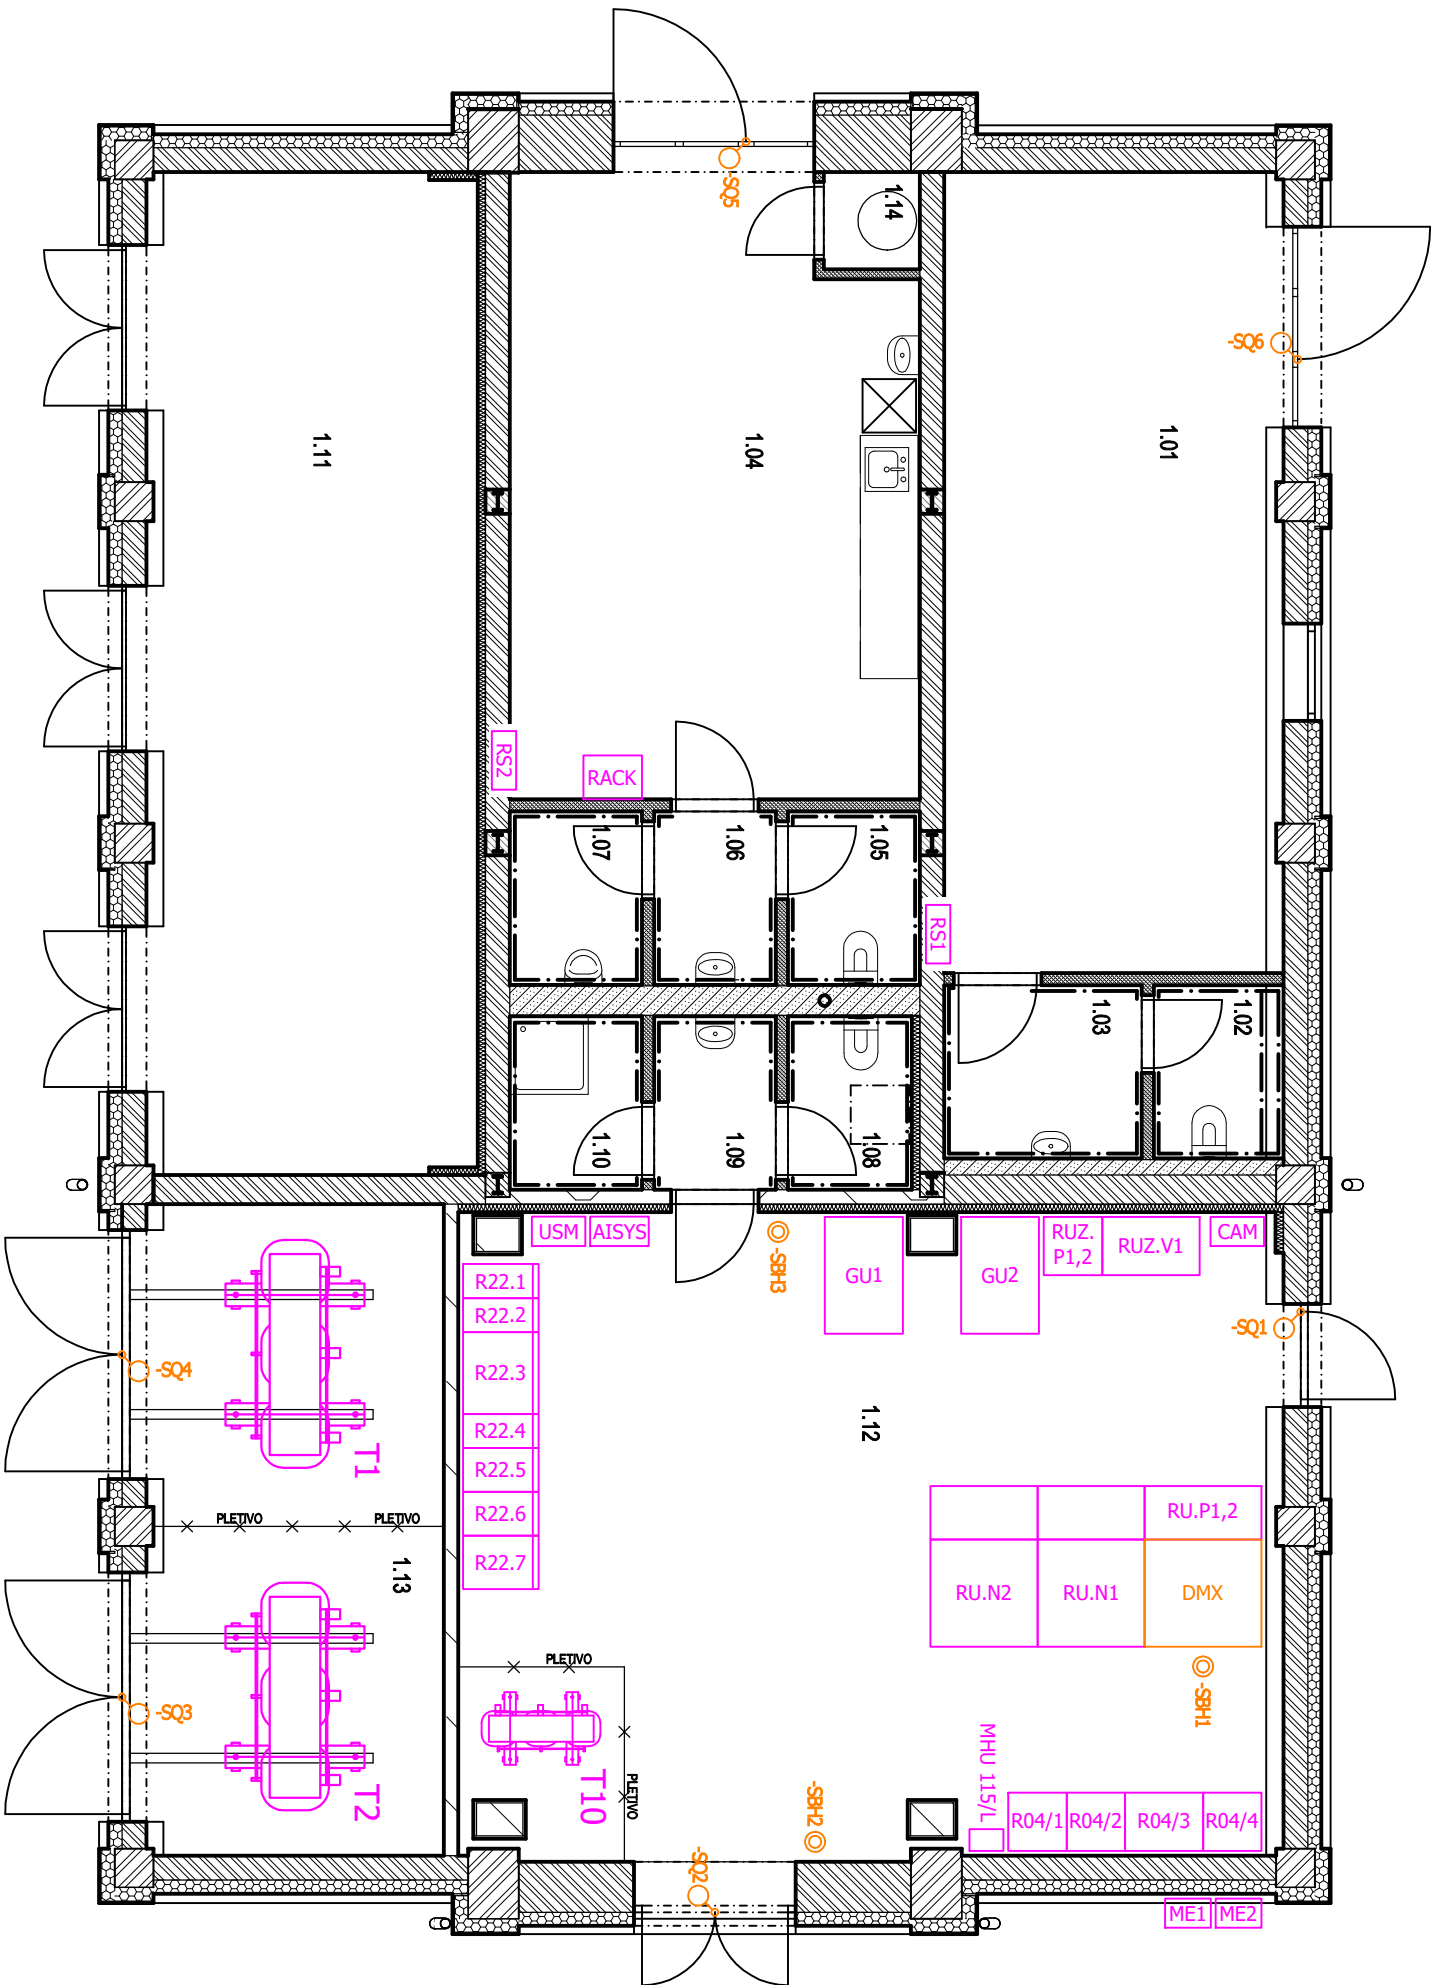

INDEX		ZAK: 010 285		FORMÁT: A3	
ZMĚNA		ÚČEL: DPS		MĚŘÍTKO: 1:75	
DATUM		DATUM: 10/2025		LISTŮ: 1	
PODPIS		ČÁST		PŘÍLOHA:	
ODP. PROJEKTANT:		Ing. PETR TILL, MBA		F1	
NAVRHL, VYPRACOVAL:		Ing. et Ing. RADIM JÍLEK		3	
KRESLIL:		Bc. DANIEL ROSENBERG			
1		2		3	
4		5		6	
INFRASTRUKTURA PRO ELEKTROMOBILITU – lokalita MÍROVÁ		PS01.6 – MR Mírová – Stavební elektroinstalace		Havarijní tlačítko a koncové spínače	
1		2		3	
4		5		6	



Světla 5
614 00 Brno
<https://www.ohla-zs.cz>