





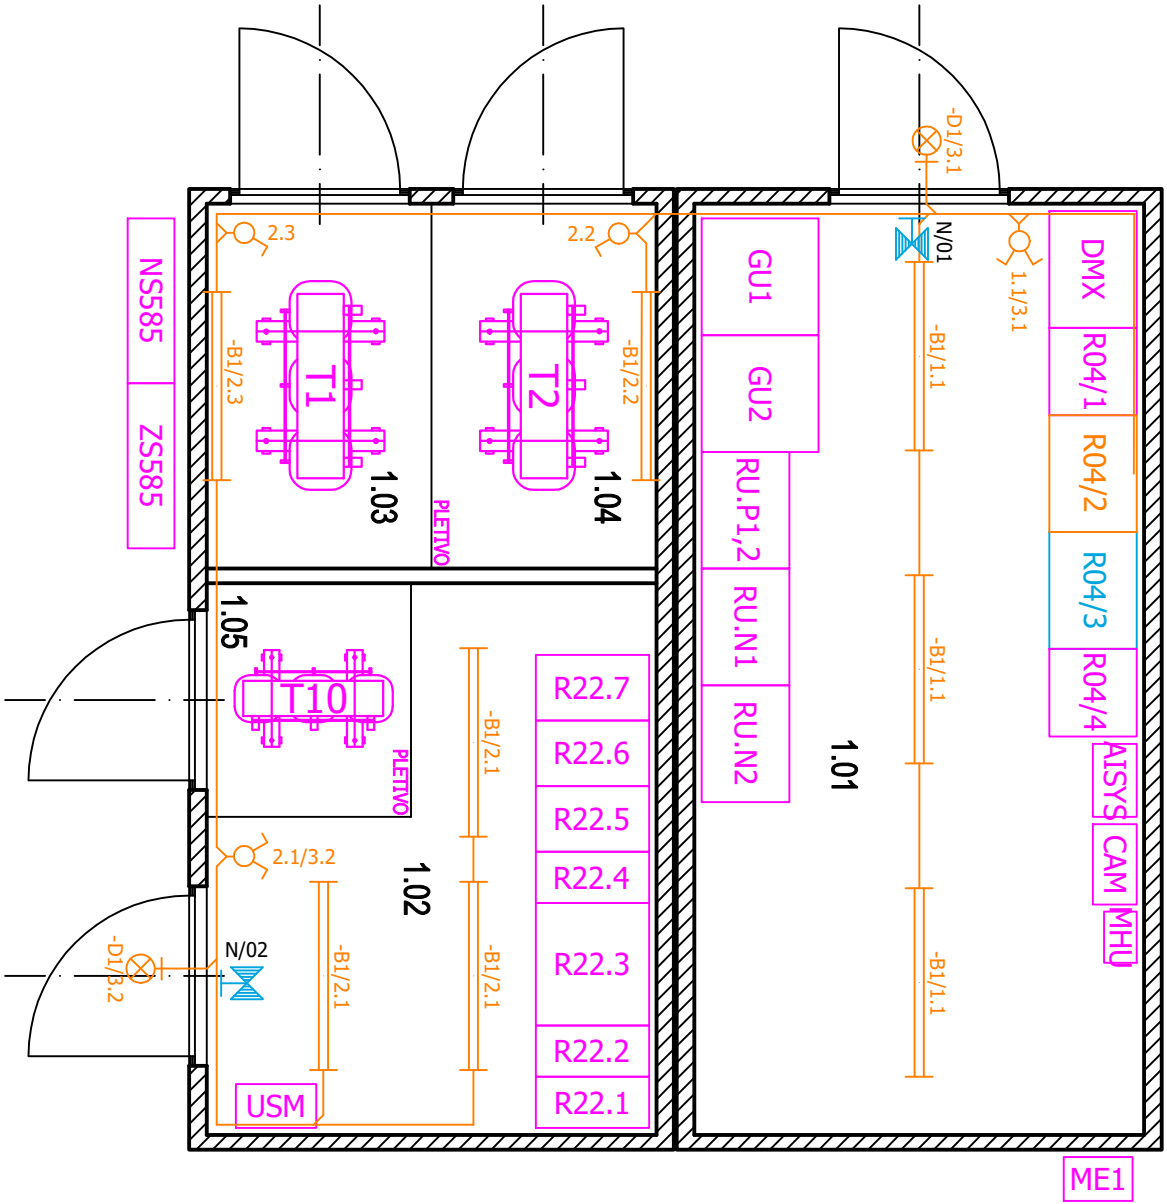



LEGENDA

SYMBOL	POPIS
	VEDENÍ KABELŮ ELEKTROINSTALACE
	ZÁŘÍKOVÉ SVĚTLIDLO ZAVĚŠENÉ / PŘISAZENÉ
	LED SVĚTLIDLO VENKOVNÍ PŘISAZENÉ, S KRYTÍM IP65
	SVĚTLIDLO NOUZOVÉHO OSVĚTLENÍ
	VYPÍNAČ ŘÁZENÍ č.1
	VYPÍNAČ ŘÁZENÍ č.5



INDEX		DATUM		PODPIS	
ZMĚNA					
ODP. PROJEKTANT:		Ing. PETR TILL, MBA			
NAVRHL, VYPRACOVAL:		Ing. et Ing. RADIM JÍLEK			
KRESLIL:		Bc. DANIEL ROSENBERG			
1		2		3	
				4	
				5	
				6	

INFRASTRUKTURA PRO ELEKTROMOBILITU – lokalita Michálkovice		ZAK: 010 285	FORMÁT: A3
PS01.6 – MR Duř Michal – Stavební elektroinstalace		ÚČEL: DPS	MĚŘÍTKO: 1:50
Světelné obvody		DATUM: 01/2026	LISTŮ: 1
		ČÁST F1	PŘÍLOHA: 2



Světla 5  
614 00 Brno  
<https://www.ohla-zs.cz>