
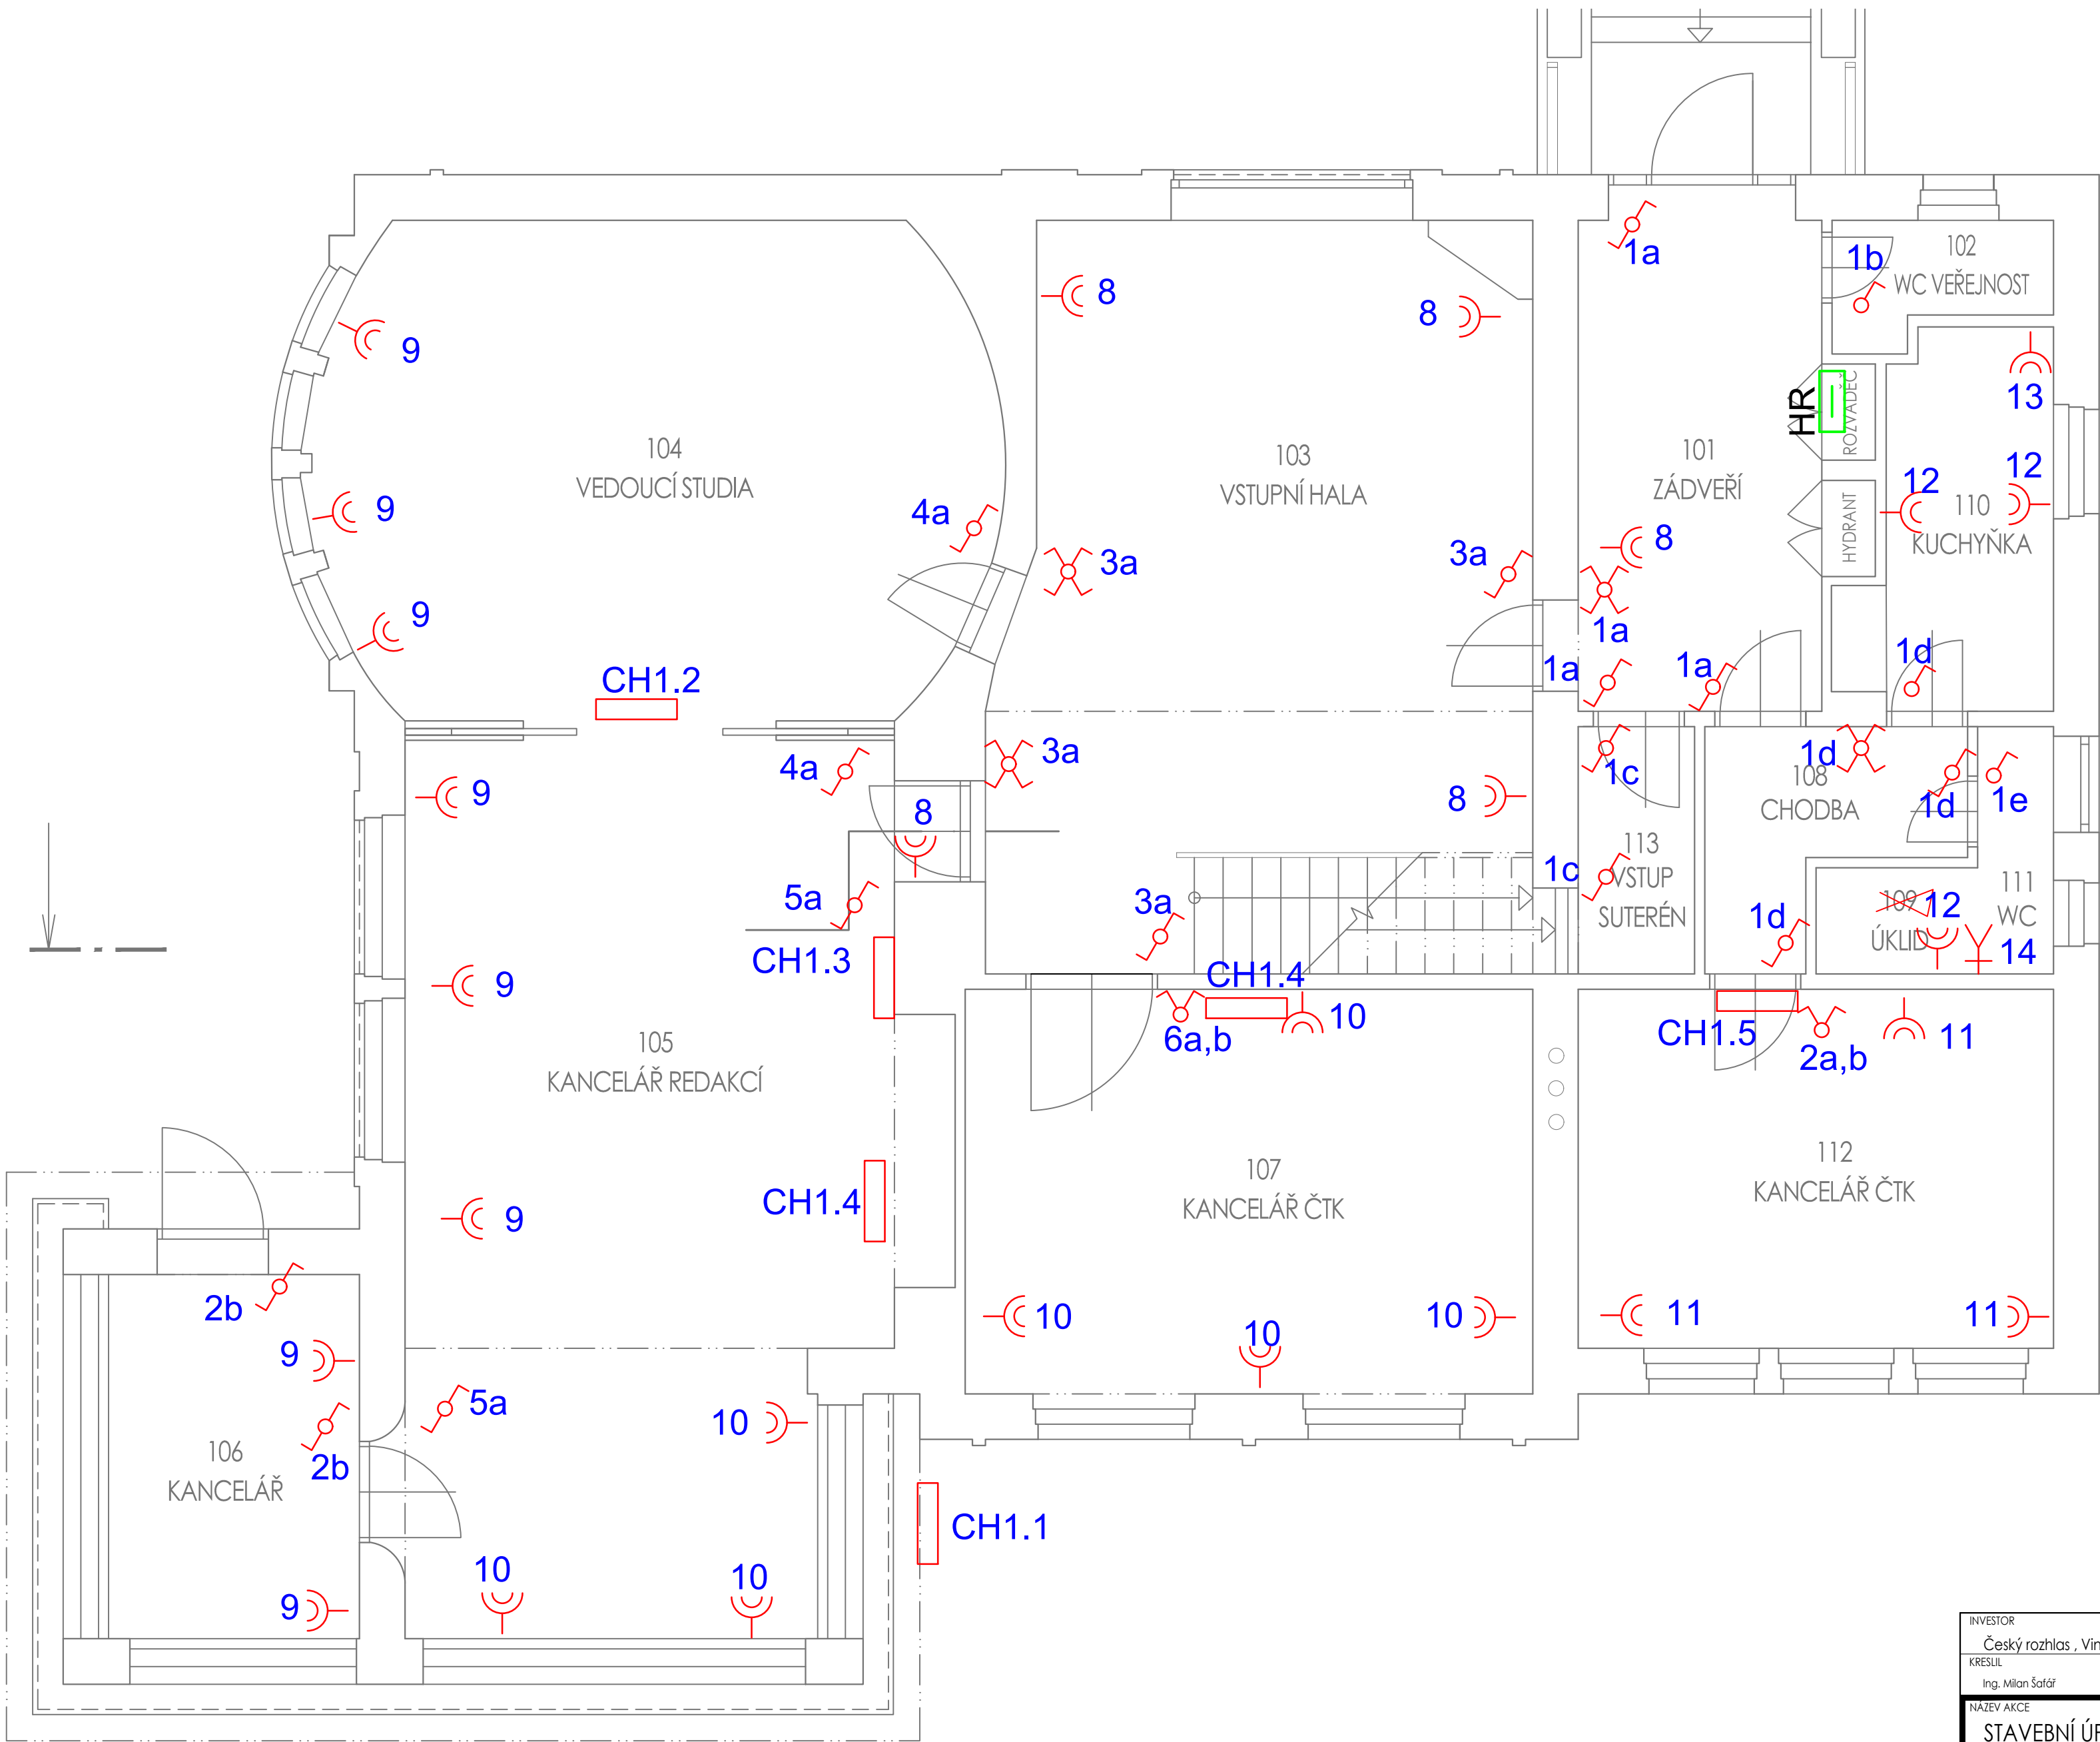


LEGENDA MÍSTNOSTÍ

ČÍSLO MÍST.	ÚČEL MÍSTNOSTI	PLOCHA [m2]
101	ZÁDVEŘÍ	12,28
102	WC	2,37
103	VSTUPNÍ HALA	32,73
104	VEDOUCÍ STUDIA	31,19
105	KANCELÁŘ REDAKCÍ	43,46
106	KANCELÁŘ	8,93
107	KANCELÁŘ ČTK	22,52
108	CHODBA	3,85
109	ÚKLIDOVÁ KOMORA	1,00
110	KUCHYŇKA	6,75
111	WC	1,35
112	KANCELÁŘ ČTK	16,90
113	VSTUP SUTERÉN	2,95

INVESTOR Český rozhlas , Vinohradská 12, 120 99, Praha 2			<div></div> <div>PROFIREVIT s.r.o.</div> <div>Olbrachtova 2591, 272 01 Kladno 1</div> <div>IČ: 247 290 19</div> <div>DIČ : CZ24729019</div> <div> </div> <div>e-mail : petr.novak@profirevit.cz</div>
KRESLIL Ing. Milan Šafář	PROJEKTANT Ing. Milan Šafář	ZODPOVĚDNÝ PROJEKTANT Ing. Jan Mixa	
NÁZEV AKCE STAVEBNÍ ÚPRAVY OBJEKTU ČESKÉHO ROZHLASU Osvoboditelů 187, Zlín SO3 - TECHNOLOGICKÁ ČÁST, SILNOPROUD		DATUM 06/2025	
		ZMĚNA č. -	
		FORMÁT 2 x A4	
STUPEŇ DOKUMENTACE DPS		MĚŘÍTKO 1:100	
OBSAH PŮDORYS 1NP -SILNOPROUD		ČÍSLO VÝKRESU SO3 - 5	ČÍSLO TISKU



LEGENDA MÍSTNOSTÍ

ČÍSLO MÍST.	ÚČEL MÍSTNOSTI	PLOCHA [m2]
101	ZÁDVEŘÍ	12,28
102	WC	2,37
103	VSTUPNÍ HALA	32,73
104	VEDOUCÍ STUDIA	31,19
105	KANCELÁŘ REDAKCÍ	43,46
106	KANCELÁŘ	8,93
107	KANCELÁŘ ČTK	22,52
108	CHODBA	3,85
109	ÚKLIDOVÁ KOMORA	1,00
110	KUCHYŇKA	6,75
111	WC	1,35
112	KANCELÁŘ ČTK	16,90
113	VSTUP SUTERÉN	2,95

INVESTOR Český rozhlas, Vinohradská 12, 120 99, Praha 2		ZODPOVĚDNÝ PROJEKTANT Ing. Jan Míxa	
KRESLIL Ing. Milan Šatář	PROJEKTANT Ing. Milan Šatář	DATUM 06/2025	
NAZEV AKCE STAVEBNÍ ÚPRAVY OBJEKTU ČESKÉHO ROZHLASU Osvoboditelů 187, Zlín SO3 - TECHNOLOGICKÁ ČÁST, SILNOPROUD		ZNĚNA C. -	FORMÁT 6 x A4
STUPĚŇ DOKUMENTACE DPS		MĚŘÍTKO 1:50	ČÍSLO TISKU
OBSAH PŮDORYS 1NP - SILNOPROUD		ČÍSLO VÝKRESU SO3 - 5	ČÍSLO TISKU

PROFI REVIT s.r.o.
Olbrachtova 2591, 272 01 Kladno 1
IČ: 247 290 19
DIČ: CZ24729019
e-mail: petr.novak@profirevit.cz