


PŮDORYS

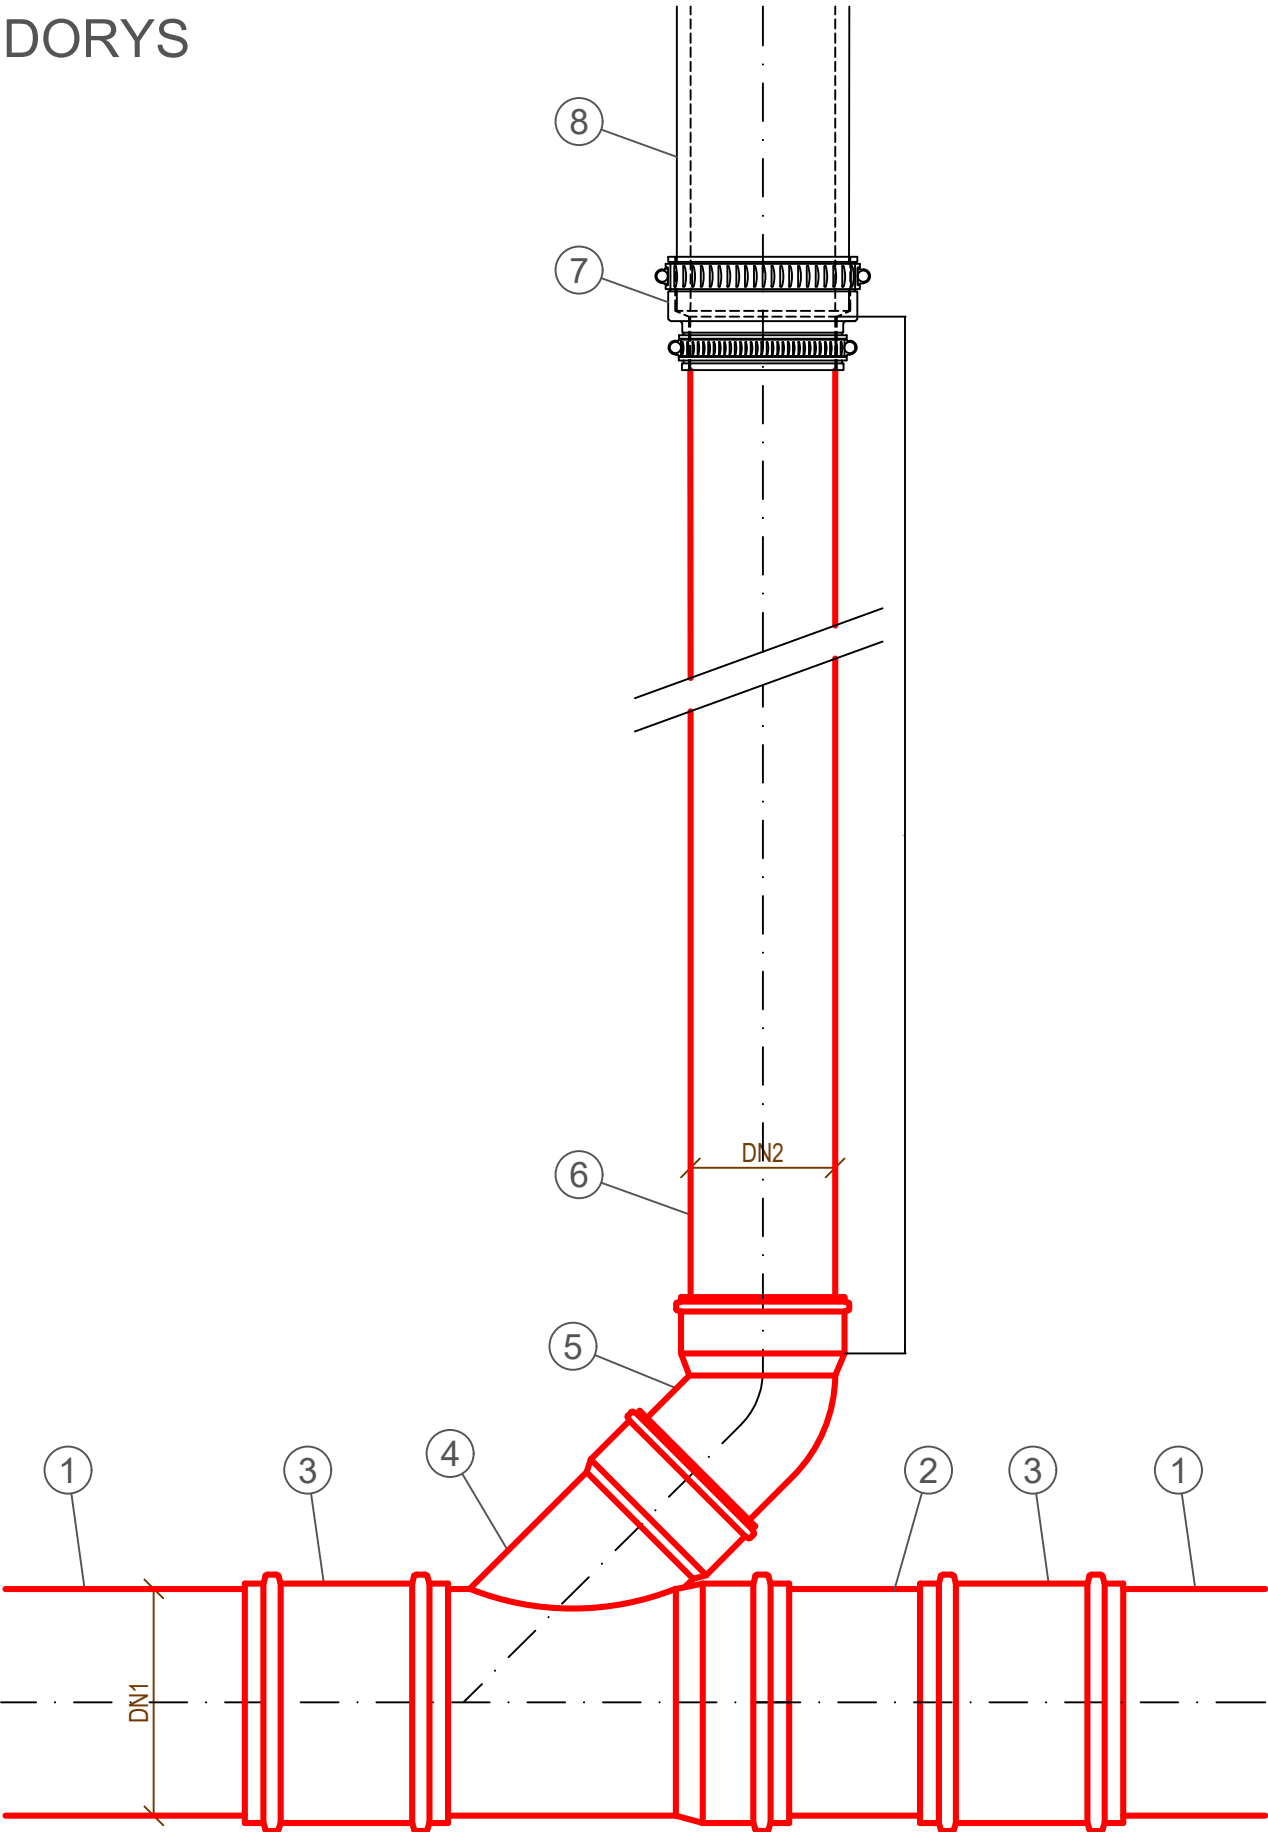

LEGENDA :

- ① KANALIZAČNÍ POTRUBÍ PP, DN1
- ② SEGMENT POTRUBÍ PP, DN1, DÉLKY 0.5 m
- ③ PŘESUVKA PP, DN1
- ④ ODBOČKA JEDNODUCHÁ PP, DN1 / DN2
- ⑤ OBLOUK KG 150/45°
- ⑥ POTRUBÍ Z PVC KG, S8, DN2, DÉLKA DLE POTŘEBY
- ⑦ PRYŽOVÁ SPOJKA PŘECHODOVÁ
- ⑧ STÁVAJÍCÍ POTRUBÍ PŘÍPOJKY (KAMENINA, BETON)

Ing. KAREL VAŠTÍK, projektování vodních staveb					
ul. Lideřovská 14, 696 61 VNOROVY, Lidéřovice				tel. 518 328 168, mobil 603 853 613, e-mail: karel.vastik@tiscali.cz	
Vedoucí projektu		Ing.Karel Vašík		Vypracoval	
Zodpovědný projektant		Ing.Karel Vašík		Kontroloval	
Investor Město Hodonín, Masarykovo náměstí 53/1, 695 35 Hodonín, IČ: 00284891					
Obec Hodonín		Katastr Hodonín [640417]		Okres Hodonín	
Akce Hodonín, splašková kanalizace na ul. 12. dubna				Stupeň RDS	
				Datum 03/2026	
				Zakázkové číslo 17/2026	
				Měřítko 1:10	
				Formát 2 x A4	
SO				Výkres č.	
Obsah Napojení přípojky				Paré č.	
				D.1.1.1.5	
				1	