


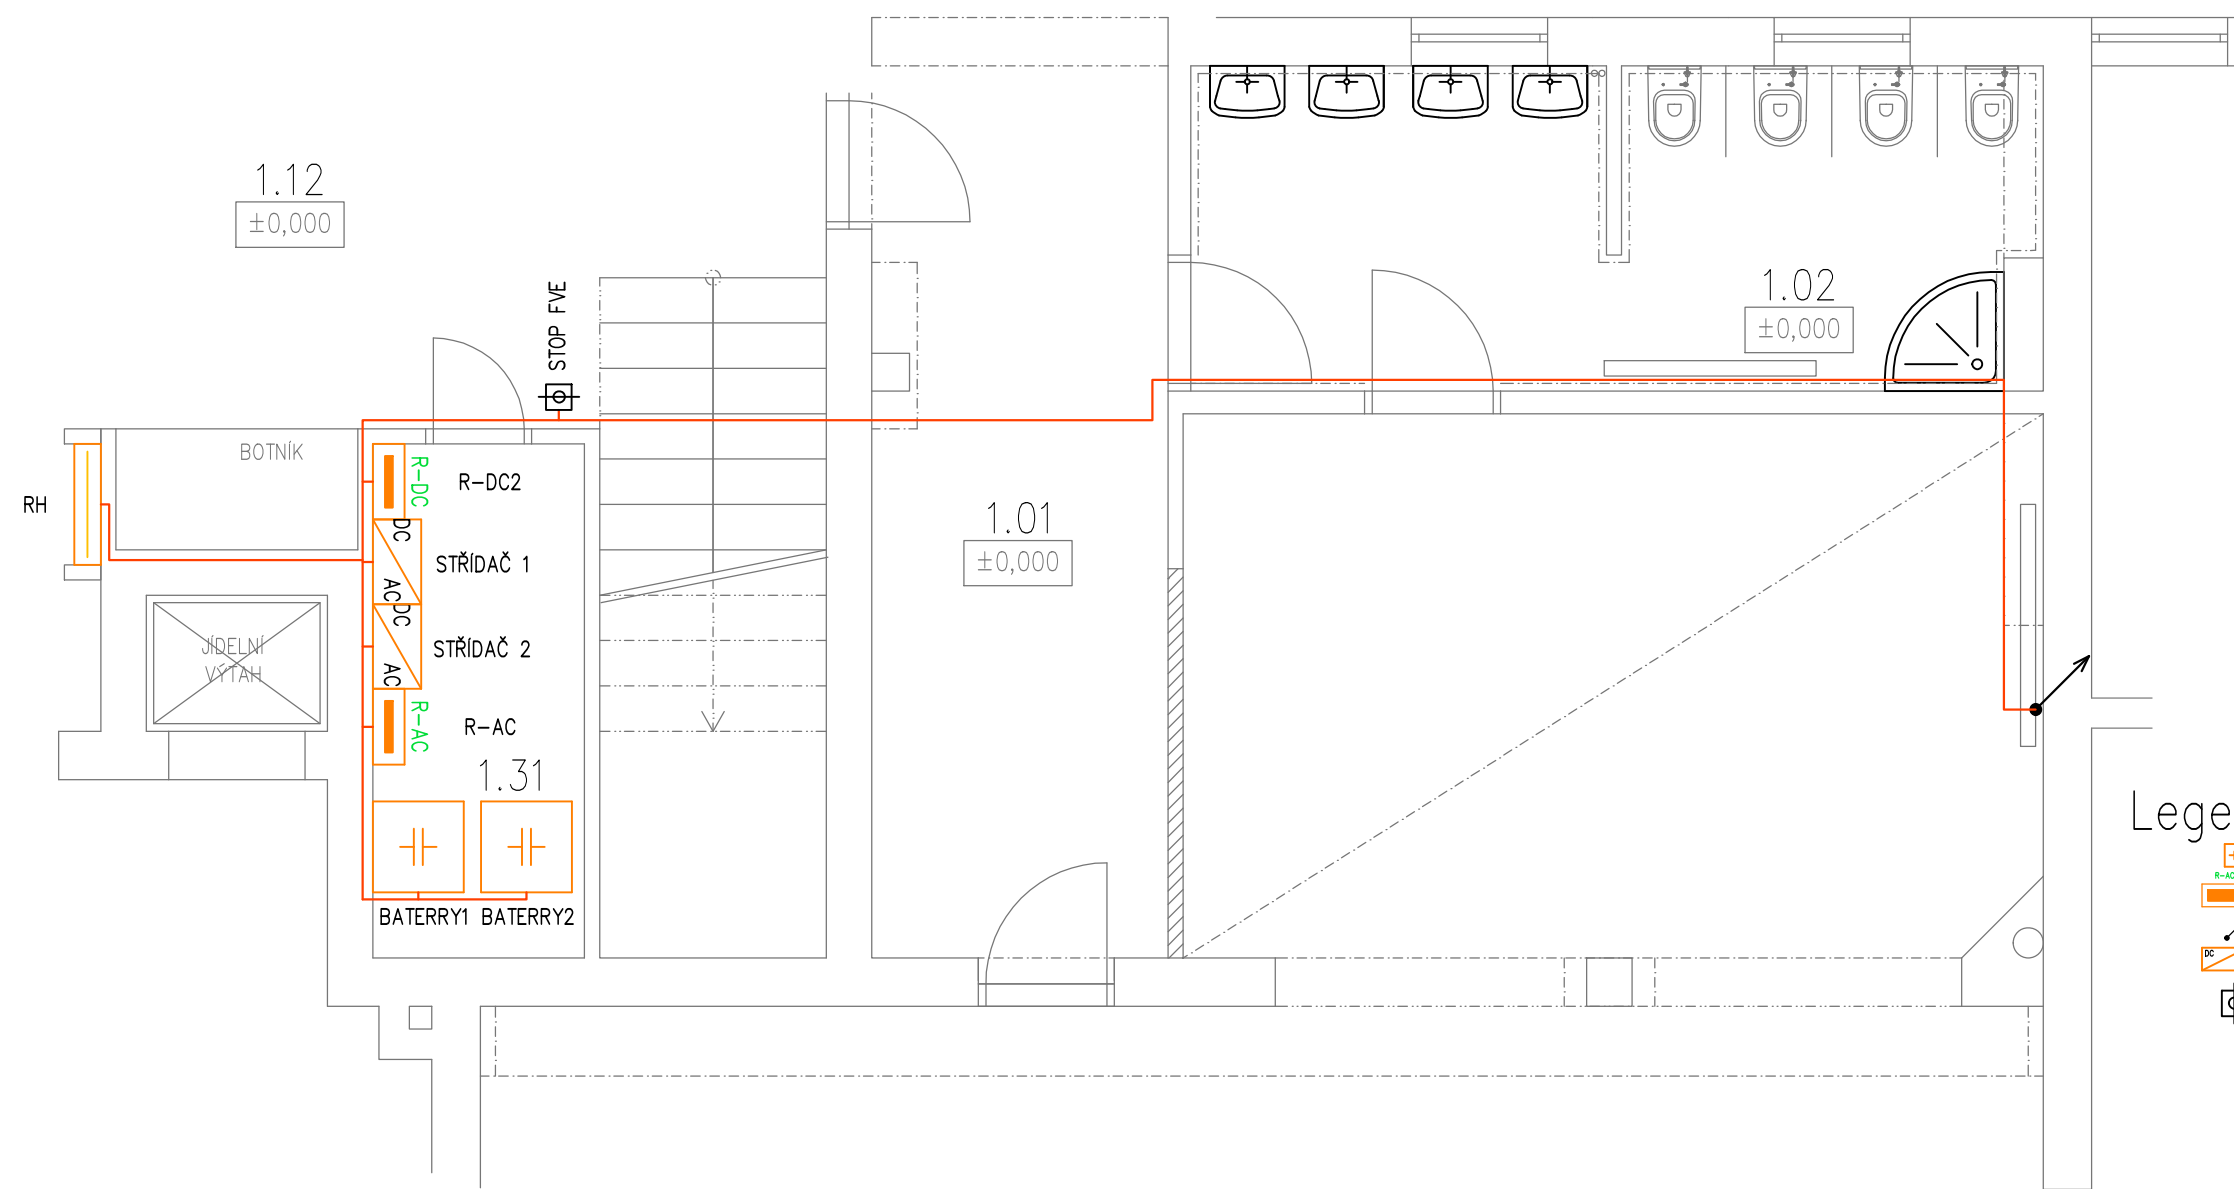

Legenda:


- Baterie
- R – AC
- Stoupací vedení
- Střídač, SolarEdge Home Hub SE8K–RWB48
- Tlačítko Stop FVE

POZNÁMKA:

Technická místnost FVE je v 1.NP pod schodištěm.
Trasa DC kabeláže vedoucí přes únikovou cestu musí být v protipožárním SDK dle PBŘ.
Tlačítko STOP FVE bude umístěno vedle vstupních dveří této místnosti.
Pokud není tlačítko TOTAL STOP objektu osazeno musí se doplnit vedle vstupních dveří do objektu v rámci vstupní haly.

POZNÁMKA :

- NAPÁJECÍ SÍŤ ČEZ: 3+PEN,AC,230/400V/TN–C
- SÍŤ RH: 3/N/PE,AC,230/400V/TN–C–S
- OCHRANA PŘED NDN NEŽIVÝCH ČÁSTÍ DLE ČSN 33 2000–4–41ed3 AUTOMATICKÝM ODPOJENÍM OD ZDROJE, DOPLŇKOVÁ CHRÁNIČEM
- ELEKTRICKÁ ZAŘÍZENÍ INSTALOVANÁ NA A V HOŘLAVÝCH LÁTKÁCH ČSN 33 2312 ed2
- PROSTUPY MEZI PATRY A POŽÁRNÍMI ÚSEKY UTĚSNĚNY PROTIPOŽÁRNÍM SYSTÉMEM
- VEŠKERÉ ELEKTROINSTALACE PROVĚST DLE ČSN 33 2130 ed.4

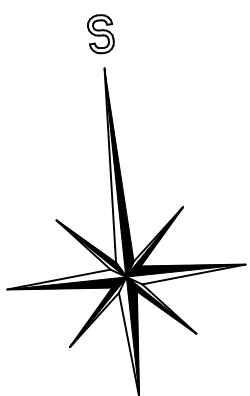

HLAVNÍ INŽENÝR PROJEKTU:		VYPRACOVAL :	
Vojtěch Smyčka		Michal Prokeš 602515841 Bc.Martin Matula 608947452	
KRAJ: MORAVSKOSLEZSKÝ	MÍSTO :Komerční 704/22a, 712 00 Ostrava – Muglinov		
INVESTOR: Statutární město Ostrava, Městský obvod Slezská			
AKCE : FVE – MŠ SLEZSKÁ OSTRAVA		DATUM : 04/2026	
ČÁST PD : DOKUMENTACE STAVBY		STUPEŇ : DPS	
OBSAH :D.1.2.5 Technika prostředí staveb – silnoproudá a slaboproudá elektroinstalace		MĚŘÍTKO : 1:50	
PŮDORYS – TECHNICKÁ MÍSTNOST		ČÍSLO ZÁK. : 26–149	
		VÝKRES Č. : D.1.2.5.4	