


VZOROVÝ BYT - TYP Č.1A

Půdorys

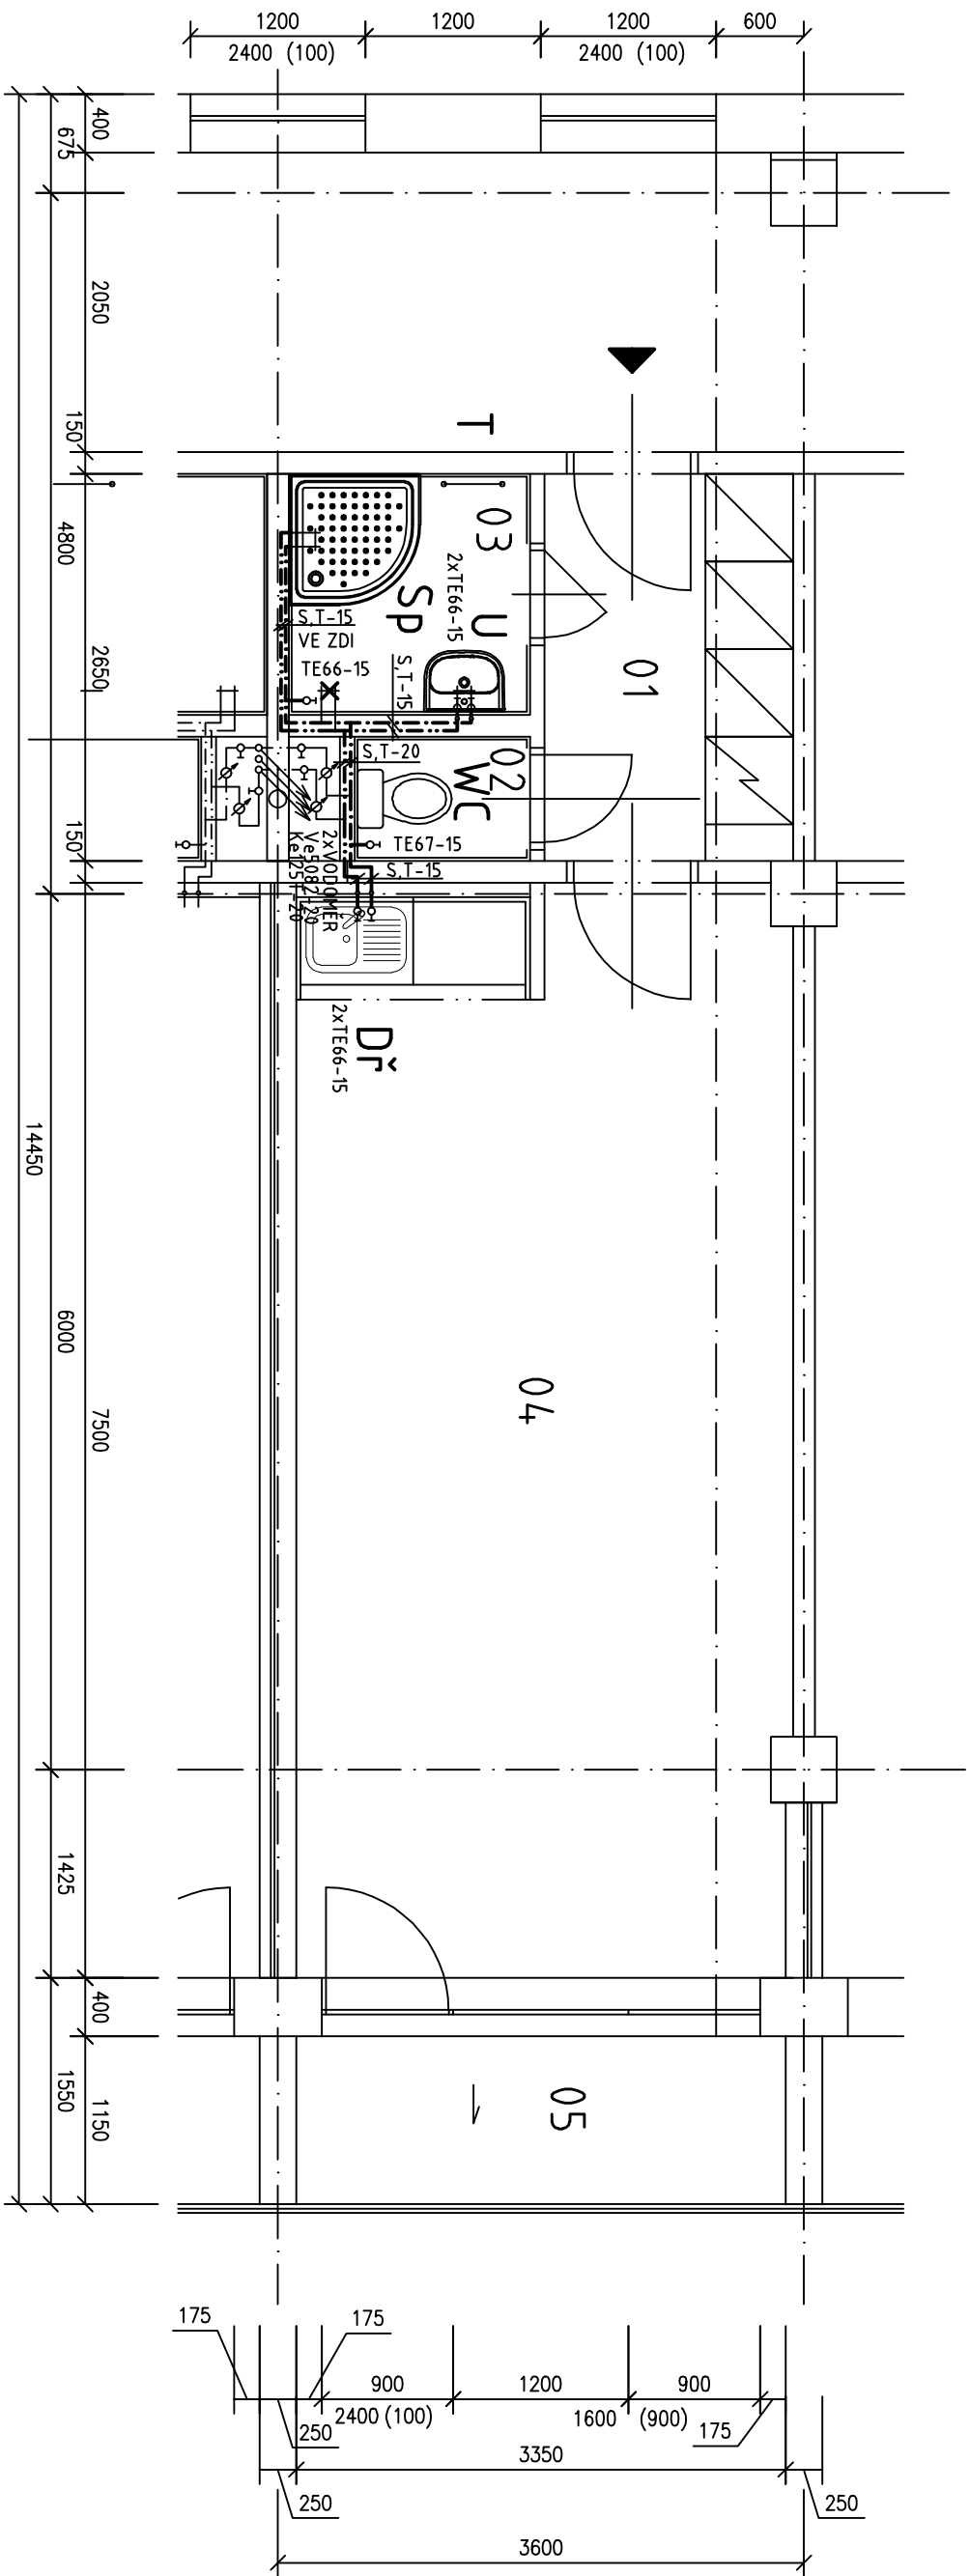

LEGENDA MÍSTNOSTÍ

OZN.	ÚČEL MÍSTNOSTI	PLOCHA VM ²
1	2	3
01	CHODBA	4,50
02	WC	1,02
03	KOUPELNA	2,72
04	OBYTNÁ KUCHYŇ	25,08
05	LODŽIE	4,02

LEGENDA

- STÁVAJÍCÍ ROZVOD STUDENÉ VODY
- STÁVAJÍCÍ ROZVOD TEPLÉ VODY
- ROZVOD STUDENÉ VODY
- ROZVOD TEPLÉ VODY
- STOUPACÍ POTRUBÍ
- STUDENÉ, TEPLÉ VODY A CÍRKULACE

POZNÁMKA:

- 1./ LEGENDA ZAŘÍZOVACÍCH PŘEDMĚTŮ VIZ. TECHNICKÁ ZPRÁVA
- 2./ PŘI OSAZOVÁNÍ ZAŘÍZOVACÍCH PŘEDMĚTŮ A VÝVODŮ STUDENÉ A TEPLÉ VODY NUTNO RESPEKTOVAT SPÁROČEZ OBKLADŮ

±0,000=258,500 m n. m.

Projektant: Ing. Červenka Štěpán, Na výhledu 705, 687 62 Doňtí Němci, IČO 187 91 198			Dátum:		Číslo zakázky:	
Investor: Město Uherský Brod, Masarykovo nám. 100 Uherský Brod			Objekt: Provozni soubor:		08-02-2017/07	
Miesto stavby: Budova DPS č. p. 2292, Za Humny, Uherský Brod			Datum: 08/2017		Měřítko: 1:50	
Názov stavby: Renovace a stavební úpravy jednotlivých bytů v budově DPS č.p. 2292, Za Humny v Uherském Brodě						
Názov výkresu: D.1.2 Zařízení zdravotně technických instalací						
Půdorys – VODOVOD						
Výpracoval:	Ing. Karlík		Formát:		Pořadové číslo výkresu:	
Projektant:	Ing. Karlík		A3 / 2x44		04	
Kontroloval:	Ing. Červenka		Archivní číslo:			
HIP:	Ing. Červenka		08-02-2017 047/2			