


PŮDORYS ±0,000

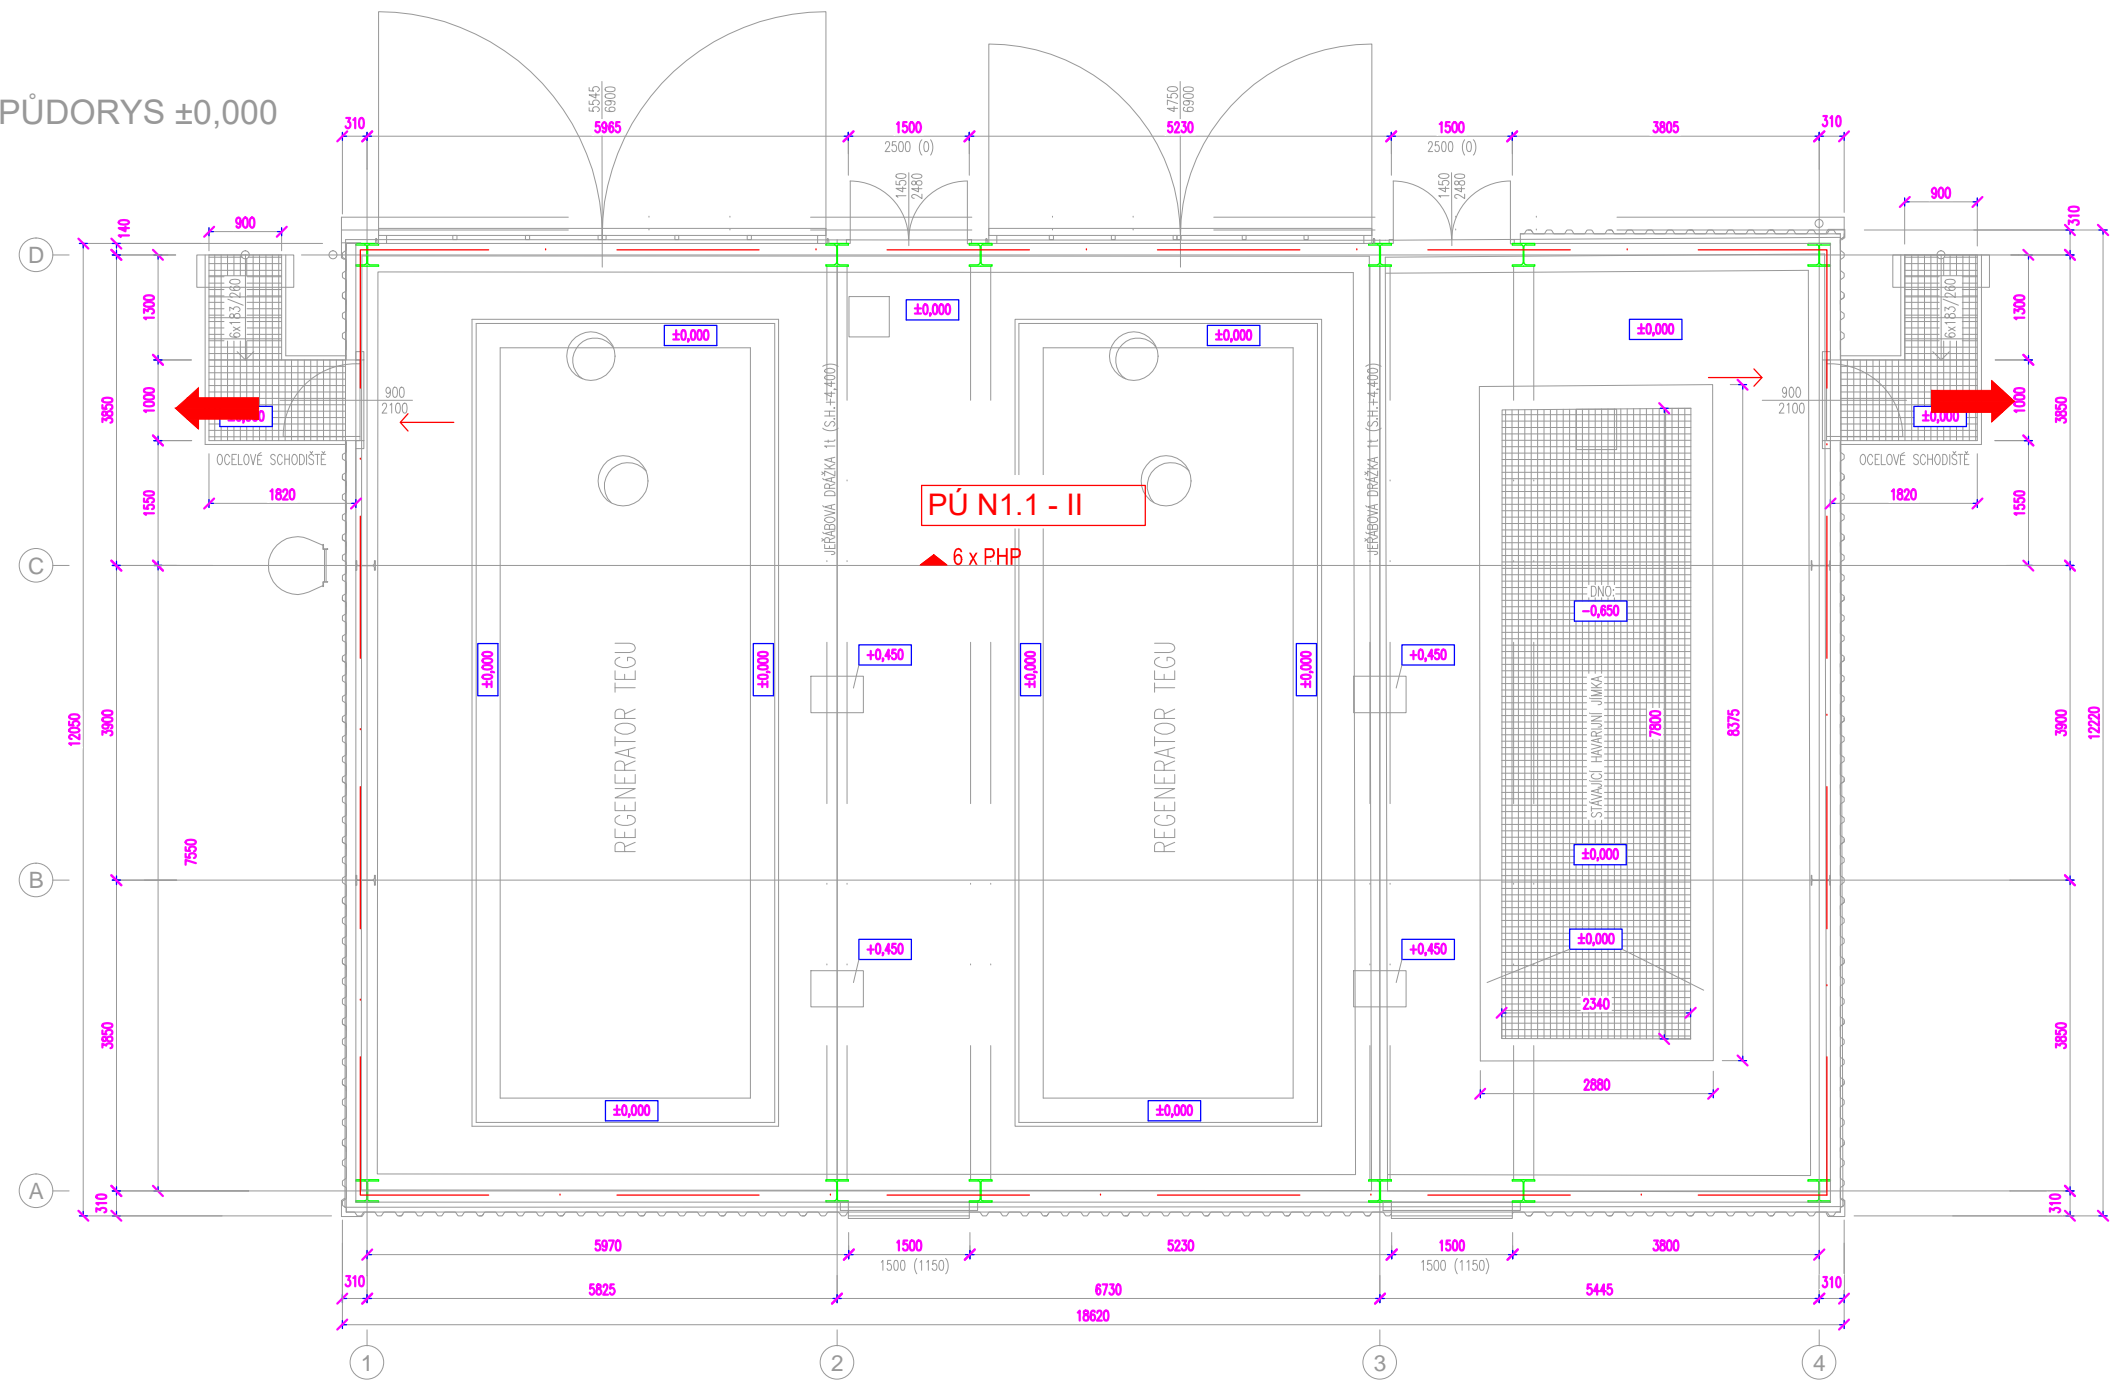

- LEGENDA PO:
- · — HRANICE POŽÁRNÍHO ÚSEKU
  - ▲ PHP PŘENOSNÝ HASÍCÍ PŘÍSTROJ
  - SMĚŘ ÚNIKU
  - ➔ VÝCHOD NA VOLNÉ PROSTRANSTVÍ

VEDOUcí PROJEKTU	Ing. HUF		
VYPRACOVAL	Ing. HUF		
KONTROLOVAL	Ing. HUF		
KRESLIL	Ing. HUF		
INVESTOR : innogy Gas Storage, s.r.o			DATUM 01/2017
Stavba č. 2191 – Výměna sušících kolon a regenerátorů TEG PZP Štramperk			FORMÁT A3
			ČÍSLO ZAKÁZKY 307-LH16
			STUPĚŇ DPS
			SOUBOR 307-LH16
NÁZEV VÝKRESU: Regenerátory TEGu – půdorys			MĚŘÍTKO 1:100
			ČÍS. VÝKRESU 01