


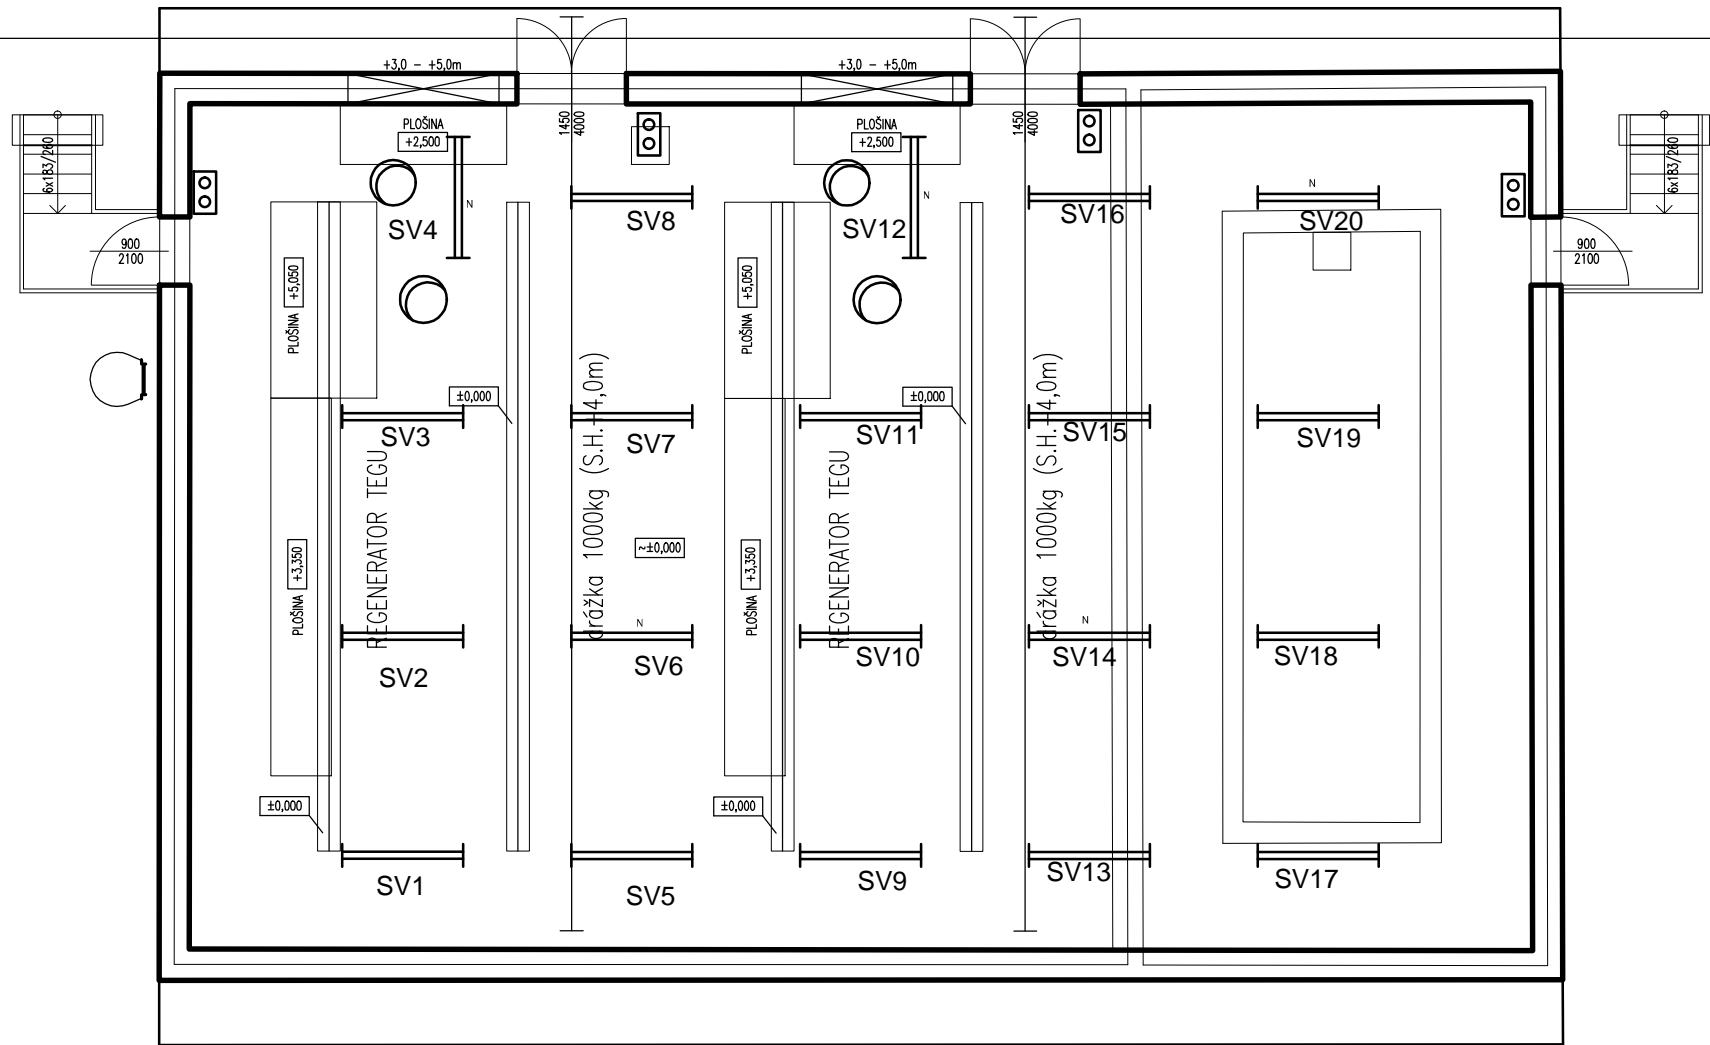

PŮDORYS



- Spínač osvětlení
- Zářivkové svítidlo 2x36W
- Zářivkové svítidlo 2x36W s nouzovým modulem

1	03/2017	DPS - ZAPRACOVÁNÍ PŘÍPOMÍNEK	VAŠ	JAI	
0	01/2017	Ke schválení	VAŠ	JAI	
Č./No.	Datum/Date	Popis/Description	Navrh/Made by Schvářil/Approved by		
Revize/Revision					
	Navrh/Made by	Přezkoušel/Check. by	Schvářil/Approved by		
	J.VAŠÍČEK	ING. P. JANOUSEK	ING. J. TURAZ		
innogy					
Akce/job Výměna sušících kolon a regenerátorů TEGU, PZP Štramberk					
Stupeň					
Název/Title					
OSVĚTLENÍ					
Číslo výřezu Copy No.	Měřítko/Scale 1:100	Tento výkres je duševním vlastnictvím firmy INTECHA spol. s r.o. a nesmí být reprodukován nebo používán bez jejího předchozího souhlasu.		Číslo výkresu/Dwg. No.	
Formát/Size A3	This drawing containing confidential information is property of INTECHA and may not be reproduced or used without INTECHA's written authorization.		0755-ED-0132-102		