

LEGENDA:

- rekonstruovaný objekt čp. 59
- stávající vodovodní řád PE 200
- stávající kanalizační řád veřejné kanalizace B 300
- stávající plynovod STL OC 150
- stávající podzemní vedení elektro NN 1 kV
- stávající nadzemní vedení elektro NN 1 kV
- stávající podzemní vedení sdělovací kabel CETIN
- elektropřípojka
- navržená kanalizační přípojka pro objekt PP DN 200 ULTRA RIB II
- navržená vodovodní přípojka pro objekt HDPE d50
- navržená plynovodní přípojka pro objekt PE d32


- RE PILÍŘEK – ROZVADĚČ ELEKTROMĚROVÝ
- VŠ VODOMĚRNÁ ŠACHTA – STÁVAJÍCÍ DEMONTOVÁNA, OSAZENA NOVÁ TYPOVÁ PLASTOVÁ 900x1200
- HUV+VDM HLAVNÍ UZÁVĚR VODY A VODOMĚŘ VE VŠ
- RŠ REVIZNÍ ŠACHTA KANALIZACE – STÁVAJÍCÍ
- ŠZ ŠOUPĚ HW 6/4" SE ZEMNÍ ZAKOP. SOUPRAVOU HAWLE
- HUP OCHRANNÁ SKŘIŇ – HLAVNÍ UZÁVĚR PLYNU
- H HYDRANT PODZEMNÍ – STÁVAJÍCÍ
- DS DEŠŤOVÝ SVOD

POZNÁMKA: – MONTÁŽ PŘÍPOJEK BUDE PROVEDENA DLE ČSN 756101, ČSN 755411, ČSN 736005 A VHL. Č.324/90 Sb. ČÚBP

– ZEMNÍ PRÁCE BUDOU PROVEDENY DLE ČSN 733050

– PŘED ZAHÁJENÍM ZEMNÍCH PRACÍ JE INVESTOR POVINNEN VYTÝČIT VEŠKERÉ PODZEMNÍ VEDENÍ

– OCHRANNÉ PÁSMO VODOVODU JE 1,5 M

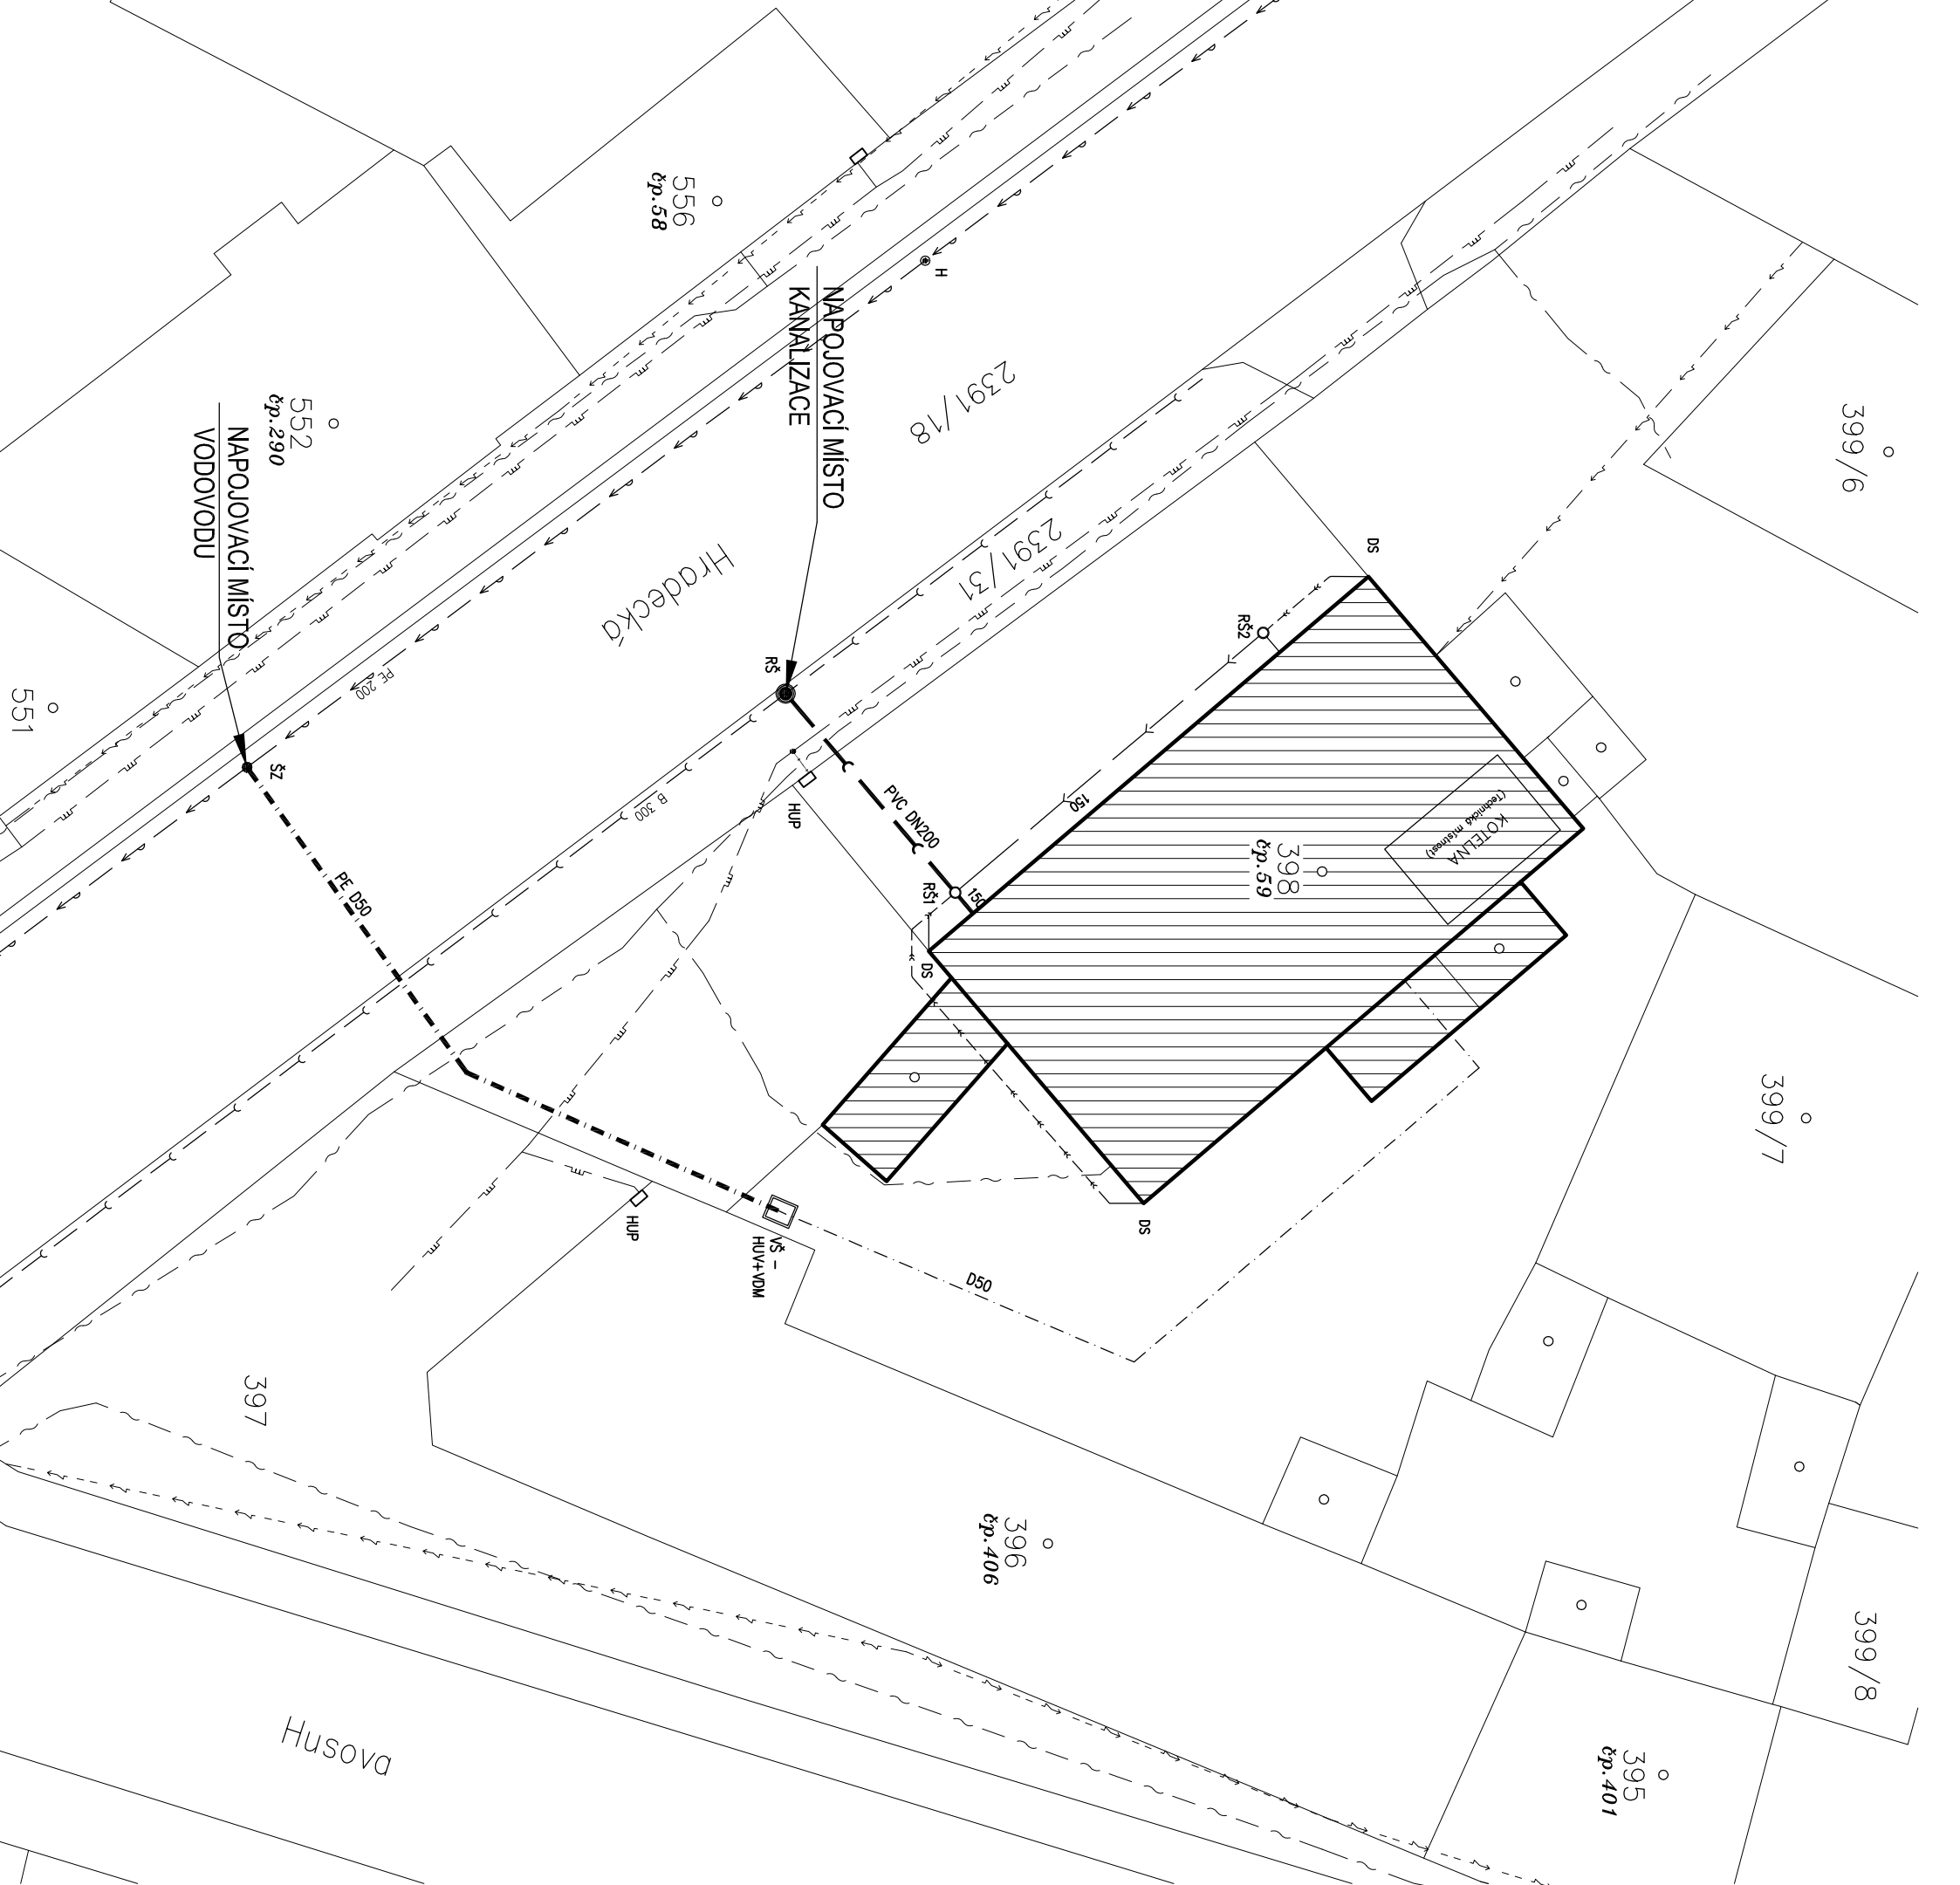

Projektant : Ing. Karel Vrbický		Vpracoval : Ing. Josef Sedláček	
Akce : Rekonstrukce č.p. 59, Hradecká ul., Holice		PROJEKČNÍ KANCELÁŘ	
ZDRAVOTNÍ TECHNIKA		Projektce Vrbický s.r.o.	
Situace přípojek		náměstí T.G.Masaryka 24	
Výkres :		534 01 Holice v C.	
Stupeň : Projektová dokumentace pro stavební povolení		Tel.: 465923008, 731528133	
Investor : Město Holice		Měřítko : 1:250	
Holibova 1, 534 01 Holice		Datum : 10/2016	
		Číslo výkresu : ZT1	
		Číslo zakázky : 3246	