



b.j.č.5/17/

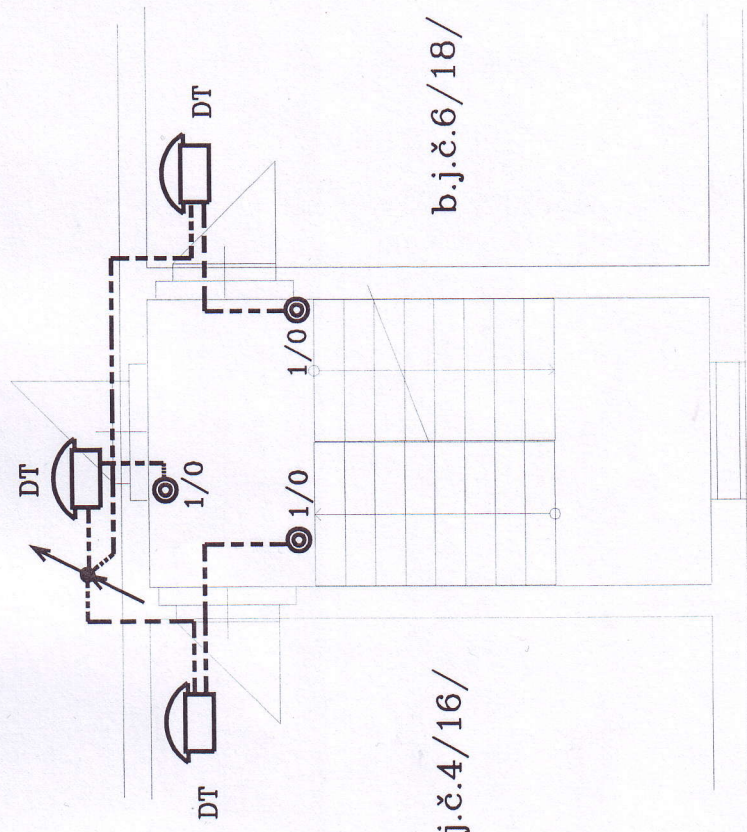

b.j.č.6/18/

b.j.č.2/14/

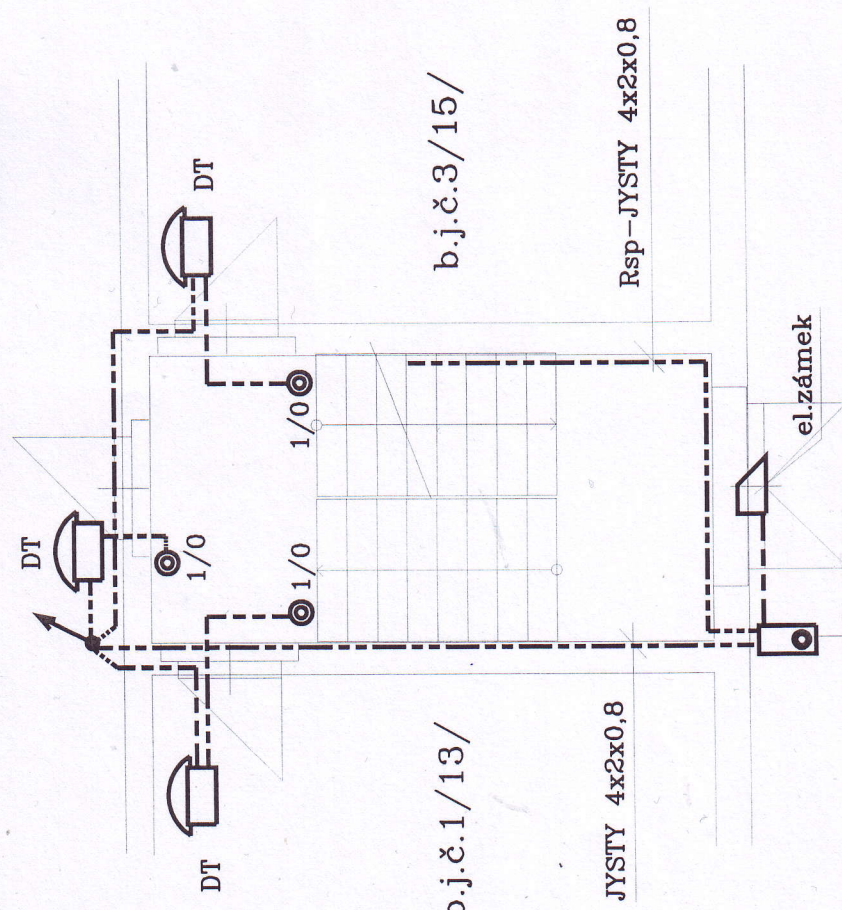

b.j.č.3/15/

b.j.č.1/13/

JYSTY 4x2x0,8

Rsp-JYSTY 4x2x0,8

- Venkovní tablo
- rámeček s montážní krabicí
- komunikační modul
- tlačítkový modul
- clona

| | | | |
|-------------------------------------|--|---------------------|---------|
| Vedoucí projektant | Zodpovědný projektant | Vypracoval/ kreslil | |
| | R. Tureček | R. Tureček | |
| Kraj: | Pardubický | Město: | Holice |
| Investor: | Město Holice | | |
| Adresa: | Rekonstrukce elektroinstalace bytového domu Holubova 861, Holice | | |
| Výkres | | Číslo výkresu | EL8 |
| Situční schéma rozvodu MN 1-2.NP | | | |
| Měřítko | 1:75 | Zakázkové číslo | PR174 |
| Formát | DPS | Stupeň | 02.2017 |
| Datum | | | |