



b.j.č.8/20/

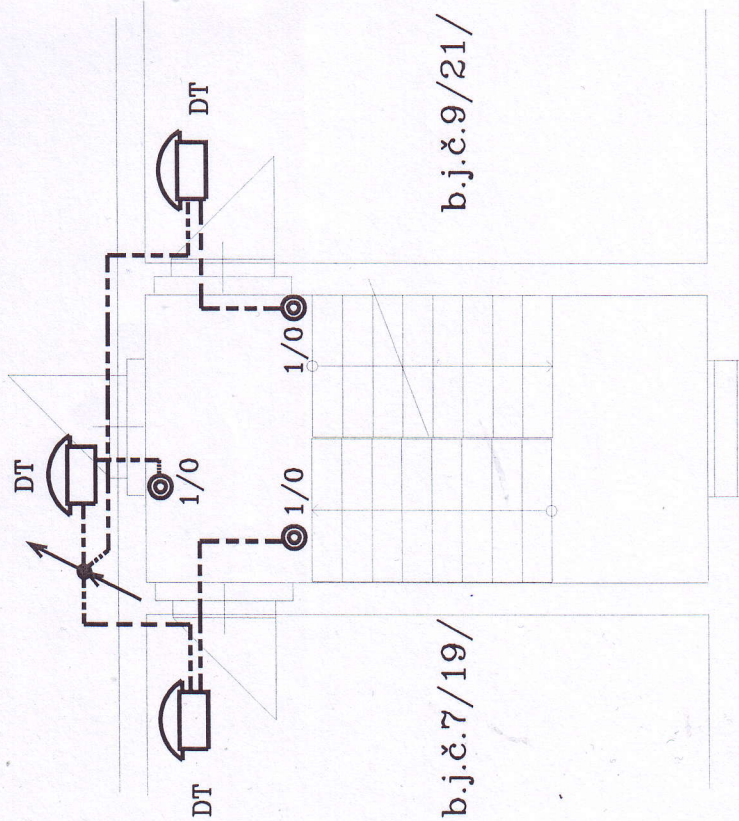

b.j.č.7/19/

b.j.č.9/21/

b.j.č.11/23/

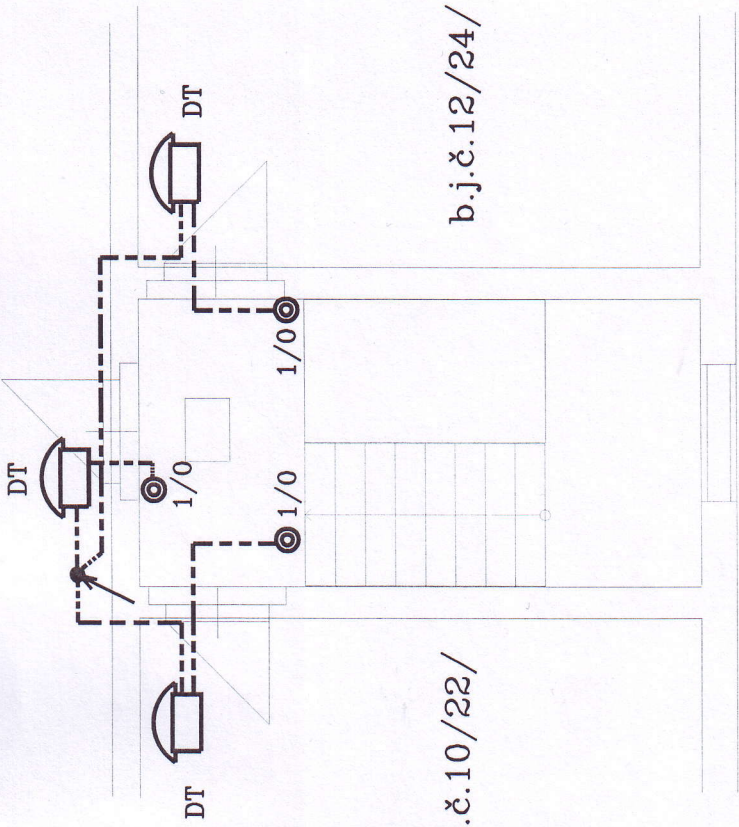

b.j.č.10/22/

b.j.č.12/24/

| | | | |
|-------------------------|--|--------------------|---------|
| Vedoucí projektant | Zodpovědný projektant | Vypracoval/Kreslil | |
| R.Tureček | R.Tureček | R.Tureček | |
| Kraj | Pardubický | Město: | Holice |
| Investor: | Město Holice | Měřítko | 1:75 |
| Adres: | Rekonstrukce elektroinstalace bytového domu Holubova 561, Holice | Zakáskové číslo | PR174 |
| | | Formát | |
| | | Stupeň | DPS |
| | | Datum | 02.2017 |
| Výzva | | Číslo výzvy | |
| Situační schéma rozvodu | | | EL9 |
| MN 3-4.NP | | | |