

TABULKA MÍSTNOSTÍ - 2.NP

č.m.	popis	č.m.	popis
2.01	CHODBA	2.12	SCHODIŠTĚ
2.02	KABINET	2.13	KABINET
2.03	ÚČEBNA	2.14	ÚČEBNA
2.04	SBOROVNA	2.15	ÚČEBNA
2.05	KABINET	2.16	ÚČEBNA
2.06	WC - dívky	2.17	KABINET
2.07	UMÝVÁRNA - dívky	2.18	ÚČEBNA
2.08	ÚKLID	2.19	KABINET
2.09	WC - učitelé	2.20	ÚČEBNA
2.10	WC - chlapci	2.21	ÚČEBNA
2.11	UMÝVÁRNA - chlapci	2.32	KABINET

LEGENDA:

--- STUDENÁ VODA (SV) - PLAST - PP
--- TEPLÁ VODA (TV) - PLAST - PP
--- CÍRKULACE VODA (C) - PLAST - PP
--- SV - studená voda - Zůstane zachováno

D - dřež
U - umyvadlo
V - výlevka
WC - klozet(WC2-03,WC2-04,WC2-05,WC2-06,WC2-07 Zůstanou zachovány stávající)
P - pisoár
B - bojler (B2-01 a B2-02 BUDOU VYMĚNĚNY ZA NOVÉ)

VÝTOKOVÝ VENTIL DN 15


f NA STOUPAČKÁCH BUDOU OSAZENY UZÁVĚRY KK DN (DLE DIMENZE STOUPAČKY)

δ


ZÁSOBNÍKY TV - PŘIPOJOVACÍ SKUPINA
SV - KK DN 20, ZV DN 20, PV DN 15
TV - KK DN 20
C - KK DN 15, OBĚHOVÉ ČERPADLO, ZV DN 15, KK DN 15

PŮDORYS 2.np

M 1:50

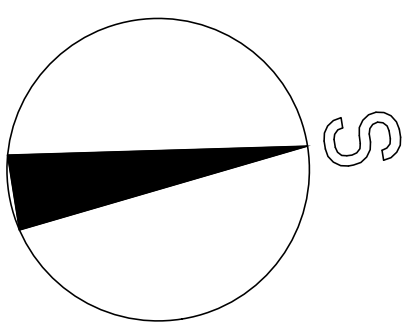

ZÁBOR STAVBY

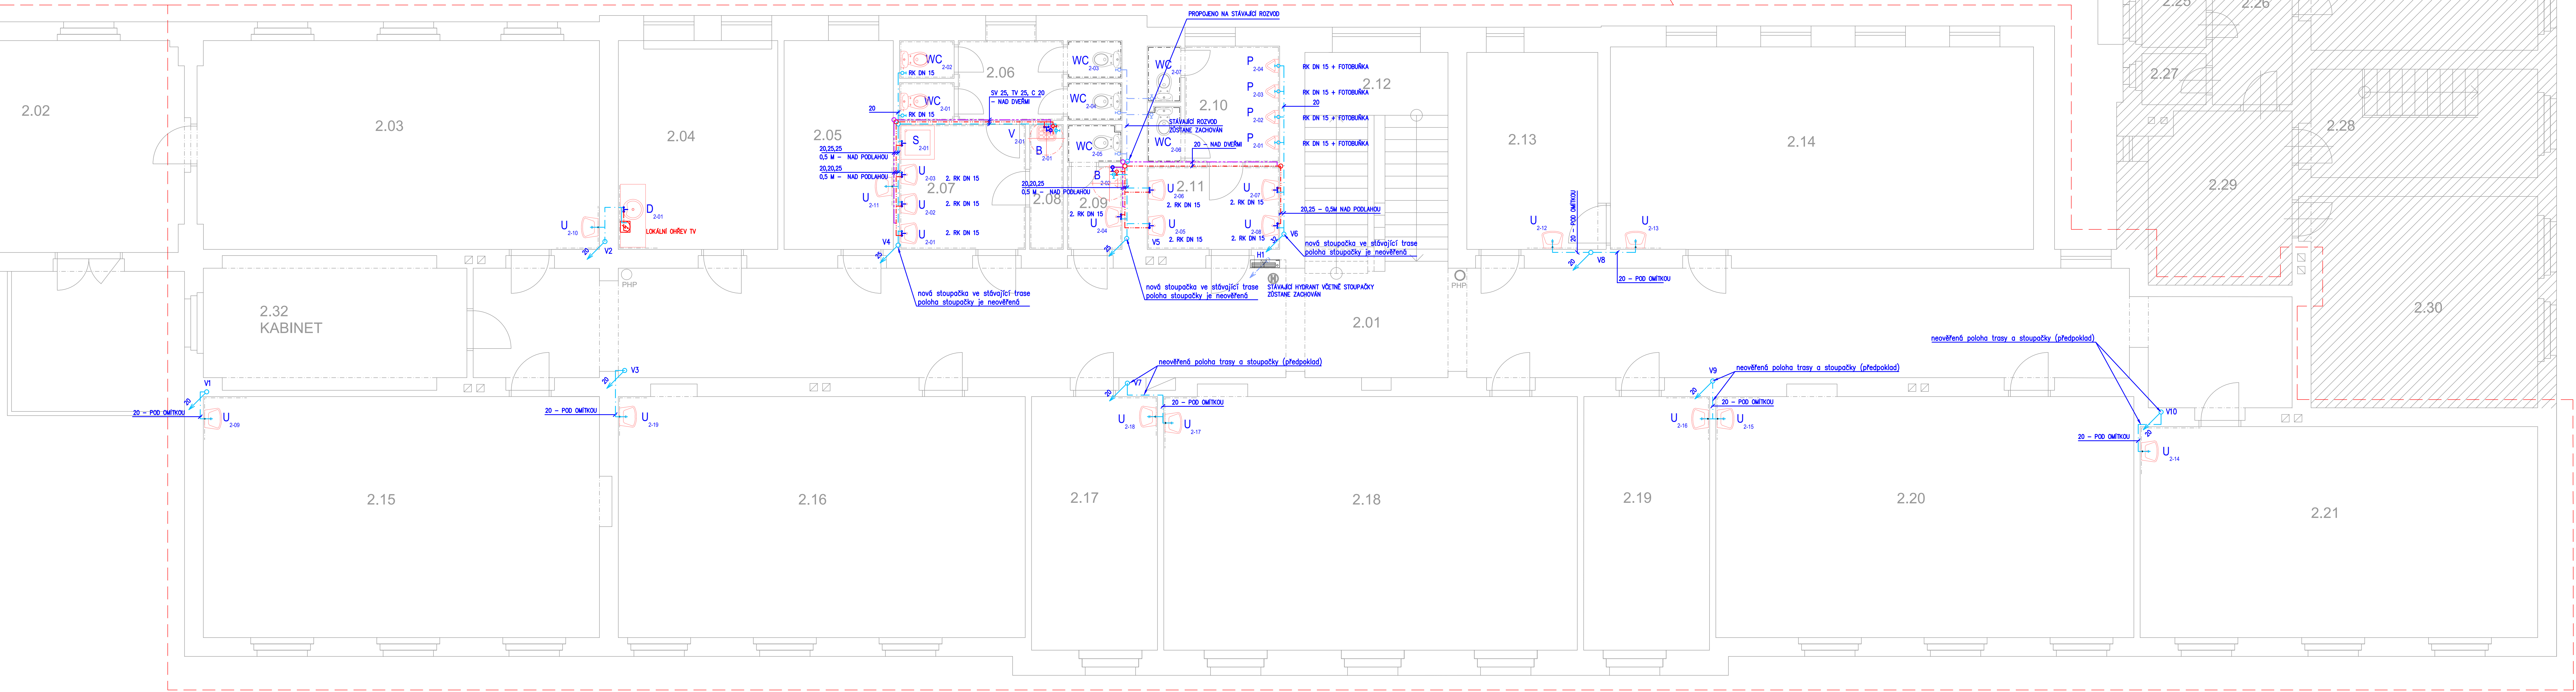

DRAWING PROJEKTY & STATIKA		drawiNG project, s.r.o. Štítná 114, 280 02 Kolín II +420 721 672 016, lipovan@drawing.cz www.drawing.cz	Hlavní inženýr projektu: Ing. Jan Lipovčan odpovědný projektant: Ing. Jan Lipovčan
stavebník: Město Holice, Holubova 1, 534 14 Holice	navrhl, vypracoval: Ing. Jan Lipovčan	místo stavby: k. ú. Holice v Čechách, p.č. 366/1	číslo zakázky: D0008-0050-1609
alce: ZŠ Holice Komenského Holubova 500, Holice - rekonstrukce	stupeň: DSP+DPS datum: 11 / 2016 formát: 12xA4 měřítko: 1:50	objekt: SO01 - škola	č. paré:
část: D.1 Dokumentace stavebního objektu D.1.4.1 - Technika prostředí staveb - zdravotní technika	název přílohy: Voda 2.np - nový stav	č. přílohy: D.1.4.1	011