


SO 105
KALOVÁ ČERPÁRNA A ZAHUŠTĚNÍ PŘEBYTEČNÉHO KALU
ZTI - ROZVODY VODY - Půdorys přízemí
M 1 : 75

LEGENDA MÍSTNOSTÍ

Č.M.	ÚČEL MÍSTNOSTI	M ²	DRUH ZAŘIZOVACÍHO PŘEDMĚTU
01	ZADVĚŘI	3,80	
02	UMÝVÁRNA	3,80	UMÝVADLO KERAMICKÉ, BARVA BILÁ
03	WC	2,20	KLOZET KERAMICKÝ, KOMBI, BARVA BILÁ, se zadním odpadem
04	ROZ/ODNA	34,60	
05	MONTÁŽNÍ PROSTOR	30,00	
06	CHODBA	8,80	
07	KANCELAŘ	16,20	
08	VELIN	8,10	
09	KUCHYNKA	3,05	NEREZ DŘEZ
10	KABINA WC MUŽI	1,80	KLOZET KERAMICKÝ, KOMBI, BARVA BILÁ, se zadním odpadem
11	KABINA WC ŽENY	1,80	KLOZET KERAMICKÝ, KOMBI, BARVA BILÁ, se zadním odpadem
12	ČISTÁ ŠATNA	11,90	UMÝVADLO KERAMICKÉ, BARVA BILÁ
13	KOUPELNA	4,25	SPRCHOVÝ KOUT S NEREZ ŽLABEM D.L. 2200 MM
14	ŠPINAVÁ ŠATNA	13,35	ELEKTRICKÝ OHŘÍVAČ TUV, NÁSTĚNNÝ STOLATÝ, 100 l, 2,0 kW

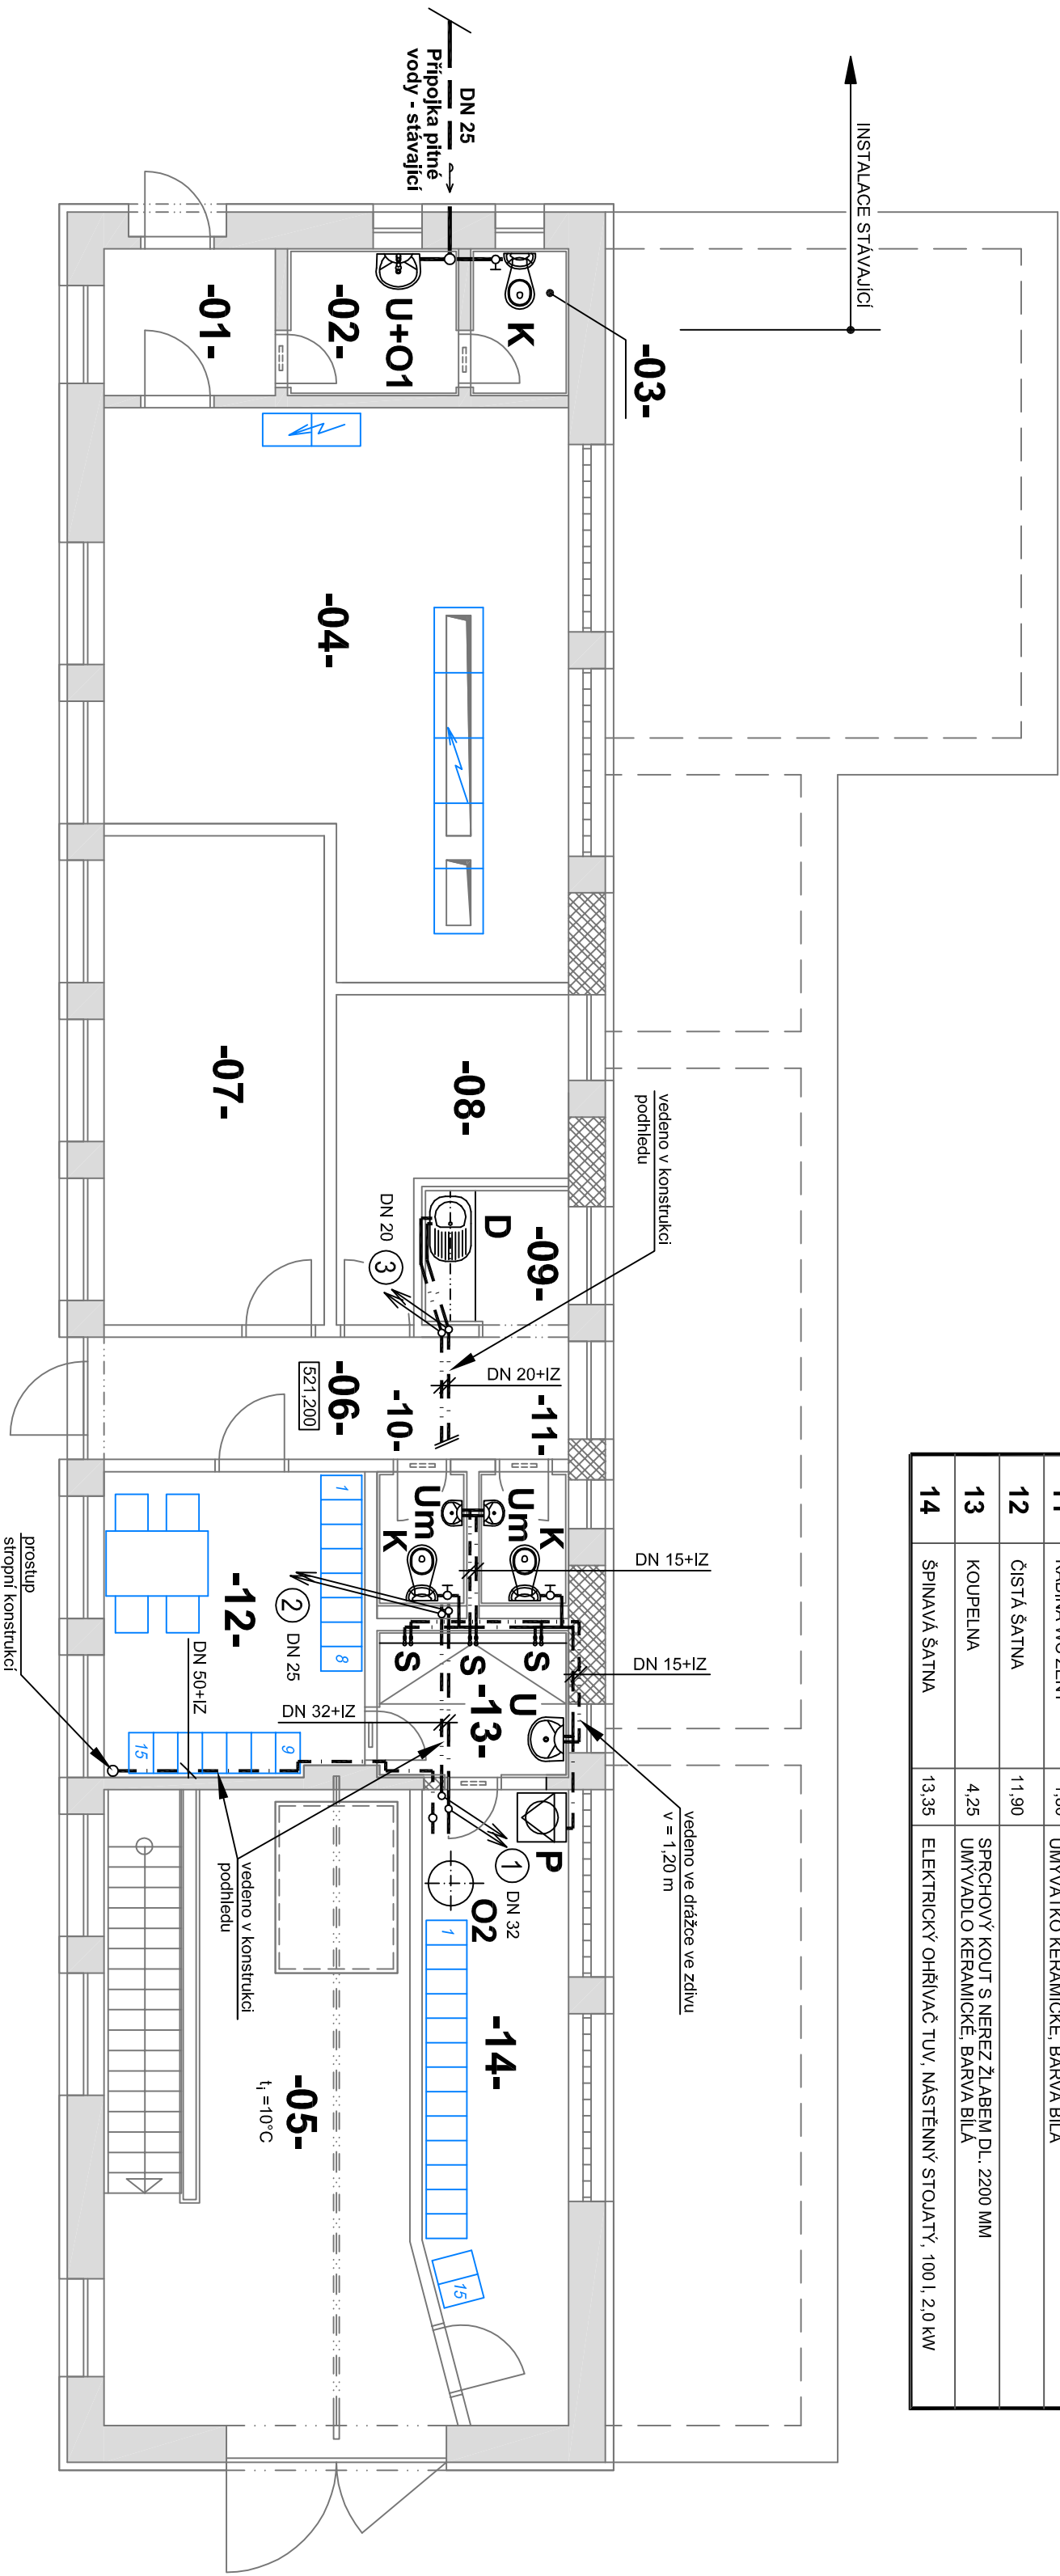

LEGENDA POTRUBÍ

- — — — — PŘÍPOJKA PITNÉ VODY - STAVAJÍCÍ
- — — — — PŘÍPOJKA PITNÉ VODY - NOVÁ
- — — — — PŘÍPOJKA UŽITKOVÉ VODY - NOVÁ
- — — — — PITNÁ VODA
- — — — — UŽITKOVÁ VODA
- MATERIAL : POLYPROPYLEN PP-R, PN 16
- ISOLACE : TEPELNĚ ISOLAČNÍ POUZDRO II, 15 mm
- ULOŽENÍ : POTRUBÍ BUDE VEDENO POD STROPEM ZAVĚŠENO NA OBJÍMKÁCH


POZNÁMKA :

- STAVAJÍCÍ SOCIÁLNÍ ZAŘÍZENÍ BUDE VYBAVENO NOVÝMI ZAŘIZOVACÍMI PŘEDMĚTY, EL. OHŘÍVAČ TUV U UMÝVADLA BUDE PO OVĚŘENÍ SKUTEČNÉHO STAVU ZACHOVÁN
- ROZSAH DEMONTÁŽ JE NEZBYTNÉ UPŘESNIT NA STAVĚ
- VŠEČERÝ MATERIÁL ZTI JE VYSPEROČKOVÁN V PŘÍLOZE Č.5.1.2
- VŠEČERÉ PRÁCE BUDOU PROVEDENY PO OVĚŘENÍ SKUTEČNÉHO STAVU

ZMĚNA VÝKRESU :

Č. ZMĚNY	PŘEDMĚT ZMĚNY	ZMĚNU PROVEDL	PODPIS	DATUM ZMĚNY

D.1 DOKUMENTACE STAVEBNÍCH A INŽENÝRSKÝCH OBJEKTŮ 2. ČÁST



709 00 OSTRAVA - Výstavní 2224/8
TEL: (+420) 596 633 836 FAX: (+420) 596 633 889
(+420) 596 664 111 E-MAIL: koneko@koneko.cz

Investor :
Město Bruntál

Alce :
Obnova a modernizace ČOV Bruntál, 3. etapa

Objekt :
**SO 105 Kalová čerpárna
a zahuštění přebytkého kalu**

Zakázkové číslo :
2528/DPS-2013

Archivní číslo :
2528_01

Hlavní inženýr projektu :
Ing. Roman Kaleta

Zodp. projektant :
Ing. Roman Kaleta

Vypracoval :
Ing. Reduila Alraunová

Kontroloval :
Ing. Oldřich Kazda

Stupeň :
DPS

Datum :
02/2014

Číslo přílohy :
5.1.3

Měřítko :
1 : 75

TENTO VÝKRES A JEHO PŘÍLOHY JSOU NAŠÍM DUŠEVNÍM VLASTNICTVÍM. NESMÍ BÝT BEZ NAŠEHO PŘEDCHOZÍHO PÍSEMNÉHO SOUHLASU KOPÍROVÁNY, ROZMNOŽOVÁNY ANI ZPŘÍSTUPNĚNY JINÝM OSOBÁM NEBO FIRMÁM