



SO 111 KOTELNA
VZDUCHOTECHNIKA - Púdorys
M 1 : 75

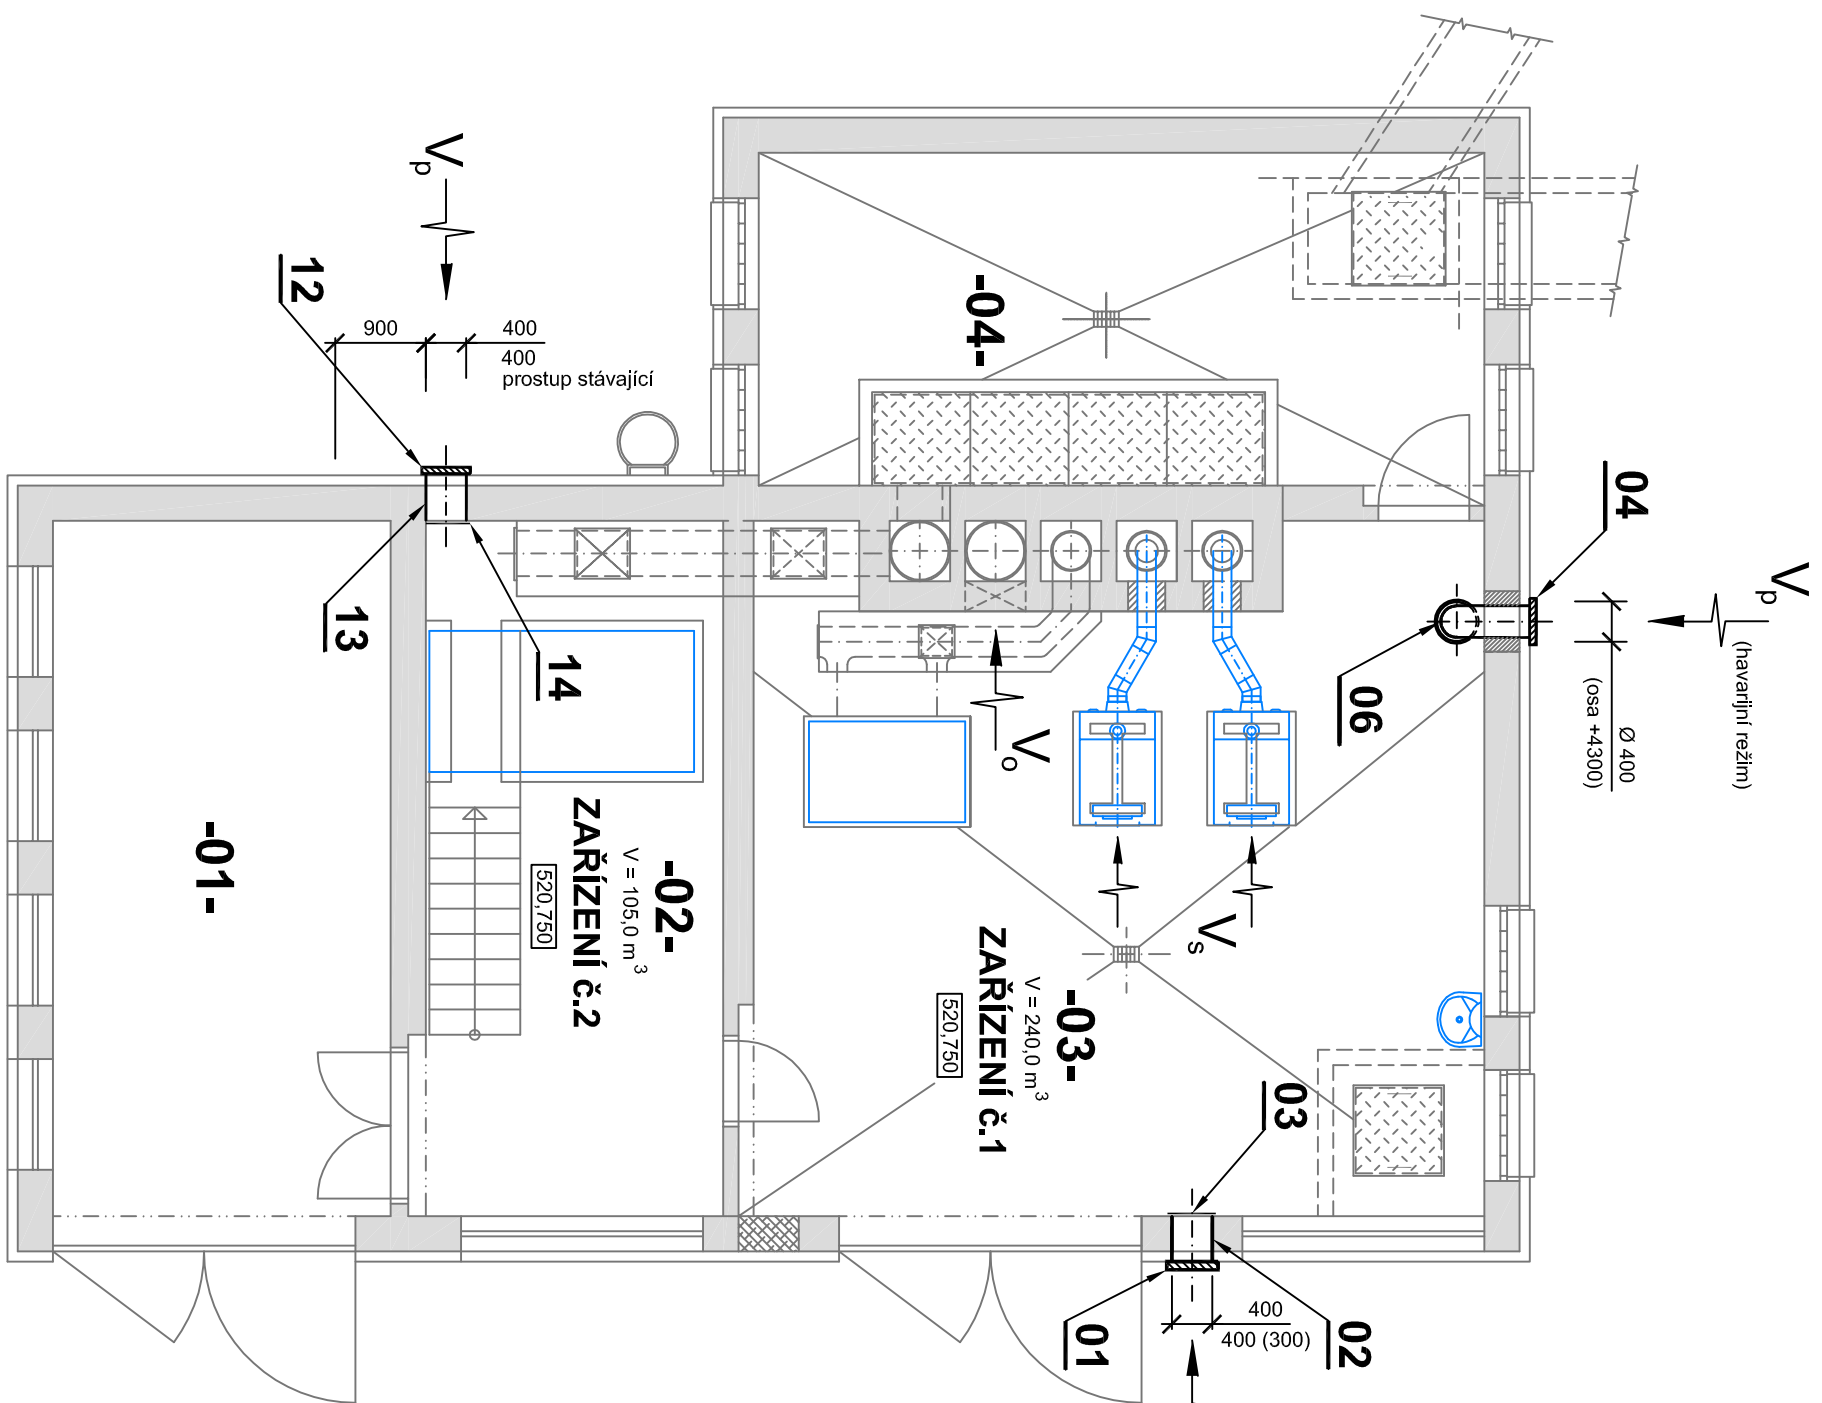

Svislý řez
M 1 : 75

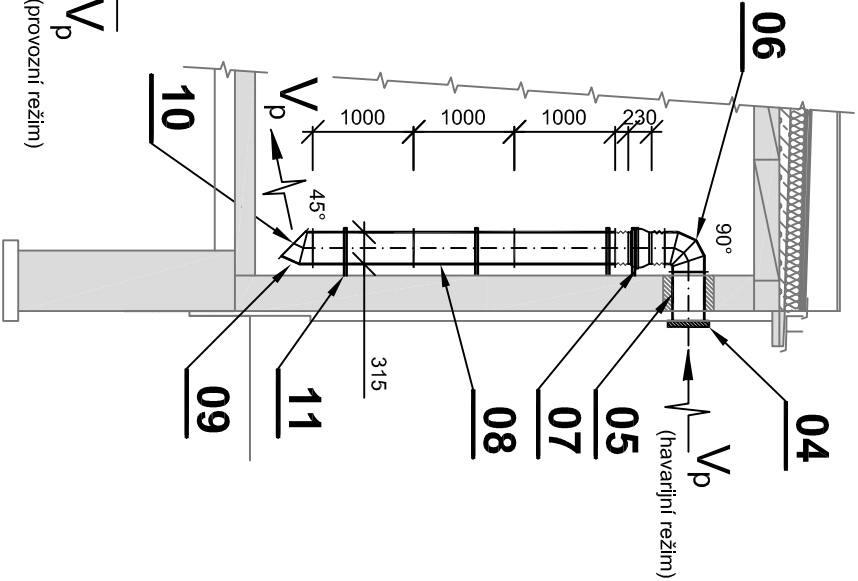

LEGENDA MÍSTNOSTÍ

Č.M.	ÚČEL MÍSTNOSTI	M²	ZAŘÍZENÍ	TYP VENTILÁTORU
01	SKLAD UHLÍ	24,00	ZAŘÍZENÍ č.1	
02	KOTELNA NA TUHÁ PALIVA	21,30		PROTIDEŠŤOVÁ ZAULUZIE 400*400, SE SÍTEM A RÁMEM
03	KOTELNA NA PLYNNÁ PALIVA	47,00		PROTIDEŠŤOVÁ ZAULUZIE 400*400, SE SÍTEM A RÁMEM
04	STROJOVNA	24,00		RADIÁLNÍ VENTILÁTOR DO POTRUBÍ, DN 315
05	MÍSTNOST EXPANZ. NADOBÝ	11,90		


POZNÁMKA :

- NEVYUŽITÉ STÁVAJÍCÍ OTVORY VZDUCHOTECHNIKY BUDOU ZASLEPENY
- ZAŘÍZENÍ VZDUCHOTECHNIKY BUDE OSAZENO DO STAVBNĚ PŘIPRAVENÝCH OTVORŮ
- VEŠKERÉ SOUČÁSTI VETŘANÍ JSOU VYSPECIFIKOVÁNY V PRŮČ. 11.1,2
- VELIKOST PROSTUPU V M.Č.02 BUDE OVĚŘENA

ZMĚNA VÝKRESU :

Č. ZMĚNY	PŘEDMĚT ZMĚNY	ZMĚNU PROVEDL.	PODPIS	DATUM ZMĚNY

D.1 DOKUMENTACE STAVEBNÍCH A INŽENÝRSKÝCH OBJEKTŮ 2. ČÁST

		709 00 OSTRAVA - Výstavni 2224/8 TEL.: (+420) 596 633 836 FAX.: (+420) 596 633 889 E-MAIL: koneko@koneko.cz	
Investor : Město Bruntál		Hlavní inženýr projektu : Ing. Roman Kaléta	
Akce : Obnova a modernizace ČOV Bruntál, 3. etapa		Zodp. projektant : Ing. Roman Kaléta	
Objekt : SO 111 Kotelna	Název přílohy : VZDUCHOTECHNIKA Kotelna - púdorys	Vypracoval : Ing. Radmila Altraumová	Kontroloval : Ing. Oldřich Každa
Zakázkové číslo : 2528/DPS-2013	Číslo přílohy : 11.1.3	Stupeň : DPS	Datum : 02/2014
Archivní číslo : 2528_01	Měřítko : 1 : 75	DPS	

TENTO VÝKRES A JEHO PŘÍLOHY JSOU NAŠIM DUŠEVNÍM VLASTNICTVÍM. NESMÍ BÝT BEZ NAŠEHO PŘEDCHOZÍHO PÍSEMNÉHO SOUHLASU KOPIROVÁNY, ROZMNOŽOVÁNY ANI ZPŘÍSTUPNĚNY JINÝM OSOBÁM NEBO FIRMÁM