




ŘEZ B-B

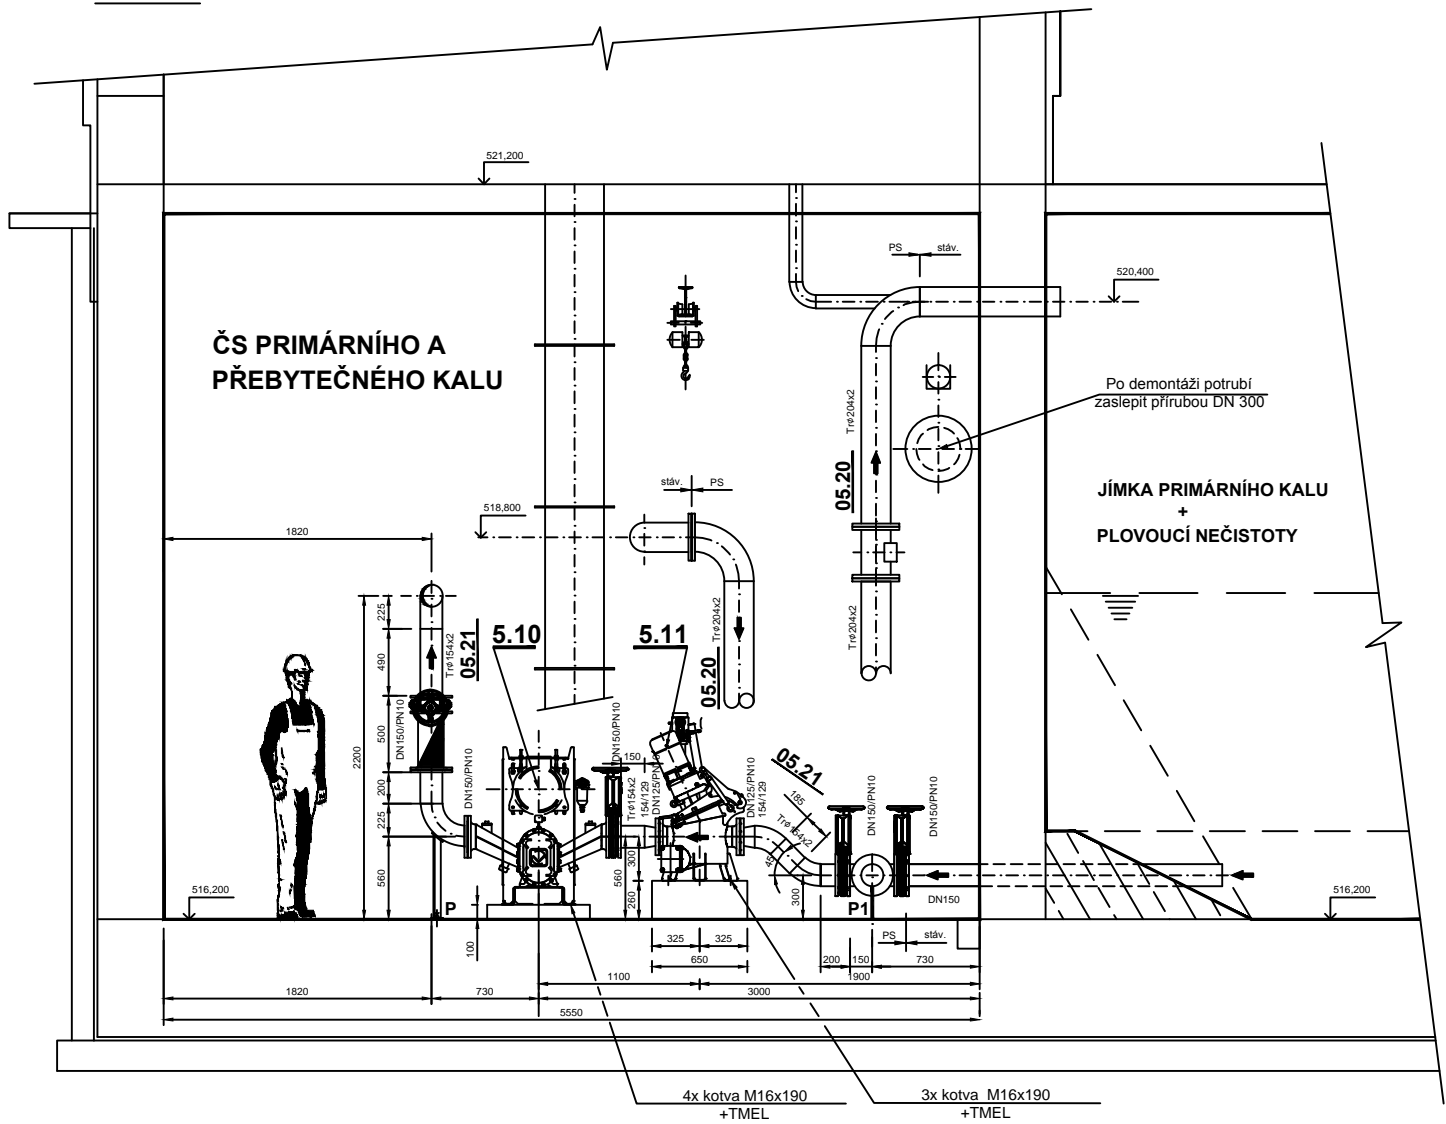

ŘEZ C-C

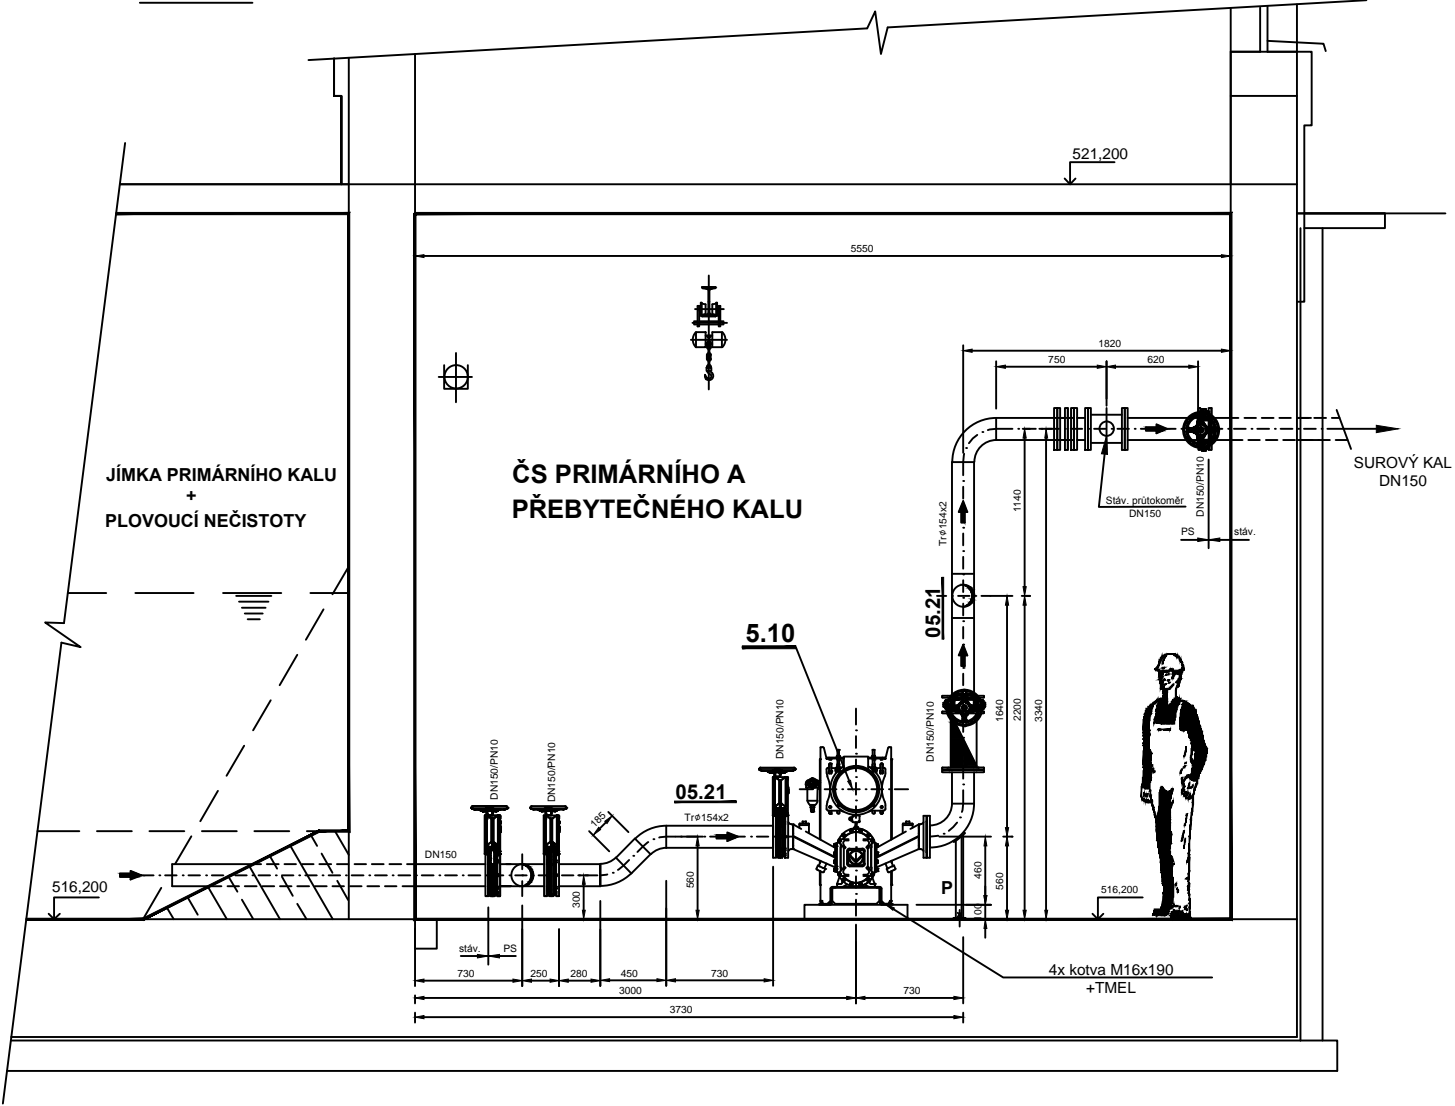

PŮDORYS OSOVÉHO UMÍSTĚNÍ POL. 5.10; 5.11

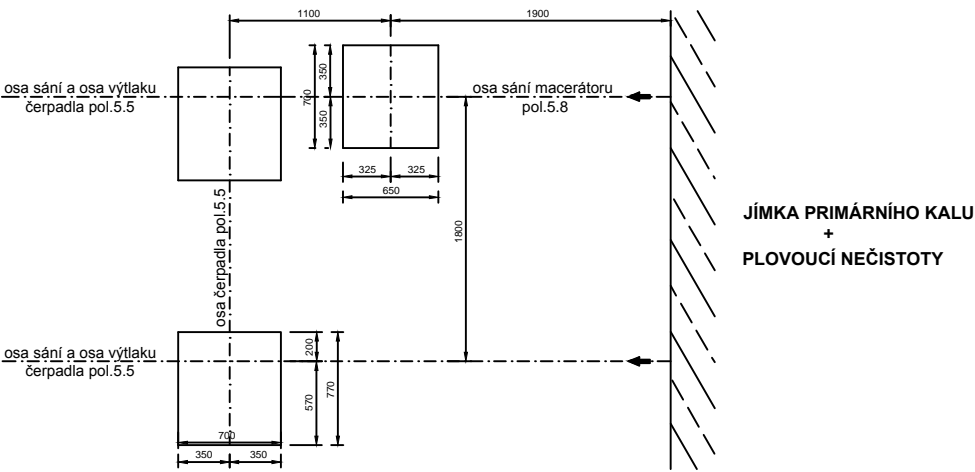

POZNÁMKA:

TENTO VÝKRES NENAHRAZUJE DÍLENSKOU DOKUMENTACII!!  
VEŠKERÉ DÉLKY POTRUBÍ A ARAMATURY JE POTŘEBA PŘÍZPUSOBIT STÁVAJÍCÍMU STAVU!!!

LEGENDA:

- STÁVAJÍCÍ STAV
- NOVÁ STROJNĚ - TECHNOLOGICKÁ ČÁST
- NOVÁ STAVBA

ZMĚNA VÝKRESU :

Č. ZMĚNY	PŘEDMĚT ZMĚNY	ZMĚNU PROVEDL	PODPIS	DATUM ZMĚNY

D.2 DOKUMENTACE TECHNICKÝCH A TECHNOLOGICKÝCH ZAŘÍZENÍ 2.ČÁST

<b>KONEKO</b>		709 00 OSTRAVA - Výstavní 2224/8	
Investor : <b>Město Bruntál</b>		Hlavní inženýr projektu : Ing. Roman Kaleta	
Akce : <b>Obnova a modernizace ČOV Bruntál, 3.etapa</b>		Zodp. projektant : Ing. Luděk Petřivalský	
Objekt : <b>PS 205 Kalová čerpárna-úpravy</b>		Výpracoval : Jana Třeplová	
Název přílohy : <b>Řezy B-B, C-C</b>		Kontroloval : Ing. Lenka Čaplová	
Zakázkové číslo : 2528/DSP-2013	Číslo přílohy : D.2.5.b.4	Stupeň : DPS	Datum : 02/2014
Archivní číslo : 2528_01	Měřítko : 1:25	TENTO VÝKRES A JEHO PŘÍLOHY JSOU NAŠIM DUŠEVNÍM VLASTNICTVÍM, NESMÍ BYT BEZ NAŠEHO PŘEDCHOZÍHO PÍSEMNÉHO SOUHLASU KOPÍROVÁNY, ROZMNOŽOVÁNY ANI ZPŘÍSTUPNĚNY JINÝM OSOBÁM NEBO FIRMAM	